



PLASTOVÉ AKUMULAČNÍ JÍMKY


POHLED NA JÍMKY RECYKLACE VAN

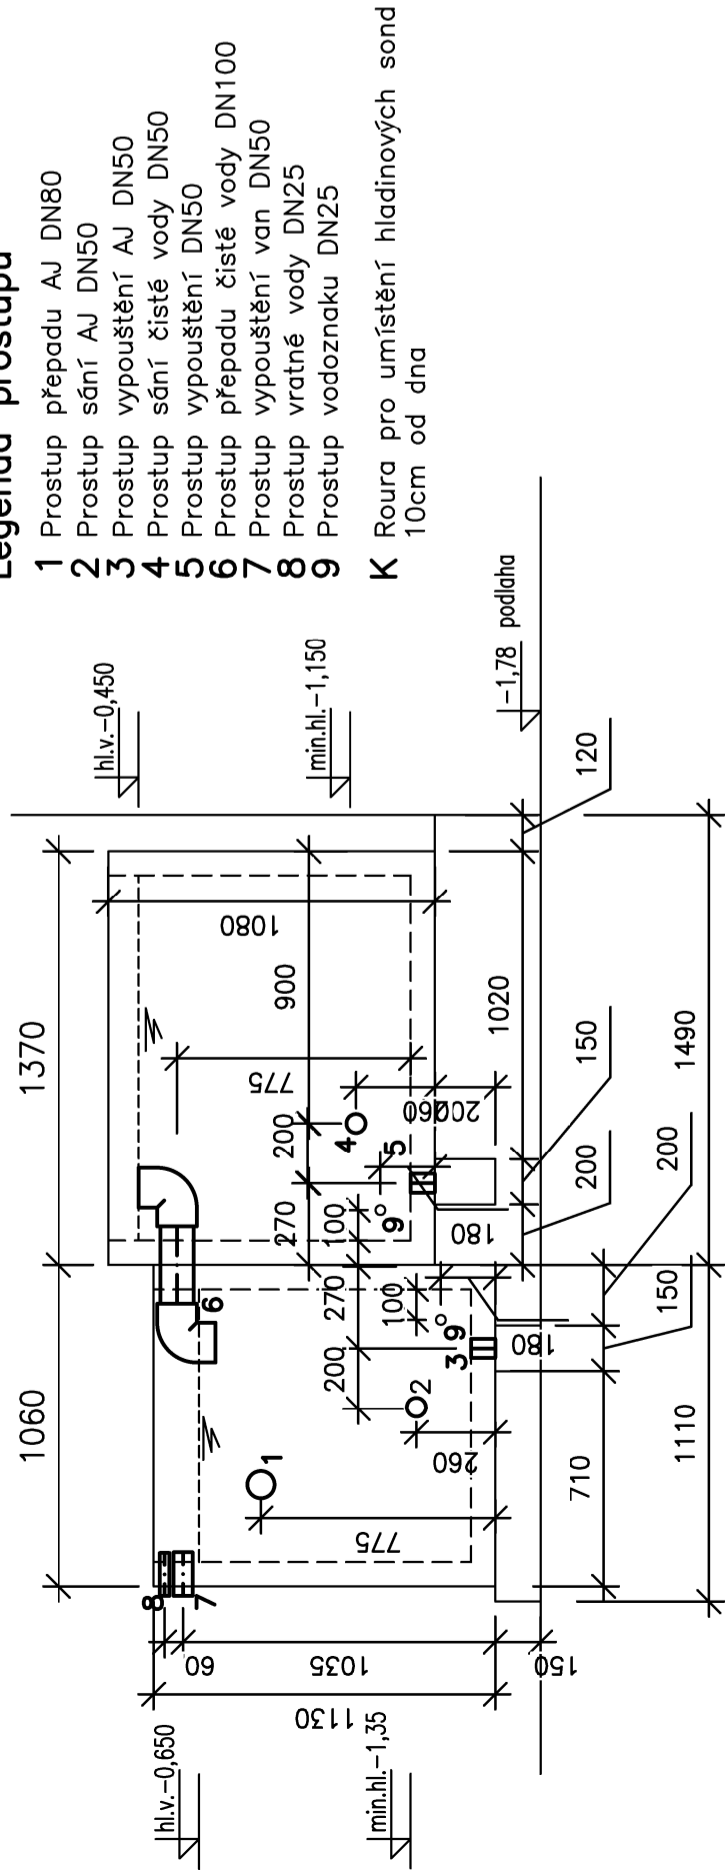


POHLED NA AKUMULAČNÍ JÍMKU BAZÉNU

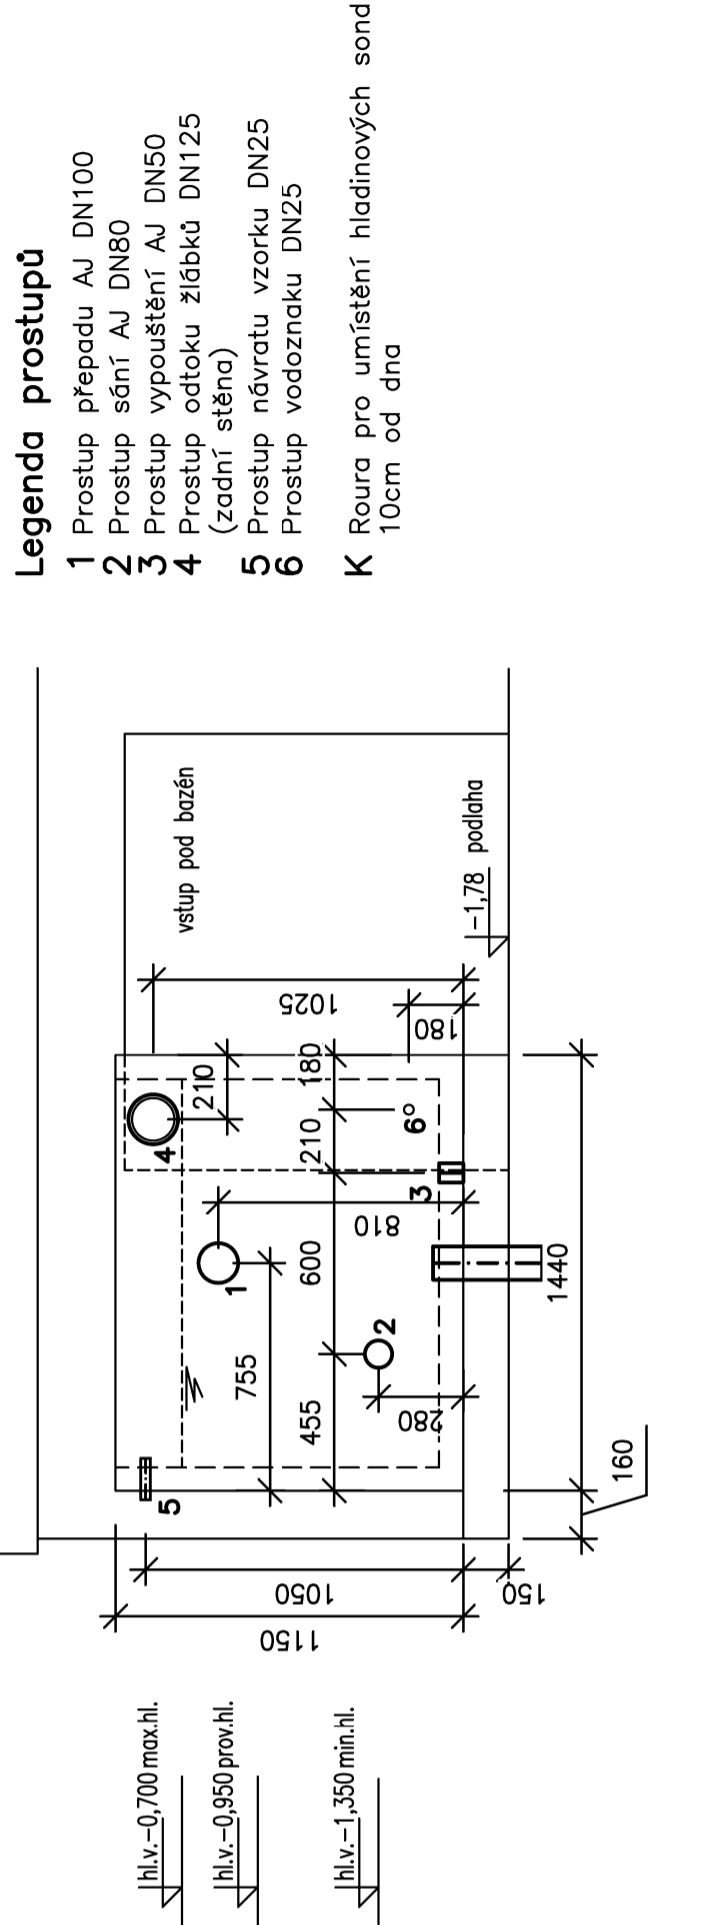


PŮDORYS JÍMEK RECYKLACE VAN

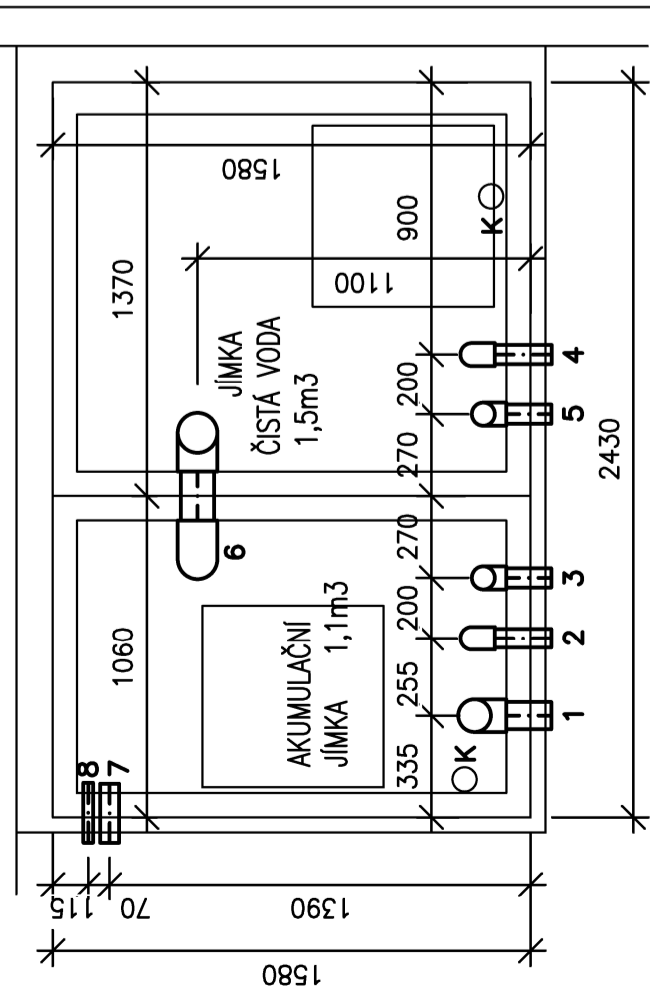

PŮDORYS AKUMULAČNÍ JÍMKY BAZÉNU

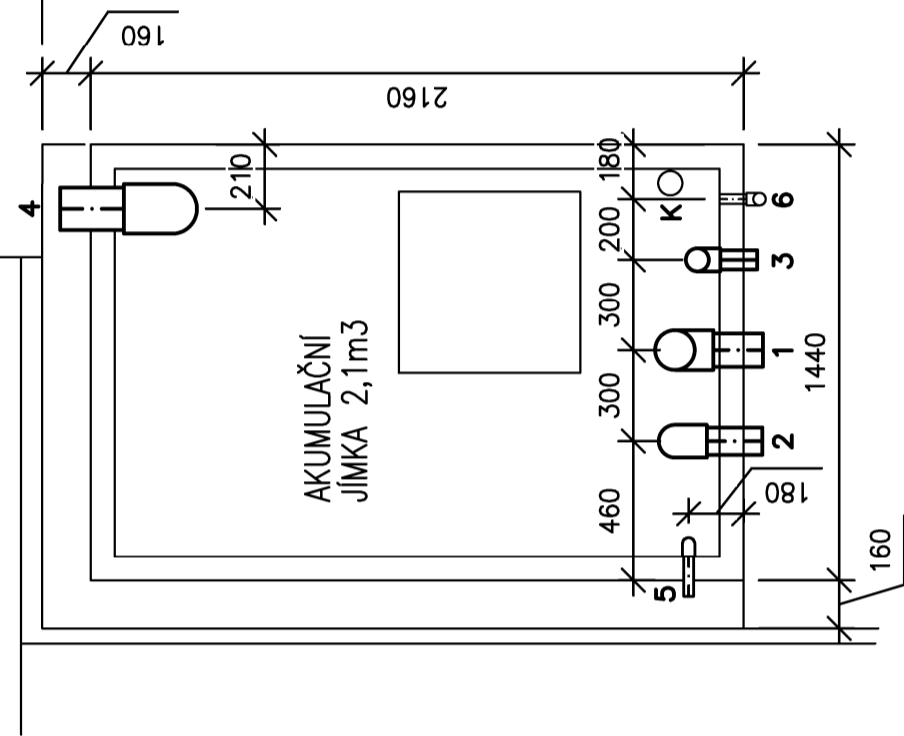

	Vedoucí projektu: ING ŠTĚPÁN MILAN Autorizovaný inženýr pro pozemní stavby Registr. v ČKAIT č. 0100074	Výpracovali: Ing. Křeneková	Kontrola: Ing. Milan Šmíd	Investor: Nemocnice Jindřichův Hradec	Obec: Jindřichův Hradec	Stupeň PD:	Číslo kreslu: D.1.4.6-09	Číslo paré:
Akce: KOMPLEXNÍ PROJEKT PRO PŘESTAVBU REHABILITAČNÍHO ODDELENÍ NEMOCNICE JINDŘICHŮV HRADEC a.s. – FÁZE IV. a V.								
Obstati:								
Datum: 1. 2020 Arch. č.: 19010 Měřítko: 1:25 Formát: 344								