


Legenda potrubí:



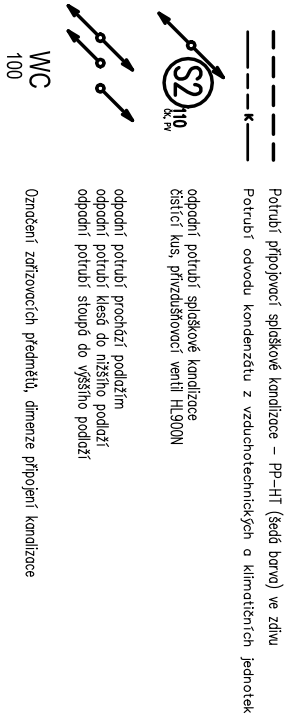





LEGENDA ZAŘÍZOVACÍCH PŘEDMĚTŮ

KOTY JSOU UVEDENY OD ČISTĚ (OBLIČENÉ ZDÍ) NEBO PODLAHY:
WC KLOZET KERAMICKÝ ZÁVĚSNÝ + NOSNÝ PRŮK (KOMPLET) + DVOULIČKOVÉ SPLACHOVÁNÍ (VÝŠKA WC VČ. SEDÁTKA 45CM NAD ČISTOU PODLAHU – DLE POŽADÁKU STAVBY)
U UMÝVADLO KERAMICKÉ Š. 60CM + SIFON Z CHROMOVANÉ ABS + ZÁTKA CLOK-CLOK (VÝŠKA UMÝVADLA 85CM N.Č.P., ODPAD 53CM N.Č.P.)
Ud UMÝVADLO NEREZOVÉ V LINCE Š. 55CM, S VÝPUSTÍ + SIFON Z CHROMOVANÉ ABS + ZÁTKA CLOK-CLOK (VÝŠKA UMÝVADLA 85CM N.Č.P., ODPAD 53CM N.Č.P.)
SI PODLAHOVÁ VPUŠTĚ SPRCHOVÁ DN 50, PVC SYSTÉM, LEPENÍ PVC/PVC, SVISLÝ ODPAD, ODTOK Z ŠEDÉHO VSTŘIKOVANÉHO PVC A MŘÍŽKOU, POŽÁRNÍ ODOLNOST NF-M – KOMPLET + SPRCHOVÁ TĚL 700M – CHROM
D DŘEZ – DŘEZOVÁ ZAPACHOVÁ UZÁVĚRKA S KULOVÝM KLUBEK NA ODTOKU, DN 50
KL KLIMATIZAČNÍ JEDNOTKA, ODVOD KONDENZÁTU DN 32

Poznámky:

Všechny prostory plastového potrubí požadné dělicí konstrukcí pro dimenze větší než DN 50 budou opatřeny protipožární mřížkou ostatní prostory požadné dělicí konstrukcí budou vyplněny protipožárním tmelem!
Všechny revizní dvířka osadit v souladu s projektem interiéru!
Izolaci soupravy u podlahových vpusť budou dle použité hydroizolace.
Realizaci firmy jsou povinny během montáže koordinovat postup prací se stavebou a osádkou profese, zejména se s projektovou dokumentací a včas upozornit na možné nedostatky a zbraně zbraní.
Při zpracování nabitky je nutné vycházet ze všech částí dokumentace (technické zprávy, seznamu pozice, všech výkresů a specifikace materiálu). Pojmností dodavatele je překontrolovat specifikaci materiálu a případný chybějící materiál nebo výkony doplnit a ocenit. Součástí ceny musí být veškeré náklady, aby cena byla konečná a zahrnovala celou dodávku a montáž díla. Dodávka díla se předpokládá včetně kompletní montáže, veškerého souvisejícího doplňkového, podružného a montážního materiálu tak, aby celé zařízení bylo funkční a splňovalo všechny předpisy, které se na ně vztahují.
Účastíkem výběrového řízení se předpokládá odborně způsobilá firma s plnou zodpovědností za stonovnu rozsahu prací prostřednictvím prokounutí a produktivní veškeré dokumentace s příslušnými stranami a za provedení kompletního funkčního díla. Pojmností účastníka výběrového řízení je seznámit se všemi částmi projektové dokumentace, tj. technickou zprávou, výkresy, výkazy výměr atd., upozornit na případné nedostatky a chyby, v případě nejistoty vznést dotazy k dokumentaci. Nebude-li tak učiněno, předpokládá se, že cena účastníka zahrnuje veškeré součásti k zajištění kompletnosti.
Typ výrobku a jeho provedení je nutné nechat odsouhlasit generálním projektantem společně s investorem.

±0,000 = 446,35 m n.m. (ÚROVEŇ PODLAHY 1.NP)

Generální projektant:		<div></div> <div>Ing. Petr Tomický Trškalova 563/10 638 00 Brno</div>		Hlavní inženýr projektu:		Ing. PETR TOMICKÝ číslo autorizace 1004721 obor autorizace IP00		Investor:		<div></div> <div>Nemocnice Tábora, a.s. Kpt. Jaroše 2000 390 02 Tábor +420 381 608 111</div>					
Název stavby:		<div>NEMOCNICE TÁBOR, a.s.</div> <div>STAVEBNÍ ÚPRAVY ČÁSTI 5.NP BUDOVY C</div> <div>PRO PRACOVÍŠTĚ ERCP</div>						Zakázkové číslo:		DPS 03-2022		Paré:			
								Datum:		06-2022					
								Služeň:		PROVÁDĚNÍ STAVBY					
Zpracovatel:		<div>M.BOROVANSKÝ, DIPLOM. TECH.</div> <div>Tel: +420 724257102</div> <div>E-mail: bovoransky@dim.cz</div> <div>PROJEKČNÍ KANCELÁŘ www.dim-projekt.cz</div>				Oddíl:		ZTI		Autorizace:					
Odpovědný projektant:		Ing. PETR TOMICKÝ		Vyracoval:		Kontroloval:									
															
Objekt:		SO 01 - BUDOVA C													
Název přílohy:		Půdorys 5.NP - kanalizace													
								Označení přílohy:		D.1.01.4a-101		Formát: 2x44			
												Měřítko: 1:100			