


PŮDORYS 2.NP 1:100

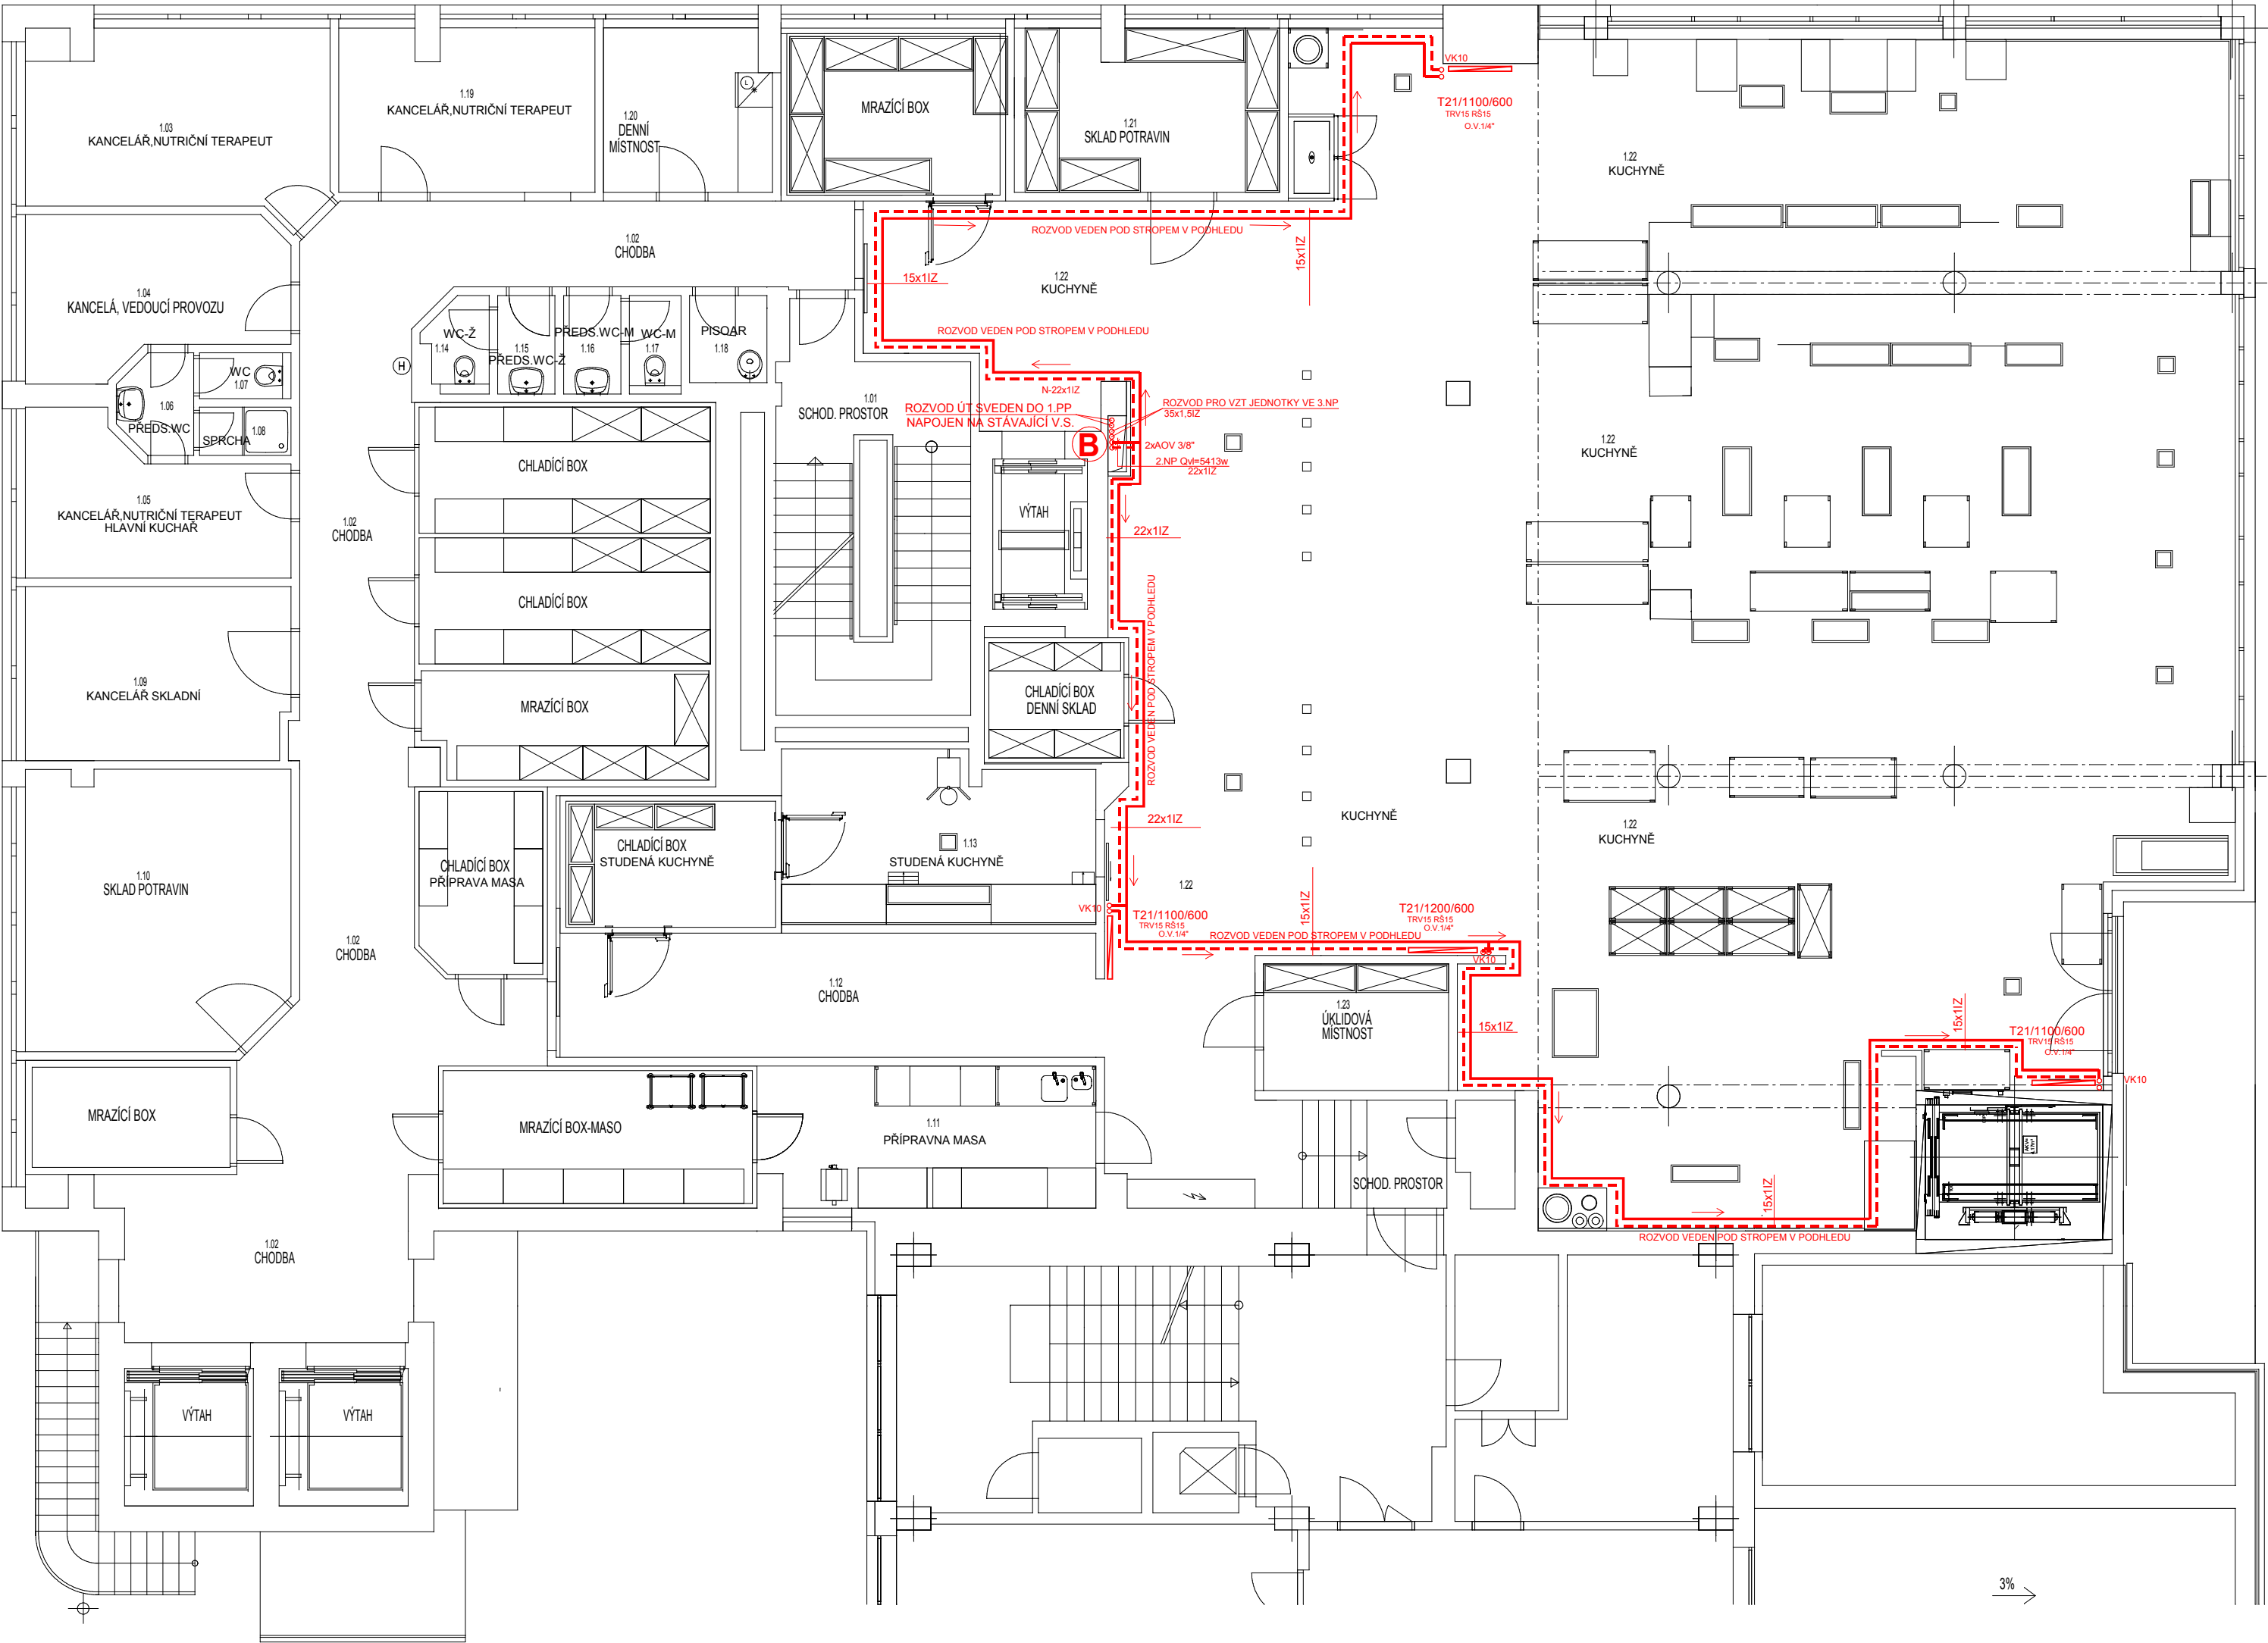

LEGENDA

	TOPNÁ VODA - NÁBĚHOVÁ 70°C
	TOPNÁ VODA - ZPĚTNÁ 55°C
	POJISTNÉ POTRUBÍ
	SPÁD POTRUBÍ
	STOUPAČKA PODL. VYTÁPĚNÍ
KK	KULOVÝ KOHOUT "GIACOMINI" R250D
F	FILTR ZÁVITOVÝ "PETINAROLLI" TYP EMS
AOV	AUTOMATICKÝ ODVZDUŠŇOVACÍ VENTIL "GIACOMINI" R88
OV	ODVZDUŠŇOVACÍ VENTIL V 4320
VK	KULOVÝ VYPOUŠTĚCÍ KOHOUT "GIACOMINI" R608
T	TEPLOMĚR ROZSAH 0 - 120 C
M	MANOMETR ROZSAH 0 - 250 kPa
ZK	ZPĚTNÁ Klapka "EURA"
RV	RADIÁTOROVÝ VENTIL ROHOVÝ "HEIMEIER" S RUČNÍ HLAVICÍ
TRV	RADIÁTOROVÝ VENTIL ROHOVÝ "HEIMEIER" S TERMOSTAT. HLAVICÍ "K"
RŠ	UZAVÍRACÍ A REGULAČNÍ RADIÁTOROVÉ ŠROUBENÍ ROHOVÉ "REGULUX" - HEIMEIER S VYPOUŠTĚNÍM
HEI 4340 -K	TERMOSTATICKÁ HLAVICE HEIMEIER TYP "K"
PŠ-VEKOLUX	VEKOLUX-ŠROUBENÍ S KULOVÝMI KOHOUTY PRO KOMPAKTNÍ VENTILOVÁ TĚLESA "KORADO"

POZNÁMKA

HORIZONTÁLNÍ ROZVOD TOPNÉ VODY V 1.,2.NP A 3.NP JÍDELNY JE VEDEN POD STROPEM.
HORIZONTÁLNÍ ROZVOD TOPNÉ VODY V 1.NP STOMATOLOGIE JE VEDEN POD STROPEM V PODHLEDU.
ROZVOD BUDE TEPELNĚ OIZOLOVÁ TEPELNOU IZOLACÍ - TEPELNĚ IZOLAČNÍ TRUBICE V SÍLE DLE DIMENZE POTRUBÍ.

SO 01-STÁVAJÍCÍ OBJEKT T14-STRAVOVACÍ A ODDĚLENÍ ÚČOCH
SO 02-STÁVAJÍCÍ OBJEKT PAVILONU "C"
SO 03-PRÍSTAVBA STRAVOVACÍHO TRAKTU
SO 04-PRÍSTAVBA TRAKTU STOMATOLOGIE

0,000 = 391,65 m.n.m.

projektoval		kreslil		odp.projektant		ved.projektant		<div>PROJEKČNÍ KANCELÁŘ</div> <div>Nejedlý Václav</div> <div>Gregorova 2424</div> <div>397 01 Písek</div> <div>email:vnejedly@cbox.cz</div> <div>tel: +420 777214628</div>			
NEJEDLÝ				NEJEDLÝ		Ing.arch.PROKOP					
				IČO: 11315431							
Kraj: JIHOČESKÝ				MÚ (Ob.ú.)		Č.BUDĚJOVICE					
stavěbník:		NEMOCNICE ČB, a.s. B.Němcové 585/54, 370 01 České Budějovice									
<div>PŘÍSTAVBA A ROZŠÍŘENÍ GASTRONOMICKÉHO PROVOZU</div> <div>NEMOCNICE ČESKÉ BUDĚJOVICE</div> <div>D.1.4. VYTÁPĚNÍ</div>								datum 07/2022		form.: 12 A4	
								účel: D.P.S.			
								měřítko: 1:100			
								zak.číslo: 046-2022			
obsah výkresu								paré číslo:		číslo výkr.:	
<div>PŮDORYS 2.NP</div>										<div>D1.4.3</div>	