


PŮDORYS SUTERÉNU (1. PP)
- SANAČNÍ OMÍTKY M 1 : 50

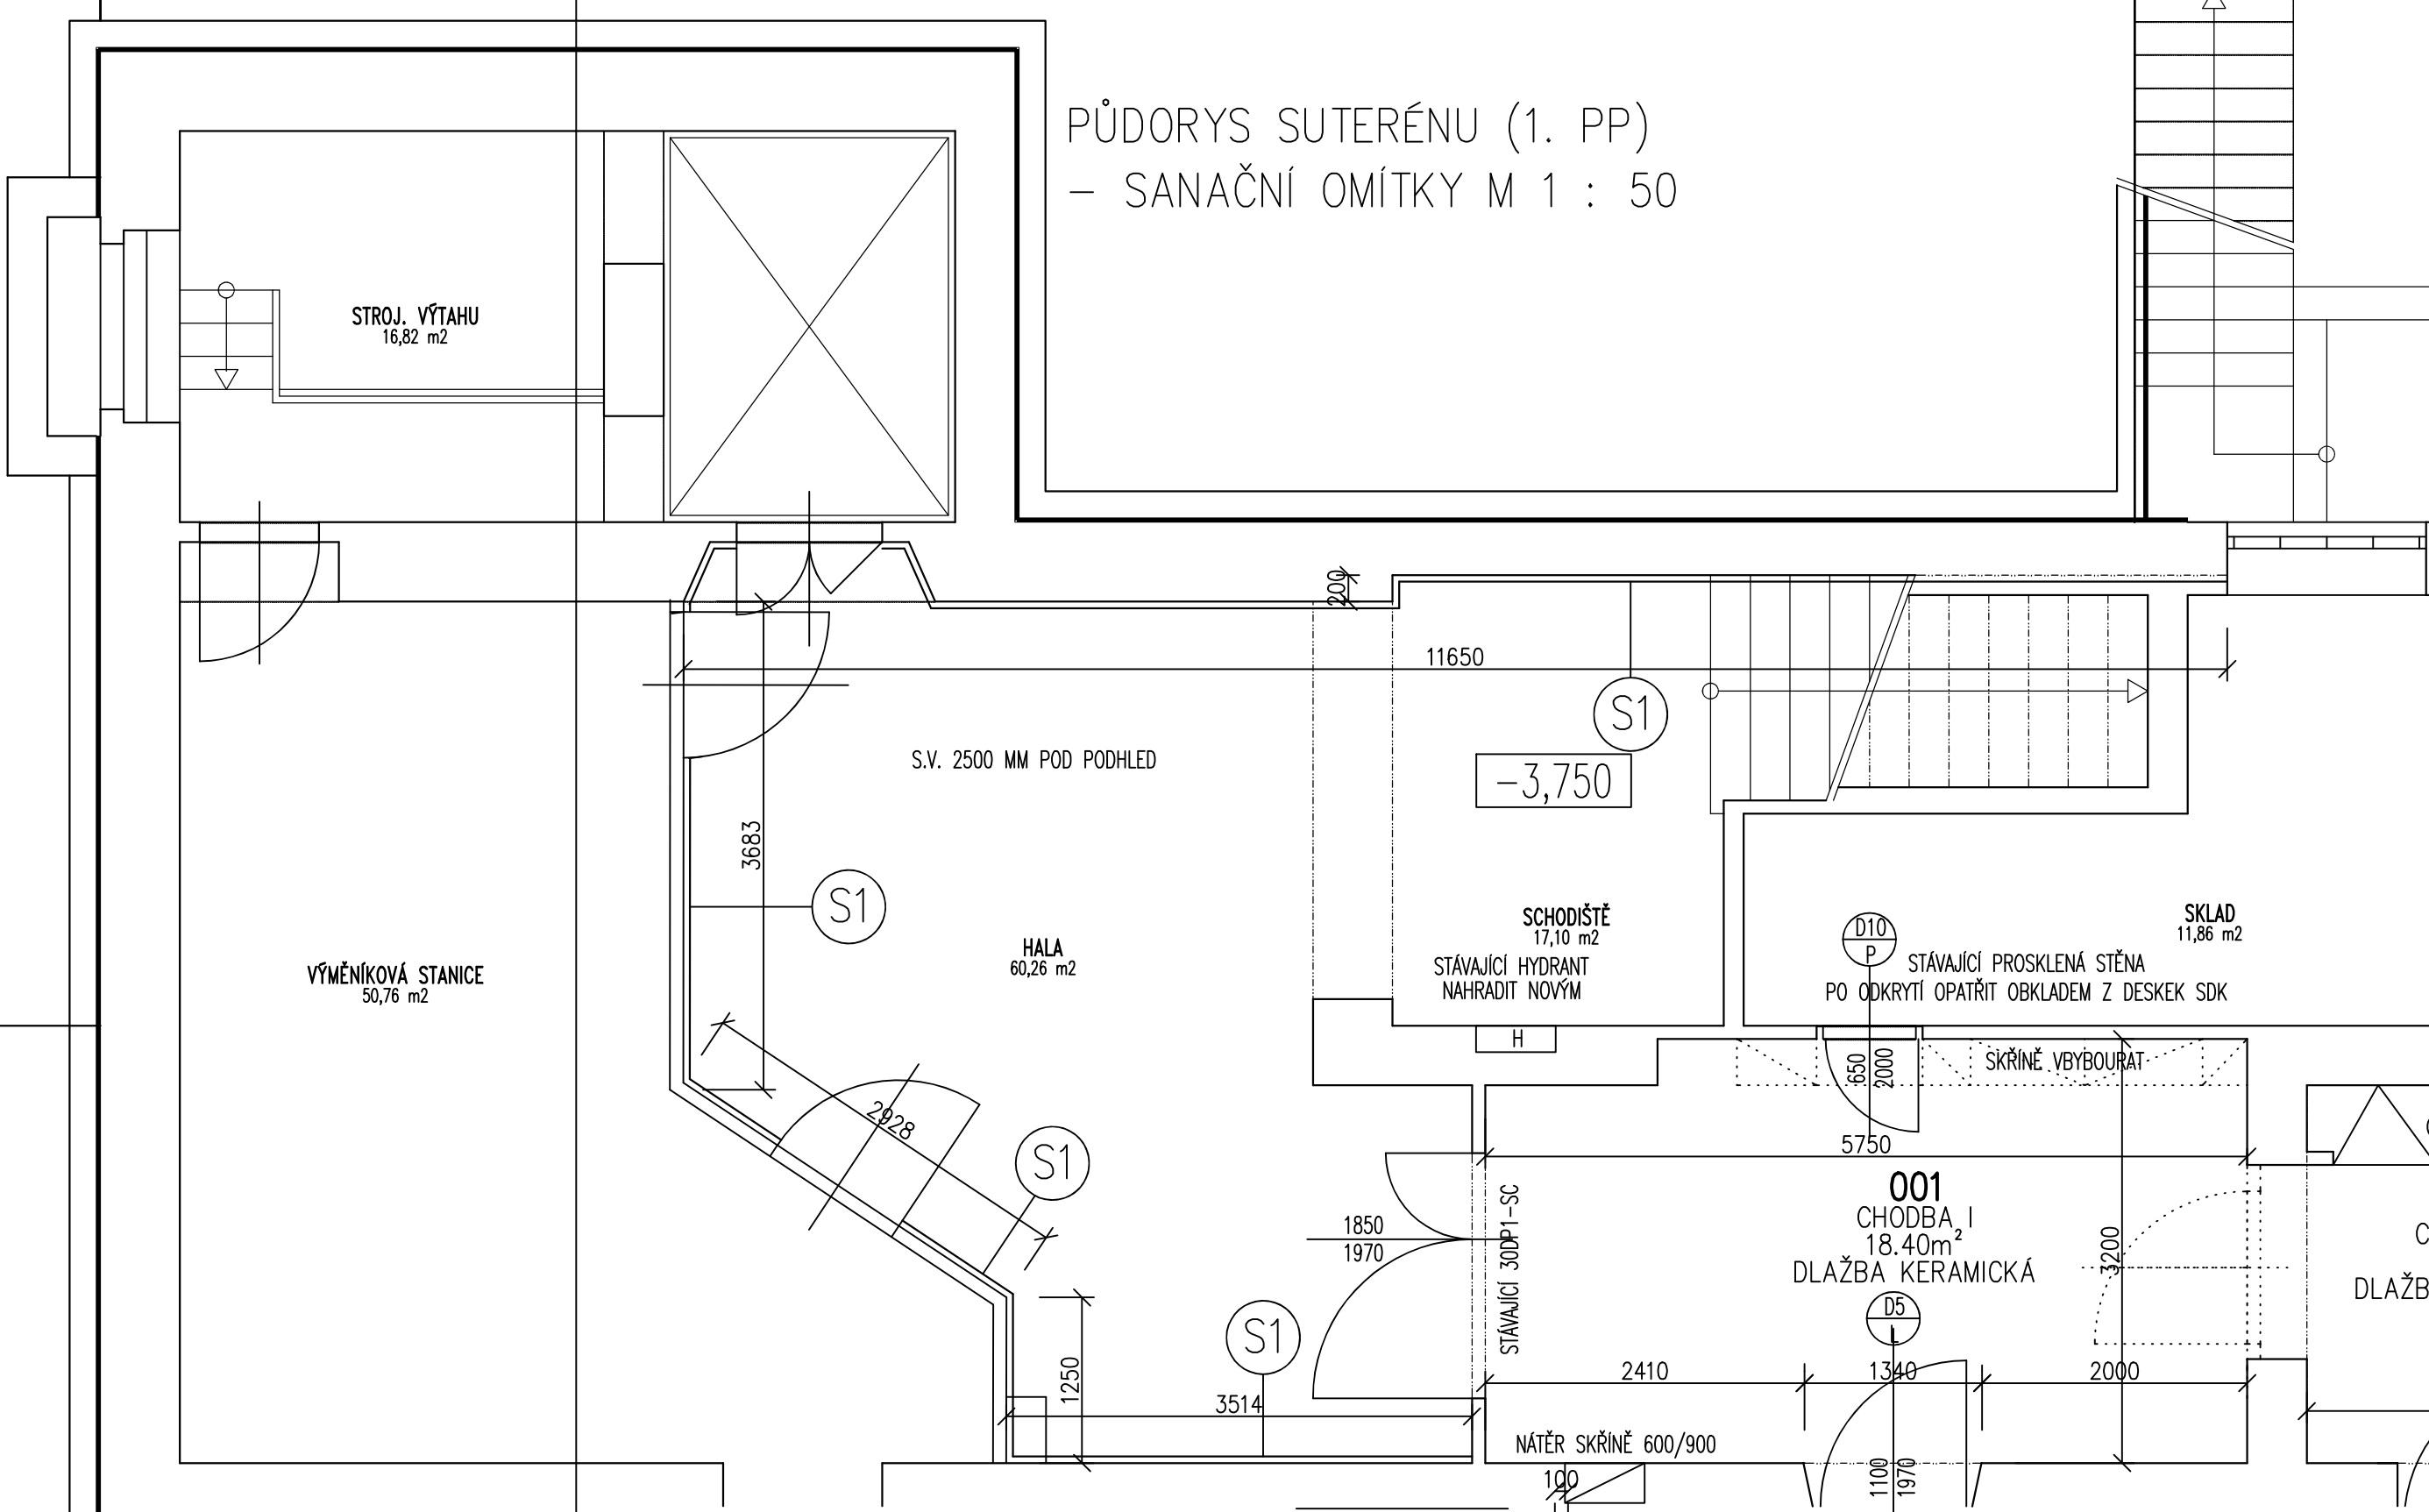

(S1) OTLUČENÍ OMÍTEK, PROVEDENÍ NOVÝCH SANAČNÍCH OMÍTEK OD PODLAHY PO STROP, MALBA - VNITŘNÍ SILIKÁTOVÝ NÁTĚR

projektoval:	kreslil:	odp. projektant:	ved. projektant:	Ing. Jaromír Havlíček <div>pro sta ka</div> 17. listopadu 2131, Písek
ING. HAVLÍČEK			ING. HAVLÍČEK	
kraj: JIHOČESKÝ	StÚ: PÍSEK			
investor: NEMOCNICE PÍSEK, a.s., KARLA ČAPKA 589, 397 01 PÍSEK				IČ 28129954
NEMOCNICE PÍSEK, a.s. - PŘÍSTUPOVÝ KORIDOR MAGNETICKÉ REZONANCE Architektonicko - stavební část				tel. 777906777
				datum: 09/2022
				stupeň: DSP
				měřítko: 1 : 50
PŮDORYS SUTERÉNU (1. PP) - SANAČNÍ OMÍTKY				S7