

Tabulka použitých oc. chránek	
Cu trubka	Chránečka
Ø 8x1	TR Ø 22x2,3
Ø 12x1	TR Ø 28x2,6
Ø 18x1	TR Ø 31,8x2,6
Ø 22x1	TR Ø 38x2,6
Ø 28x1	TR Ø 44,5x3,2
Ø 42x1,5	TR Ø 57x3,2
Ø 54x2	TR Ø 76x3,2
Ø 70x3	TR Ø 88x3,6

Tabulka doporučených vzdáleností podpěr	
Cu trubka	Mín. vzdálenost [m]
Ø 8x1	1,5
Ø 12x1	1,5
Ø 18x1	1,5
Ø 22x1	2,0
Ø 28x1	2,0
Ø 42x1,5	2,5
Ø 54x2	2,5
< Ø 54	3,0

POZNÁMKA:

- Potrubí plynů bude vedeno ve větraném nehořlavém podhledu na konzolách
- Sady potrubí budou vedeny v drážce pod omítkou
- Potrubí pod omítkou bude vedeno v chráněných nebo ohebných izolacích
- Prostory potrubí sdílné a sloupky budou opatřeny chráněnými z ocelových trubek
- Prostory potrubí potrubí s odlišnými konstrukcemi budou opatřeny protipráškovými přechodkami s odskoky a v provedení dle požárně bezpečnostního řešení stavby
- Pevnostové úpravy potrubí musí odpovídat protipráškovému řešení
- Průběžné lůžkové rampy budou začínat a končit vždy 200mm od stěny


LEGENDA ČAR:

- Rozvodné potrubí kyslíku (02)
- Stávající rozvodné potrubí kyslíku (02)


LEGENDA:

- TR Terminální jednotka s rychlospojkou
- LR Lůžková rampa 1650mm
- LR-P Lůžková rampa průběžná
- VS-2 Ventilová skříň pro 2 plyny
- SP Vyhodnocení klinické nouzové signalizace
- VŠS Vyšetřovací světlo

SCHEMA VENTILOVÉ KRABICE PRO 2 PLYNY (dle ČSN EN 7396-1)

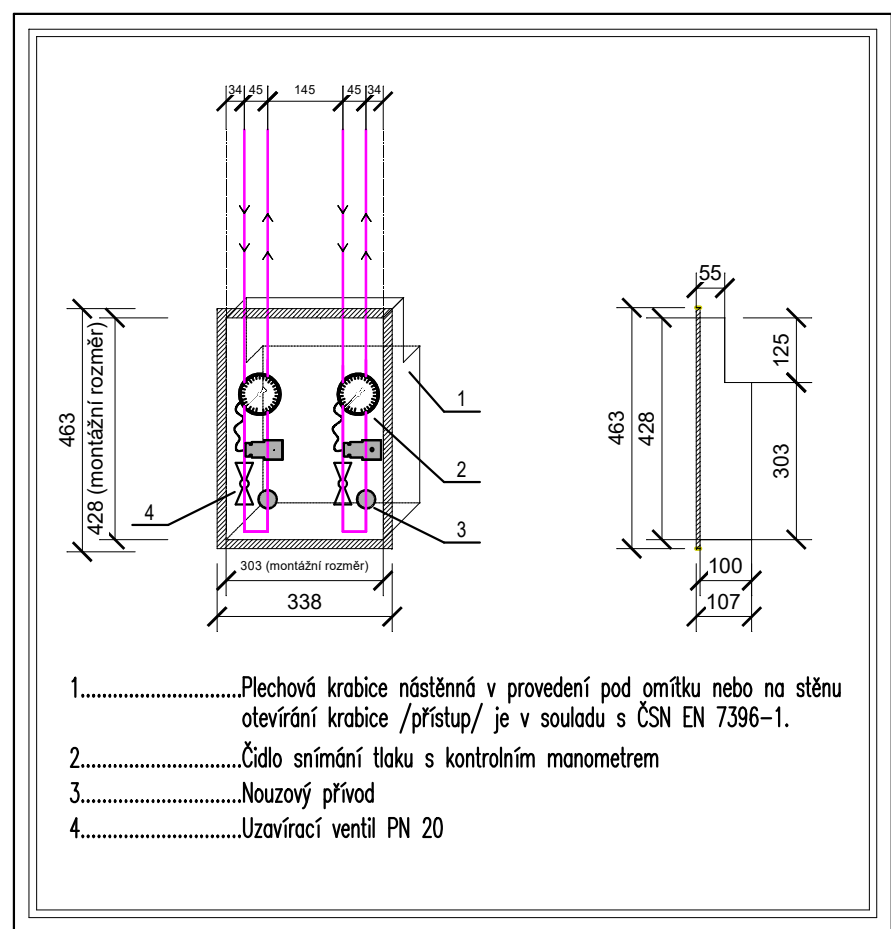

SCHEMA LŮŽKOVÉ RAMPY (LR)

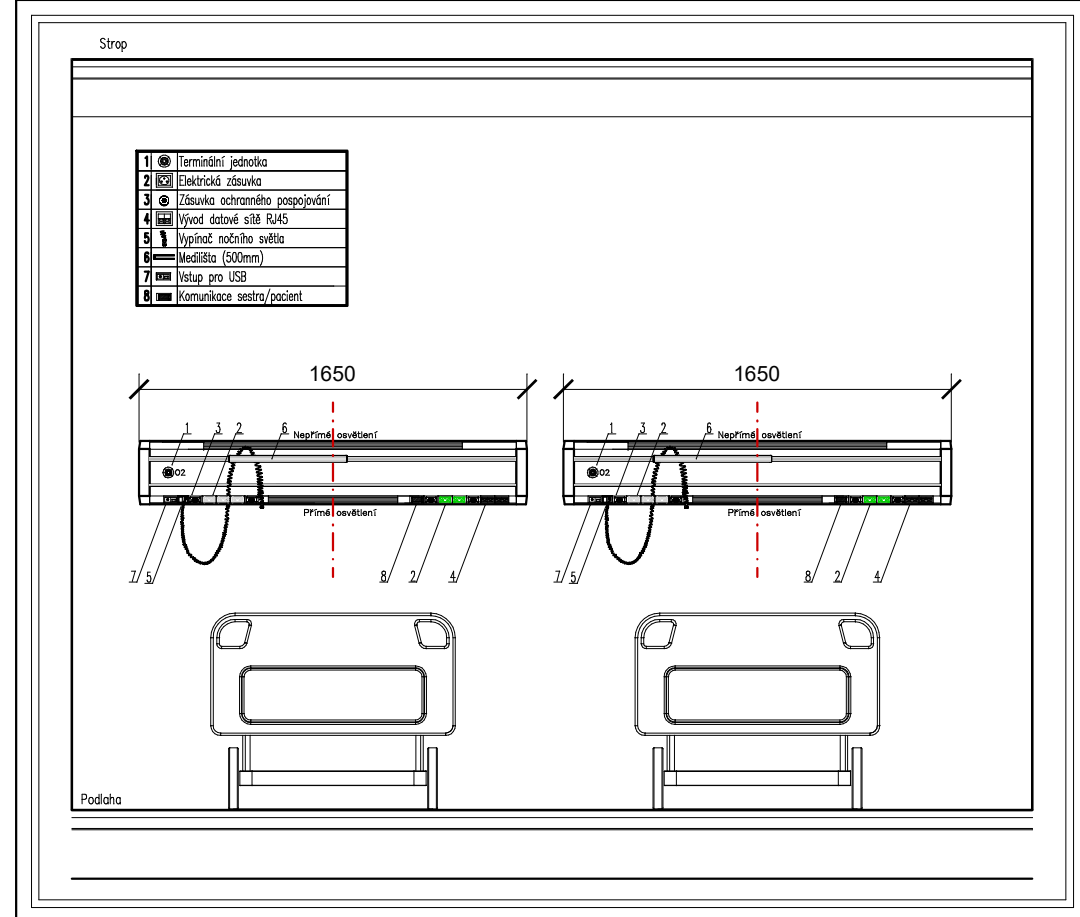

LEGENDA VÝVODŮ PRO SPECIALISTY:

- LR Vývod medicijních plynů (kyslík) do zdravotní rampy ukončený rychlospojkou
- Osazení pro jedno lůžko : - 1x kyslík
- Přívod el. proudu 230 V/16 A z "MDO" a "DO" slaboproudu a ochranného pospoj; do zdravotní rampy
- Osazení pro jedno lůžko : - 2x el. zásuvka DO
- 3x el. zásuvka MDO
- 4x zásuvka ochranného pospojování
- 2x dvojitý datový vývod (RJ45)
- Rozvaděčovací zařízení sestro-pacient
- Přívod pro noční osvětlení (ovládané od dveří)
- Přívod pro přímé osvětlení (ovládané z rampy na 800mm)
- Přívod pro nepřímé osvětlení (ovládané od dveří)
- 1x mediální (délka 500mm)
- 1x USB port
- 1x záslepka

Hlavní Inž. Projektu	Zodp. projektant	Vypracoval	Kreslil
Ing. Ladislav Sláma	Ing. František Žetula	Irena Marečková	Irena Marečková
Investor:	Nemocnice Český Krumlov Nemocniční 429 381 01 Český Krumlov		
Akce:	Nemocnice Český Krumlov- interní oddělení v 5. a 6.NP a rehabilitační oddělení v 7.NP		
Část:	ROZVODY MEDICINÁLNÍCH PLYNŮ		
Obsah:	Půdorys 7.NP		
BSJ group s.r.o. Všeobecné nám. 19, 110 00 Praha Zak.č.: 20210336		Formát: 10x44 Datum: 06/2021 Stupeň: DPS Měřítko: 1:50 Výkres č.: 04	Kopie: 00