


ULOŽENÍ POTRUBÍ VE VÝKOPU

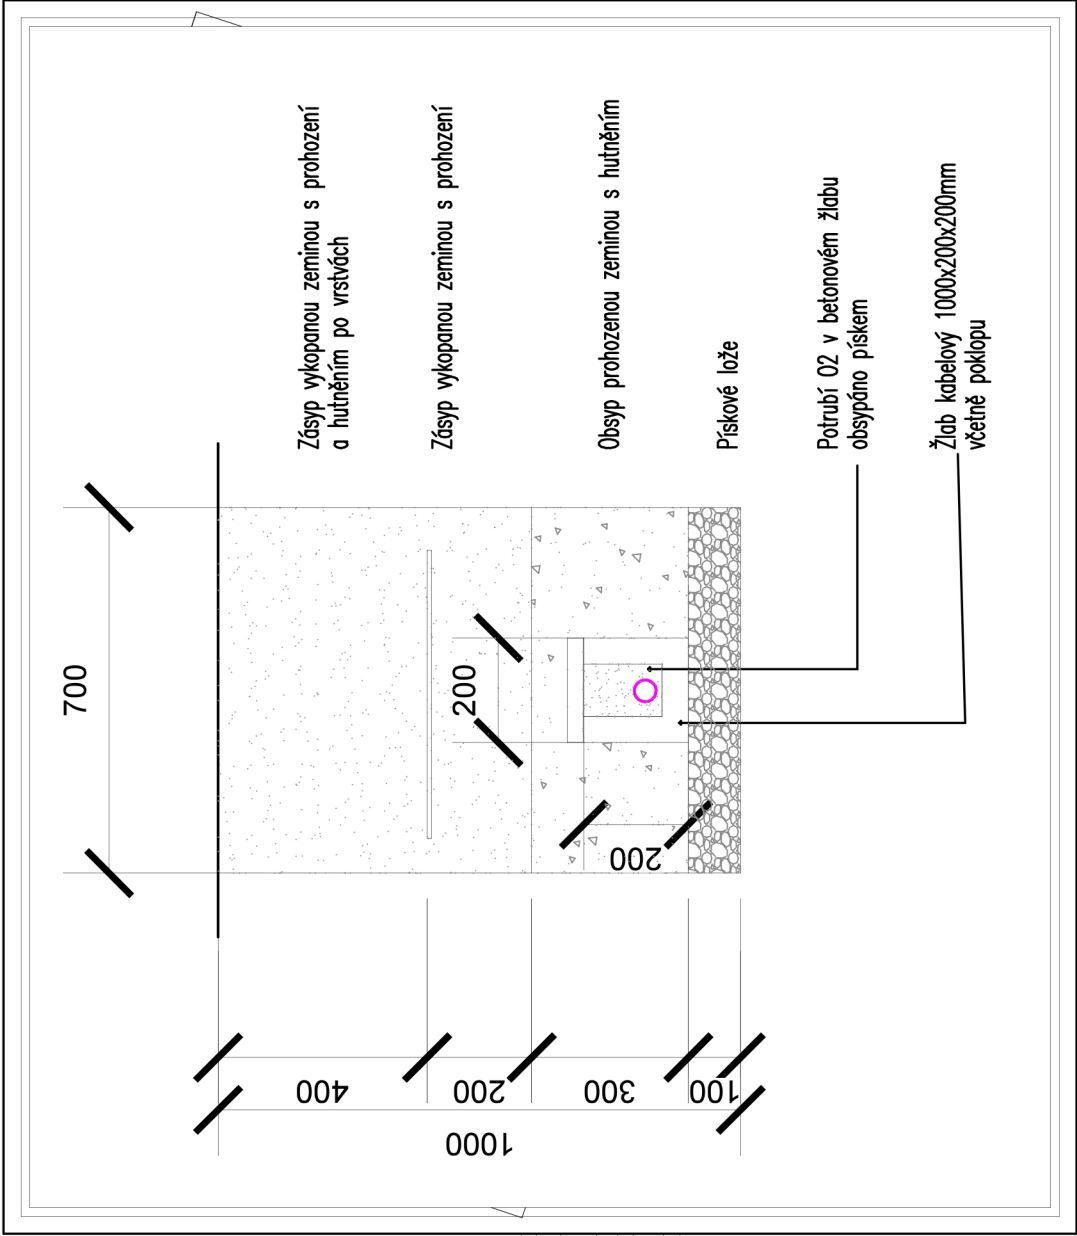

LEGENDA ČAR: Rozvodné potrubí kyslíku

LEGENDA:

- TR Terminální jednotka s rychlospojkou
- LR Lůžková rampa
- VS-2 Ventilová skříň pro 2 plyn
- VS-1-SP Ventilová skříň pro 1 plyn včetně signalizace
- SP-2 Vyhodnocení klinické nouzové signalizace pro 2 plyn

Hlavníž Projektu	Zodp. projektant	Vypracoval	Kreslil
		Irena Marečková	Irena Marečková
Investor: Nemocnice Jindřichův Hradec U Nemocnice 380/380III 377 01 Jindřichův Hradec			
Zak.č.: 20201612			
Formát: 6x44			
Datum: 01/2021			
Kopie: Stupeň: DPS			
Měřítko: 1:50			
Výkres č.: 02			
Revize: 00			
Obsah: Půdorys 1.PP			
D.1.4.6. ROZVODY MEDICINÁLNÍCH PLYNŮ			
Pavilon paliativní péče Nemocnice Jindřichův Hradec, a.s.			