


PŮDORYS 1.NP

M 1:100

blok - "C"

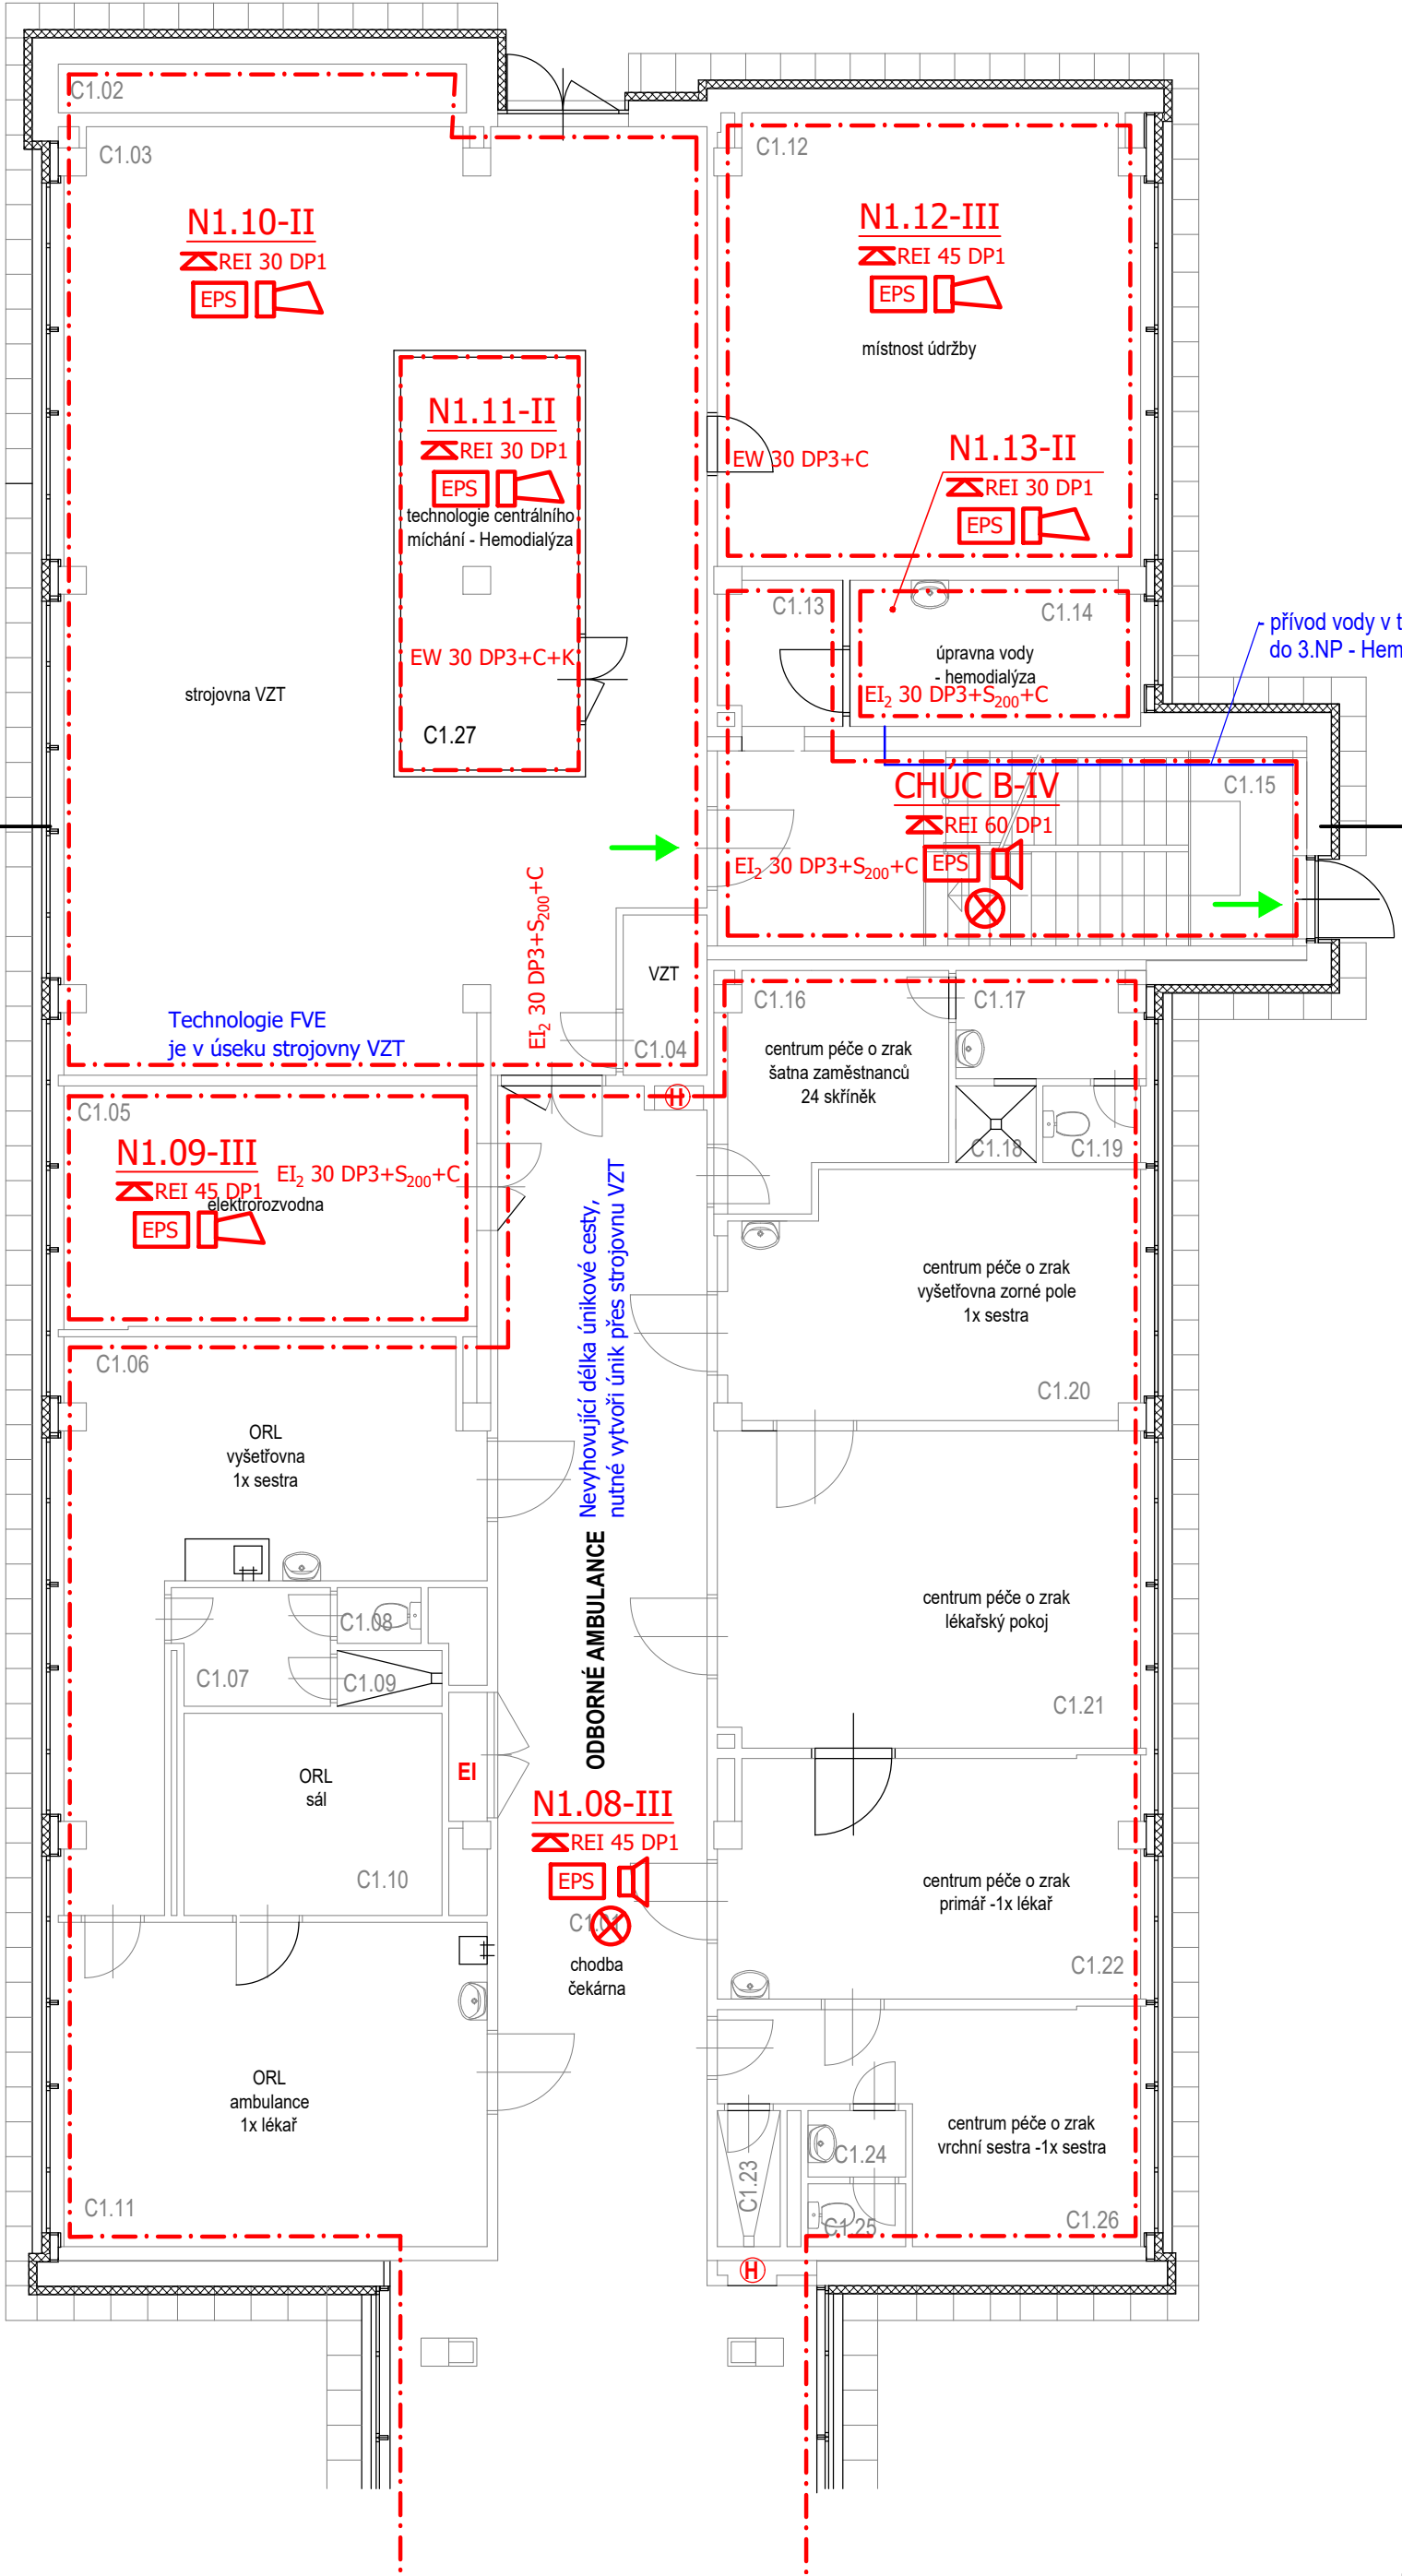

LEGENDA MÍSTNOSTÍ

ozn.	účel místnosti	plocha m ²
C1.01	chodba, čekárna	86,97
C1.02	VZT	4,10
C1.03	strojovna VZT	121,57
C1.04	VZT	2,76
C1.05	elektorozvodna	20,45
C1.06	ORL - vyšetřovna, 1x sestra	27,29
C1.07	předsíň	3,71
C1.08	WC	0,96
C1.09	sprcha	1,20
C1.10	ORL - sál	10,73
C1.11	ORL - ambulance, 1x lékař	2,49
C1.12	místnost údržby	38,98
C1.13	chodba	3,91
C1.14	úprava vody - hemodialýza	8,68
C1.15	schodiště	23,11
C1.16	centrum péče o zrak - šatna zaměstnanců, 24 skříněk	9,70
C1.17	předsíň	4,00
C1.18	sprcha	1,27
C1.19	WC	1,54
C1.20	centrum péče o zrak - vyšetřovna zorného pole, 1x sestra	20,40
C1.21	centrum péče o zrak - lékařský pokoj	27,51
C1.22	centrum péče o zrak - primář, 1x lékař	20,40
C1.23	sprcha	1,76
C1.24	předsíň	1,33
C1.25	WC	1,26
C1.26	centrum péče o zrak - vrchní sestra, 1x sestra	14,94
C1.27	technologie centrálního míchání - Hemodialýza	14,85

LEGENDA POŽÁRNÍCH ÚSEKŮ :

Ozn. PÚ	Název požárního úseku
N1.01	Ambulance část "A"
N1.02	Sklad prádla
N1.03	Technická místnost
N1.04	Optika
N1.05	Předsíň výtahu
N1.06/N4	Schodiště
N1.07	Ambulance část "B"
N1.08	Ambulance část "C"
N1.09	Elektorozvodna
N1.10	Strojovna VZT
N1.11	Technologie centrálního míchání
N1.12	Místnost údržby
N1.13	Úprava vody hemodialýza
CHÚC B	Chráněná úniková cesta typu B
VŠ	Výťahová šachta

LEGENDA PO:

OZNAČENÍ	
EI 30 DP3	Požární odolnost dveří (oken)
REI 15 DP1	Požární odolnost stropu
REI 15 DP1	Požární odolnost stěn
C	Samozavírač dveří
S	Kouřetěsnost dveří
K	Koordinátor zavírání dveřních křídel
P	Panikové kování
⊗	Nouzové osvětlení
⊕	Hydrantový systém
⊖	Evakuační výtah
▲	Přenosný hasicí přístroj
EPS	Elektrická požární signalizace
⬇	Akustické poplachové zařízení
⬆	Nouzový zvukový systém
→	Směr úniku
- - -	Hranice požárních úseků

Název akce Pavilon NORD		
Místo stavby parc. č. st. 3632, k. ú. Strakonice		
Vypracoval		Ing. Marek Šaroch Otvovice 12 27 327 Otvovice
Zodpovědný projektant		Ing. Marek Šaroch ČKAIT 0013533
Stavebník		Nemocnice Strakonice Radomyšlská 336 386 01 Strakonice
Projektant stavební části KOMPLET projektový ateliér Havlíčková 247 386 01 Strakonice		
Profese Požárně bezpečnostní řešení		Část D.1.3
Stupeň Studie	Datum 01/2025	Číslo paré
Měřítko 1:100	Revize 00	
Obsah Půdorys 1.NP - část C		Číslo výkresu 02