

	<b>AGP nova spol. s r.o.   Tř. 28. října 17 370 01 České Budějovice</b> tel. 387-021810 – fax 387-348708 – e-mail: agp@agp-nova.cz – <a href="http://www.agp-nova.cz">www.agp-nova.cz</a>			
	Významec	Odpovědný projevitel Předseda PRS Ing. F. Meisl	Architekt	
Název akce:	<b>PARKOVIŠTĚ PRO ZAMĚSTNANCE A HELIPORT</b>			Ověření o. řad. Koupěly st. řad. Datum
Místo stavby	<b>Areal Nemocnice České Budějovice</b>			04/2008 04/1989 1.02
Investor	Nemocnice České Budějovice a.s. B. Němcova 585/54 370 07 České Budějovice			Datum zápisu 20/4/2002
Číslo	Podání bezpečnostní listiny stavby 1/87			Stručná dokumentace PRO POVOLENÍ ZÁM. ŽRU
				01




Číslo	Název výstroje	Plocha [m <sup>2</sup> ]
241	Chodba	17,66
242	Strojovna ÚT a ZTI	12,65
243	Síň pro parkoviště	48,45
244	Chodba před výtahy, CHUC	61,34
245	Schodiště, CHUC	35,64
246	Instalační jádro	1,72
247	Lůžkový výtah	7,31
248	Lůžkový výtah	7,31
249	Lůžkový výtah	7,31
		199,30




<b>AGP spol. s r.o.</b> Tf. 28. října 17 370 01 České Budějovice	
Tel: 387 521 812 – Fax: 387 318 016 – E-mail: agp@agprowa.cz – www.agprowa.cz	
Vypracoval	Odpovědný projektant
Prošel PPR Ing. R. Maler	Archiťekt
Název akce: <b>PARKOVISTĚ PRO ZAMĚSTNANCE A HELIPORT</b>	
Místo stavby: <b>Areál Nemocnice České Budějovice</b>	
Investor: <b>Nemocnice České Budějovice a.s., B. Němcové 555/4 370 67 České Budějovice</b>	
Číslo projektu: <b>24P</b>	
Dokumentace pro povolení zám. úr.	
Číslo výkresu: <b>02</b>	




Číslo	Název místnosti	Plocha (m <sup>2</sup> )
3-01	Chodba	17,86
3-02	Osvětlení heliportu	12,85
3-03	Chodba technická	16,67
3-04	CBS + EPS	7,34
3-05	SLP reasy	7,08
3-06	RPO + UPS heliport	7,21
3-07	Elektronové + UPS zdravotní	13,83
3-08	Chodba před výtahy, CHUC	61,34
3-09	Schodiště, CHUC	35,64
3-10	Instalační patro	1,12
3-11	Osobní a lůžkový výtah	7,31
3-12	Osobní a lůžkový výtah	7,31
3-13	Osobní a lůžkový výtah	7,31
3-14	Prstor pro kontejner	37,08
3-15	Kontejner na hašení heliportu	18,60
		262,77

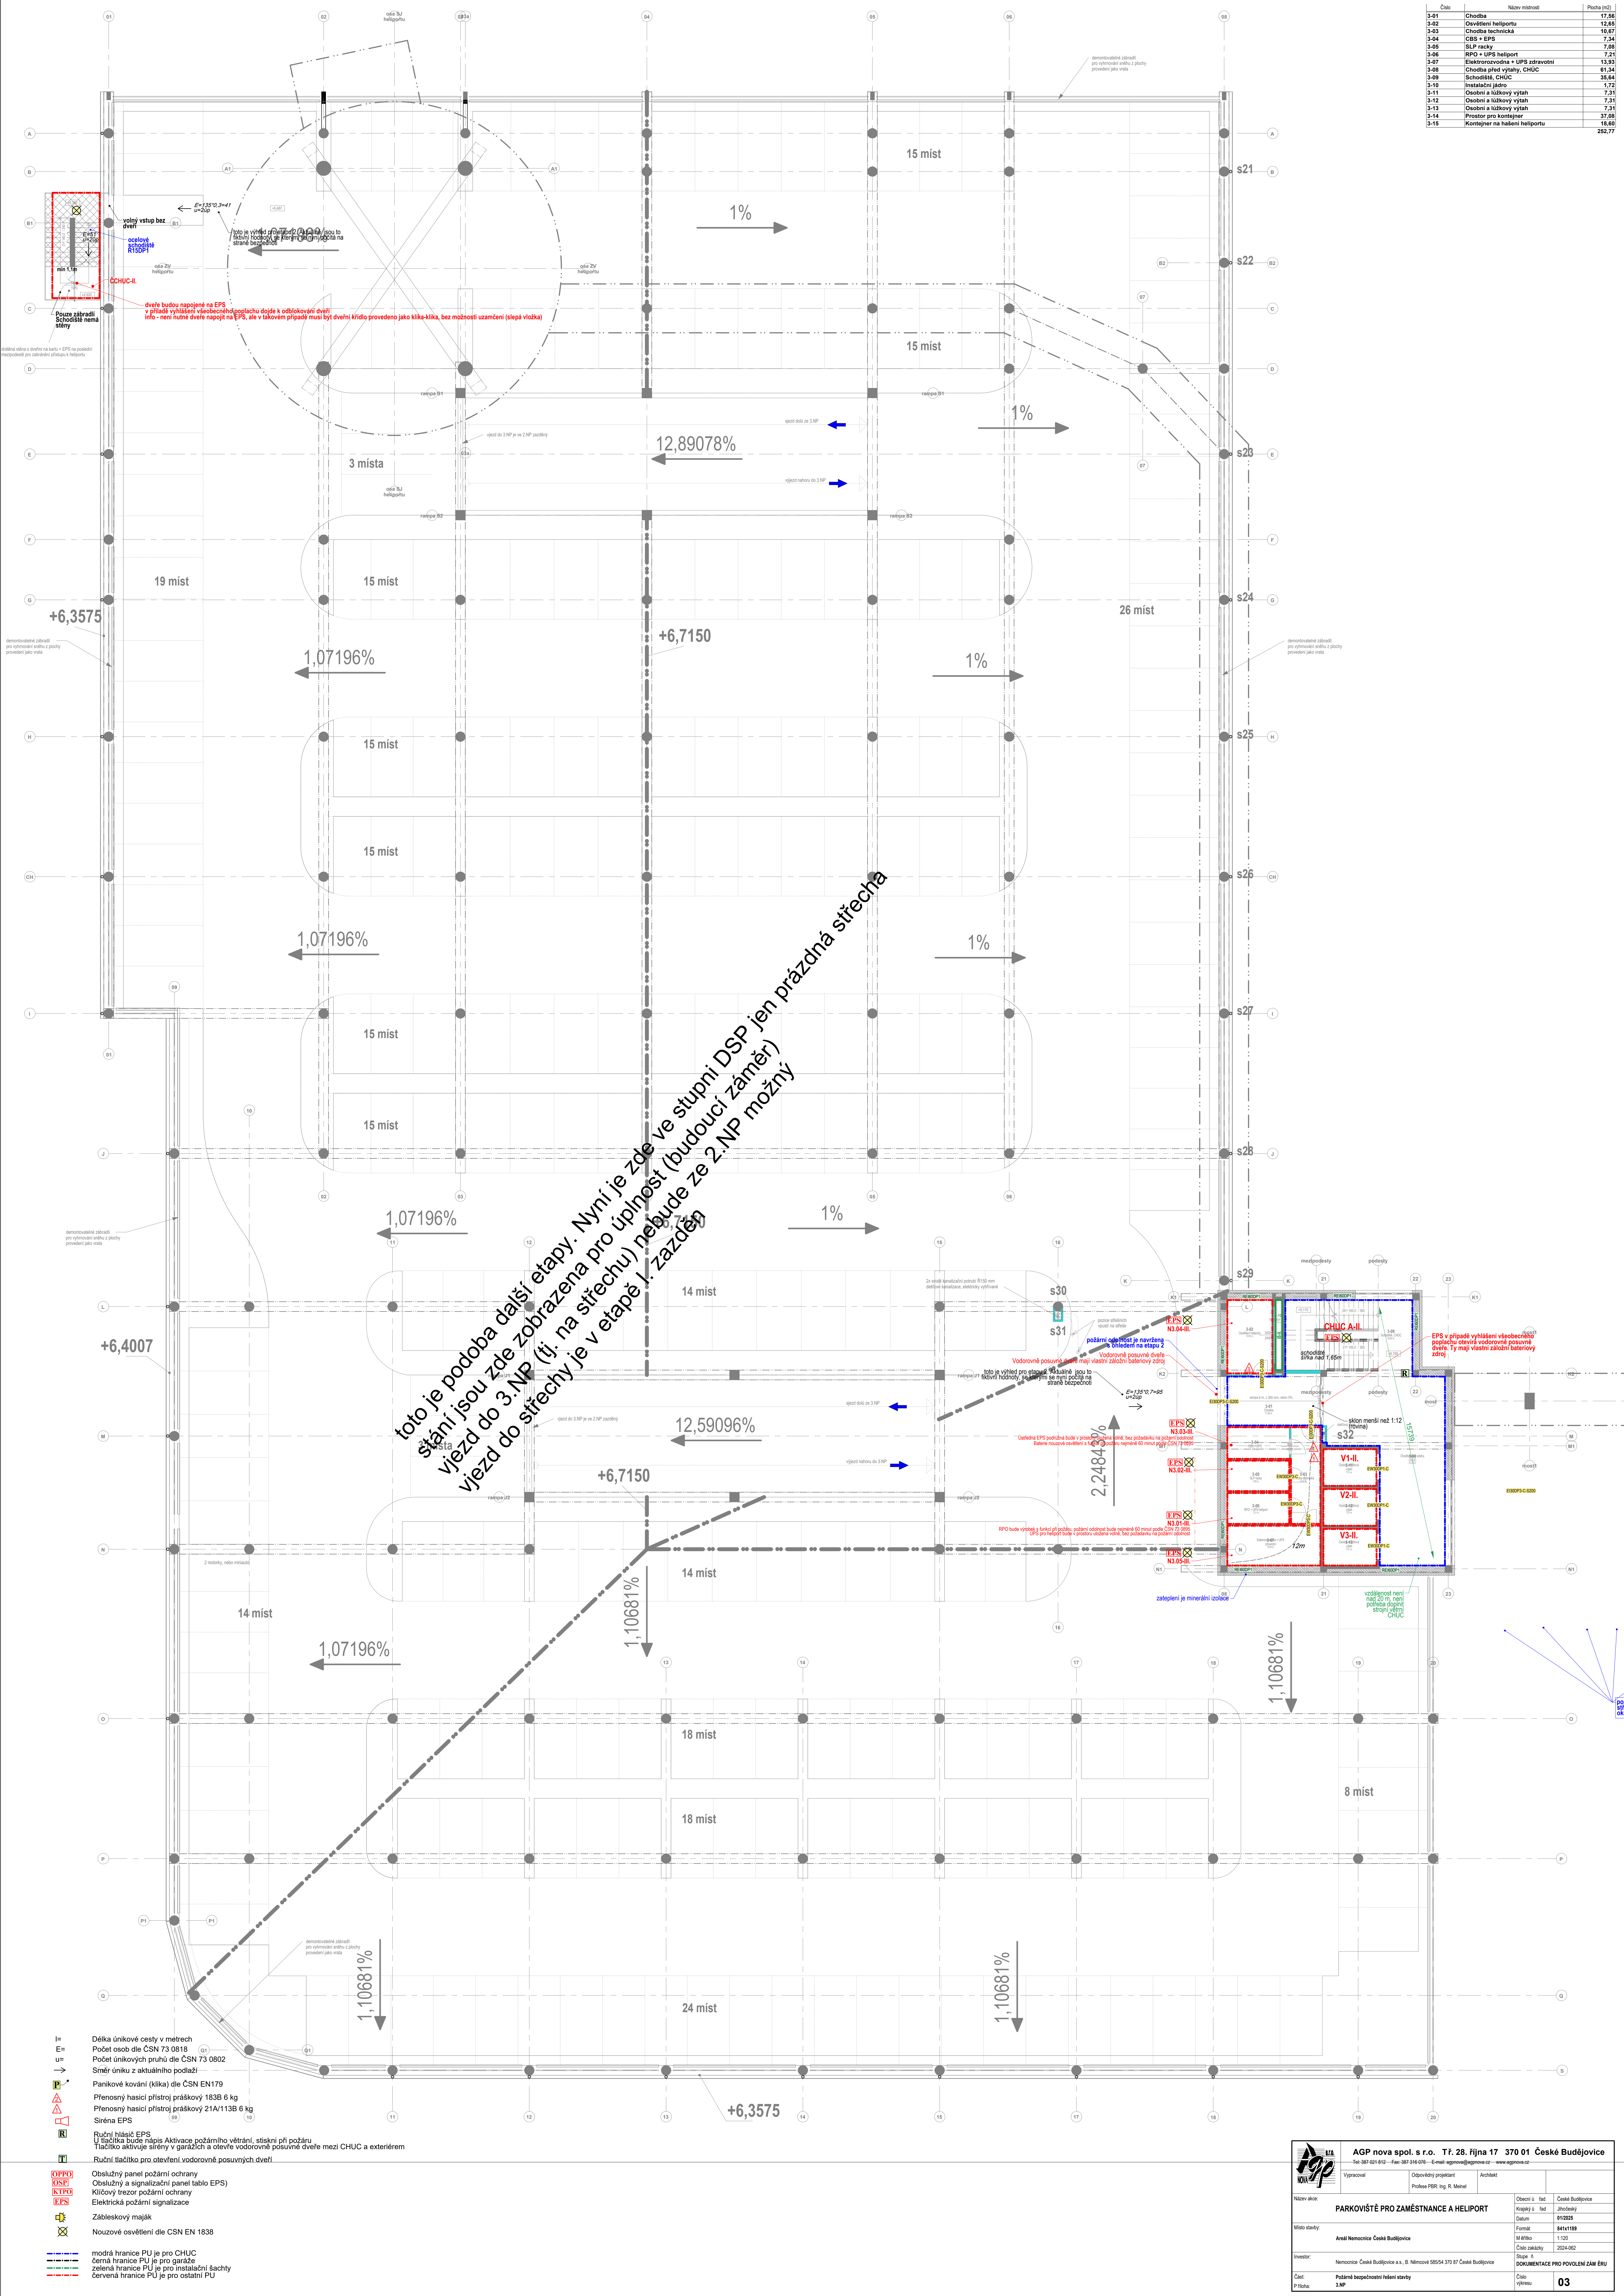

<div><div>AGP nova spol. s r.o.    Tř. 28. října 17    370 01 České Budějovice Tel: 387 501 412 - Fax: 387 316 016 - E-mail: agnov@agp-nova.cz - www.agp-nova.cz</div></div>			
Vypracoval	Odpovědný projektant Prof. Ing. R. Ing. M. Archt	Architekt	
Název akce: <b>PARKOVISTĚ PRO ZAMĚSTNANCE A HELIPORT</b>			
Místo stavby:	Ano! Nemocnice České Budějovice	Obec/úř. list	České Budějovice
Investor:	Nemocnice České Budějovice a.s., B. Němcové 555/4 370 01 České Budějovice	Kraj/úř. list	žatecký
Část:	Půlnoční bezpečnostní řešení střeš	Datum:	01/2025
Příloha:	3.NP	Formát:	A4x1189
		Měřítko:	1:100
		Číslo paragrafu:	2024-002
		Stupeň:	II
		Stupeň:	II
		Číslo výkresu:	<b>03</b>



Číslo	Název místnosti	Plocha [m <sup>2</sup> ]
4-01	Chodba	33,18
4-02	Ústředí + stroj	8,16
4-03	Předsíň WC	1,65
4-04	WC	1,25
4-05	Předsíň WC	1,64
4-06	WC	1,25
4-07	DM letecký personál	10,91
4-08	Společna	3,64
4-09	WC	1,44
4-10	Místnost první pomoci	42,20
4-11	Sklad	8,40
4-12	Chodba před výtahy, CHUC	61,34
4-13	Schodiště, CHUC	36,64
4-14	Instalační jádro	1,72
4-15	Ošetrovací a lůžkový výtah	7,21
4-16	Ošetrovací a lůžkový výtah	7,21
4-17	Ošetrovací a lůžkový výtah	7,21
4-18	Chodba k heliportu	233,80
	<b>CELKEM</b>	<b>468,25</b>

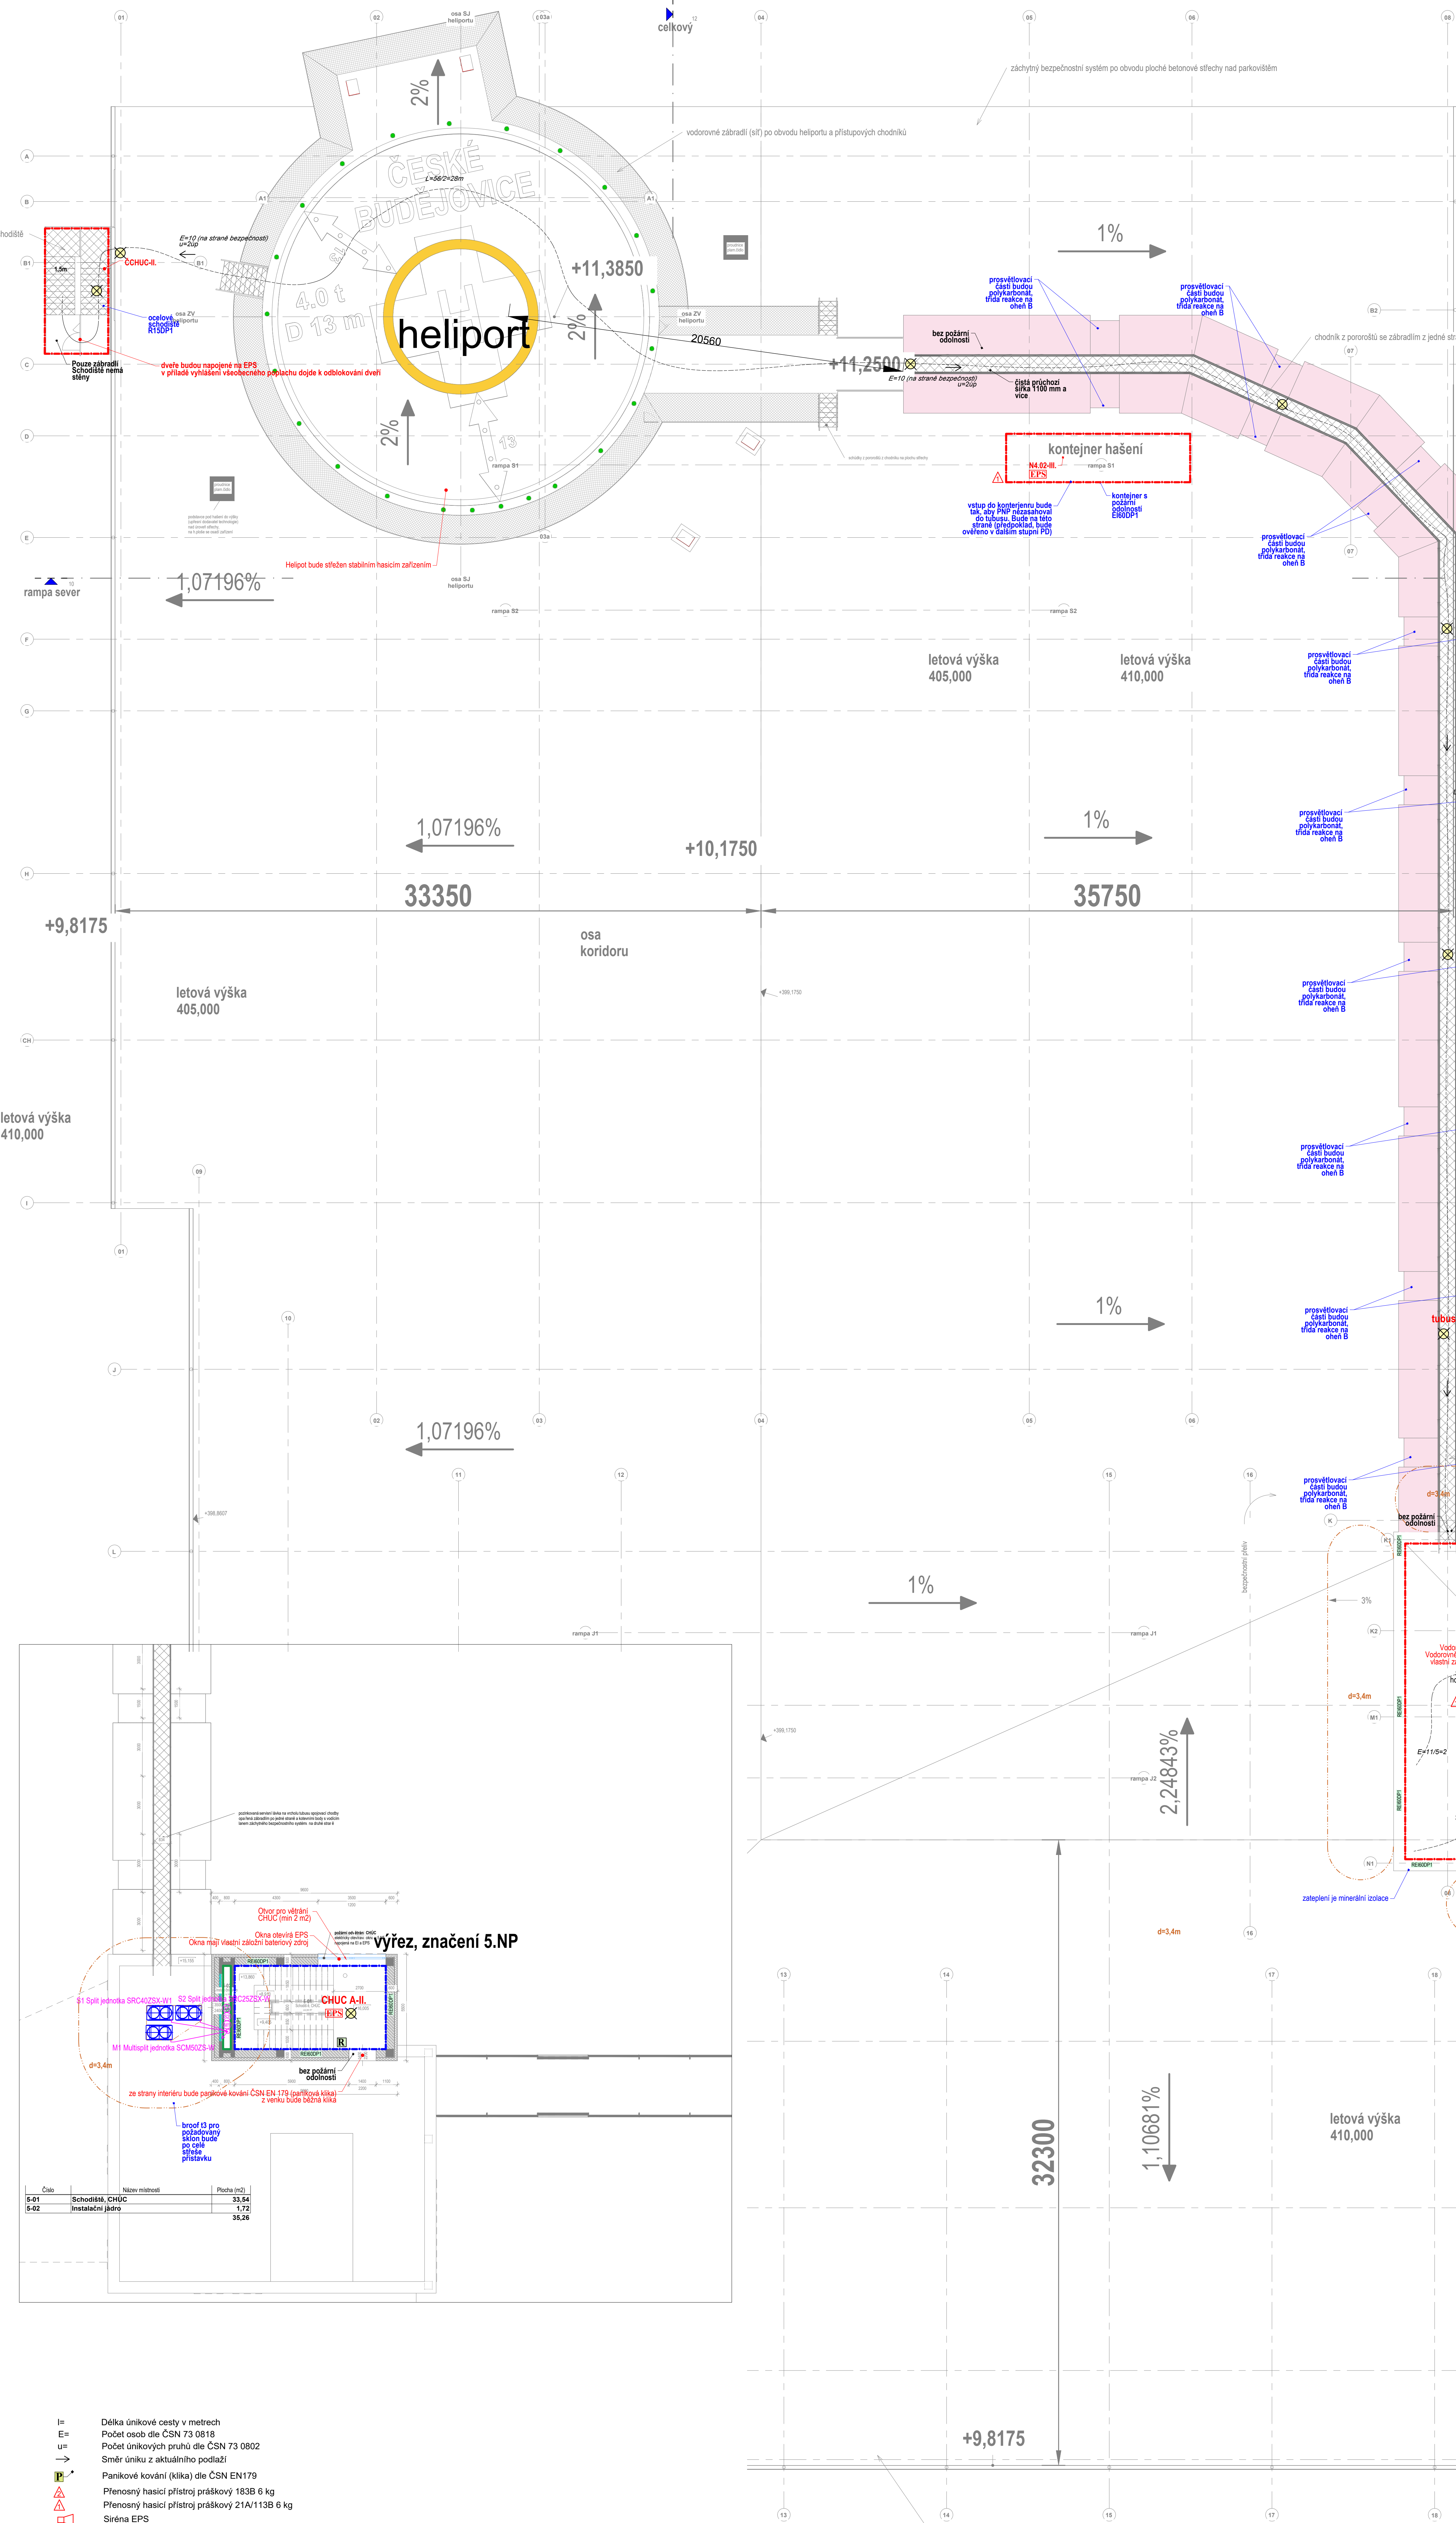


Číslo	Název místnosti	Plocha [m <sup>2</sup> ]
5-01	Schodiště, CHUC	33,54
5-02	Instalační jádro	1,72
	<b>CELKEM</b>	<b>35,26</b>

- l= Délka únikové cesty v metrech
- E= Počet osob dle ČSN 73 0818
- u= Počet únikových pruhů dle ČSN 73 0802
- Směr úniku z aktuálního podlaží
- Panikové kování (kliky) dle ČSN EN1179
- Přenosný hasicí přístroj práškový 183B 6 kg
- Přenosný hasicí přístroj práškový 21A/113B 6 kg
- Sířena EPS
- Ruční hlásič EPS
- U tlačítka bude nápis Aktivace požárního větrání, stisknutí při požáru
- Tlačítko aktivuje sirény v garážích a otevře vodorovné posuvné dveře mezi CHUC a exteriérem
- Ruční tlačítko pro otevření vodorovné posuvných dveří
- Obslužný panel požární ochrany
- Obslužný a signalizační panel tablo EPS)
- Klíčový trezor požární ochrany
- Elektrická požární signalizace
- Zábleskový maják
- Nouzové osvětlení dle ČSN EN 1838
- modrá hranice PU je pro CHUC
- černá hranice PU je pro garáže
- zelená hranice PU je pro instalační šachty
- červená hranice PU je pro ostatní PU

<b>AGP nova spol. s r.o. Tf. 28. října 17 370 01 České Budějovice</b>			
Výpracoval Odpovědný projektant Architekt			
Přednes PBR Ing. R. Meinel			
Název akce: PARKOVISTÉ PRO ZAMĚSTNANCE A HELIPORT			
Objekt v. list: České Budějovice			
Kraj v. list: Zhotovitel			
Datum: 01/2025			
Formát: A4x1189			
Měřítko: 1:100			
Číslo zadání: 2024-002			
Stupeň: II			
Investor: Nemocnice České Budějovice a.s., B. Němcové 555/4 370 67 České Budějovice			
Dokumentace pro povolení zám. ERO			
Část: Požární bezpečnostní řešení stávky			
Číslo výkresu: 04			



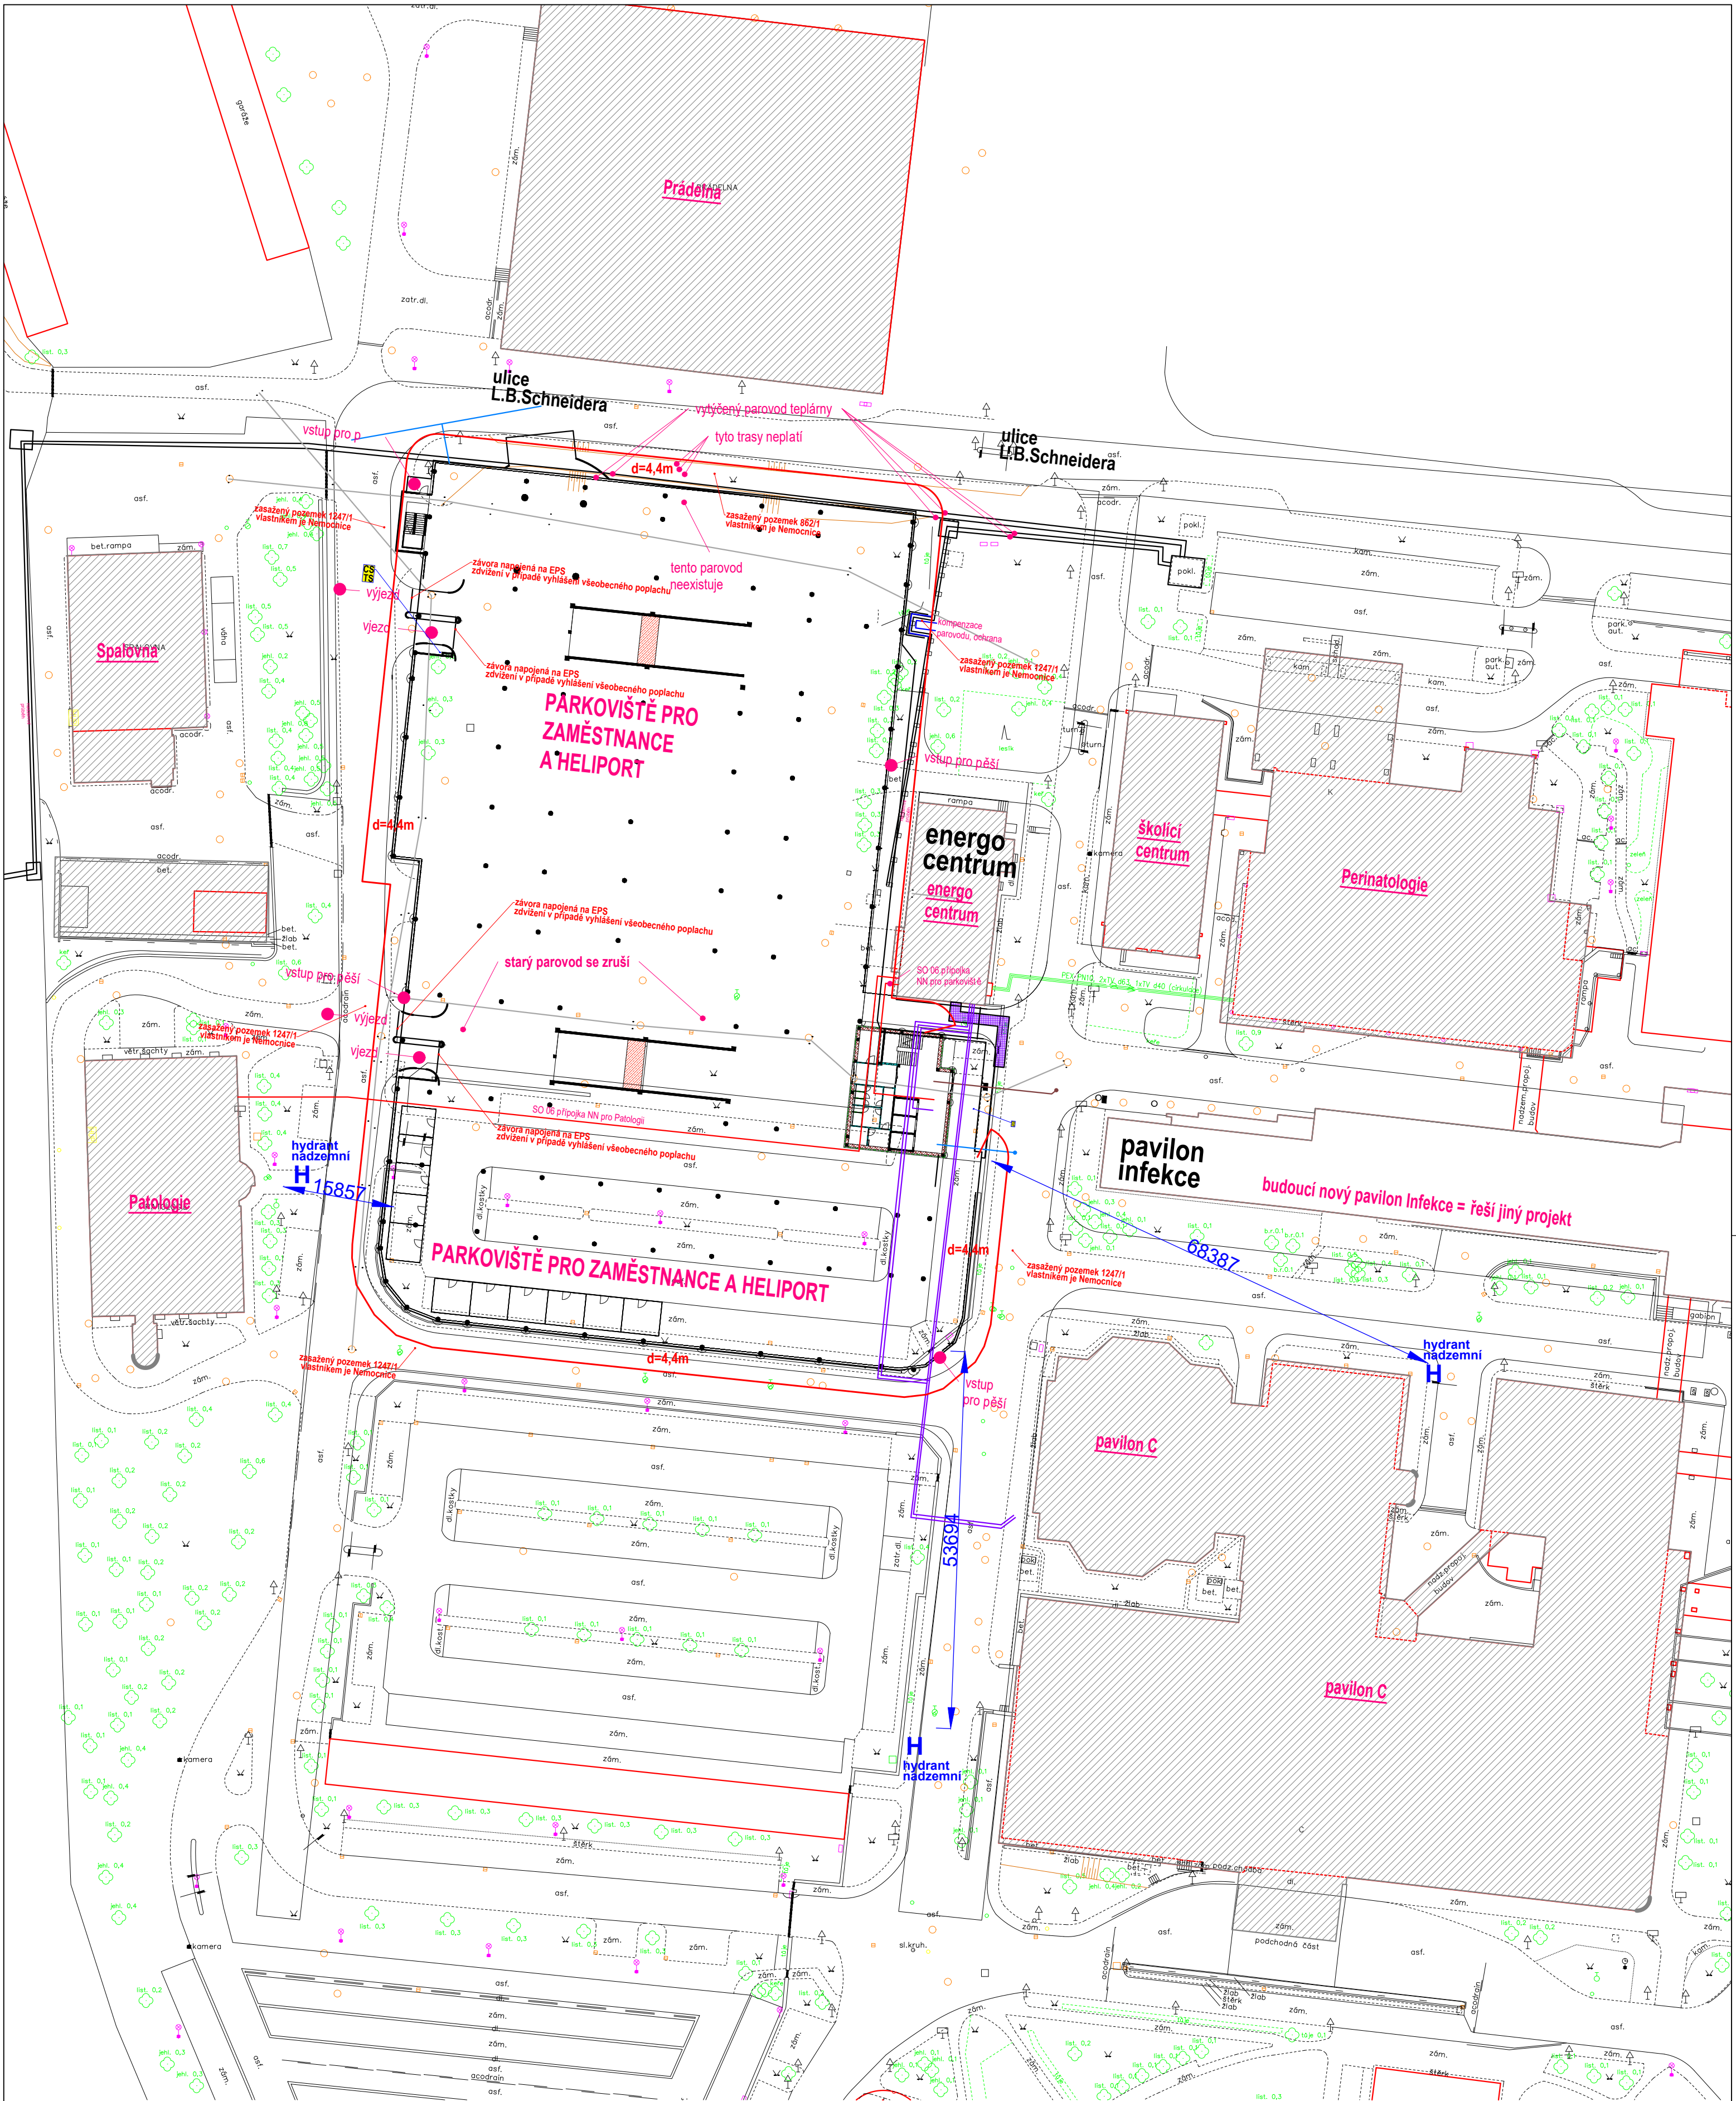

		<b>AGP nova spol. s r.o.</b> Tř. 28. října 17 370 01 České Budějovice Tel: 387 021 812 Fax: 387 316 076 E-mail: agpnova@agpnova.cz www.agpnova.cz	
Vypracoval		Odpovědný projektant Profese PBR: Ing. R. Meinel	Architekt
Název akce:		<b>PARKOVIŠTĚ PRO ZAMĚSTNANCE A HELIPORT</b>	
Místo stavby:		Areál Nemocnice České Budějovice	
Investor:		Nemocnice České Budějovice a.s., B. Němcové 585/54 370 87 České Budějovice	
Část:		Požární bezpečnostní řešení stavby	
Příloha:		situace	
Obecní úřad		České Budějovice	
Krajský úřad		Jihočeský	
Datum		01/2025	
Formát		420x594	
Měřítko		1:600	
Číslo zakázky		2024-062	
Stupeň		DOKUMENTACE PRO POVOLENÍ ZÁMĚRU	
Číslo výkresu		<b>05</b>	