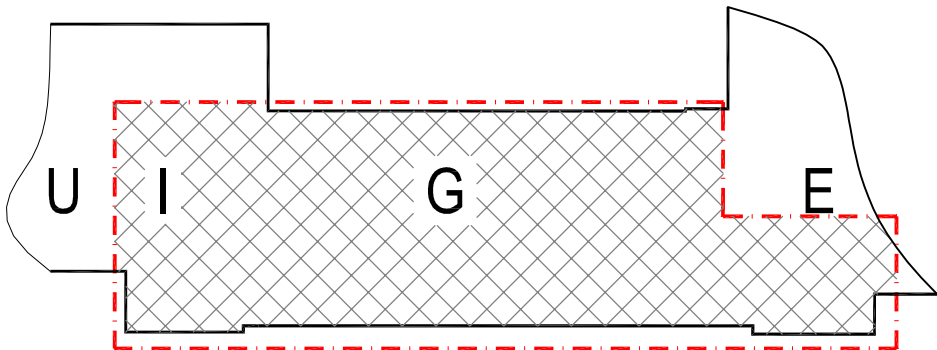


 
 



LEGENDA POTRUBÍ

- /PONECHAT
- PŘÍVOD OTOPNÉ VODY - OT (75°C)
- VRAT OTOPNÉ VODY - OT (55°C)
- PŘÍVOD POVÝŠENÉHO EKVITERMU (90°C)
- VRAT POVÝŠENÉHO EKVITERMU (58°C)



±0,000 = 396,07 m n.m. (ÚROVEŇ PODLAHY 1.NP BUDOVY G)

Generální projektant: Tomický & Martiňák www.a-tomic.cz				Hlavní inženýr projektu: ING. PETR TOMICKÝ číslo autorizace 1004721 obor autorizace IP00		Investor: <div>NEMOCNICE PÍSEK</div>  Nemocnice Písek, a.s. Karla Čapka 589 397 01 Písek				
Název stavby: NEMOCNICE PÍSEK, a.s. STAVEBNÍ ÚPRAVY LŮŽKOVÝCH JEDNOTEK INTERNY V BUDOVĚ G				Zakázkové číslo: DPS 13-2023		Paré:				
				Datum: 04-2024						
				Stupeň: PROVÁDĚNÍ STAVBY						
Zpracovatel: TRASKO Projekce, s. r. o. Na Nouzce 487/8, 682 01 Vyškov Tel: +420 777 738 229, E-mail: c.truchlik@trasko.cz			Oddíl: ÚT		Autorizace:					
Odpovědný projektant: ING. ČENĚK TRUHLÍK 		Vypracoval: ING. ČENĚK TRUHLÍK 						Kontroloval: VÁCLAV KREJČÍ 		
Objekt: SO 01 - BUDOVA G										
Název přílohy: PŮDORYS 1.PP - STAV 2024				Označení přílohy: D.1.01.4b-101		Formát: 2xA4 Měřítko: 1:100				