

POUŽITÉ ZNAČKY

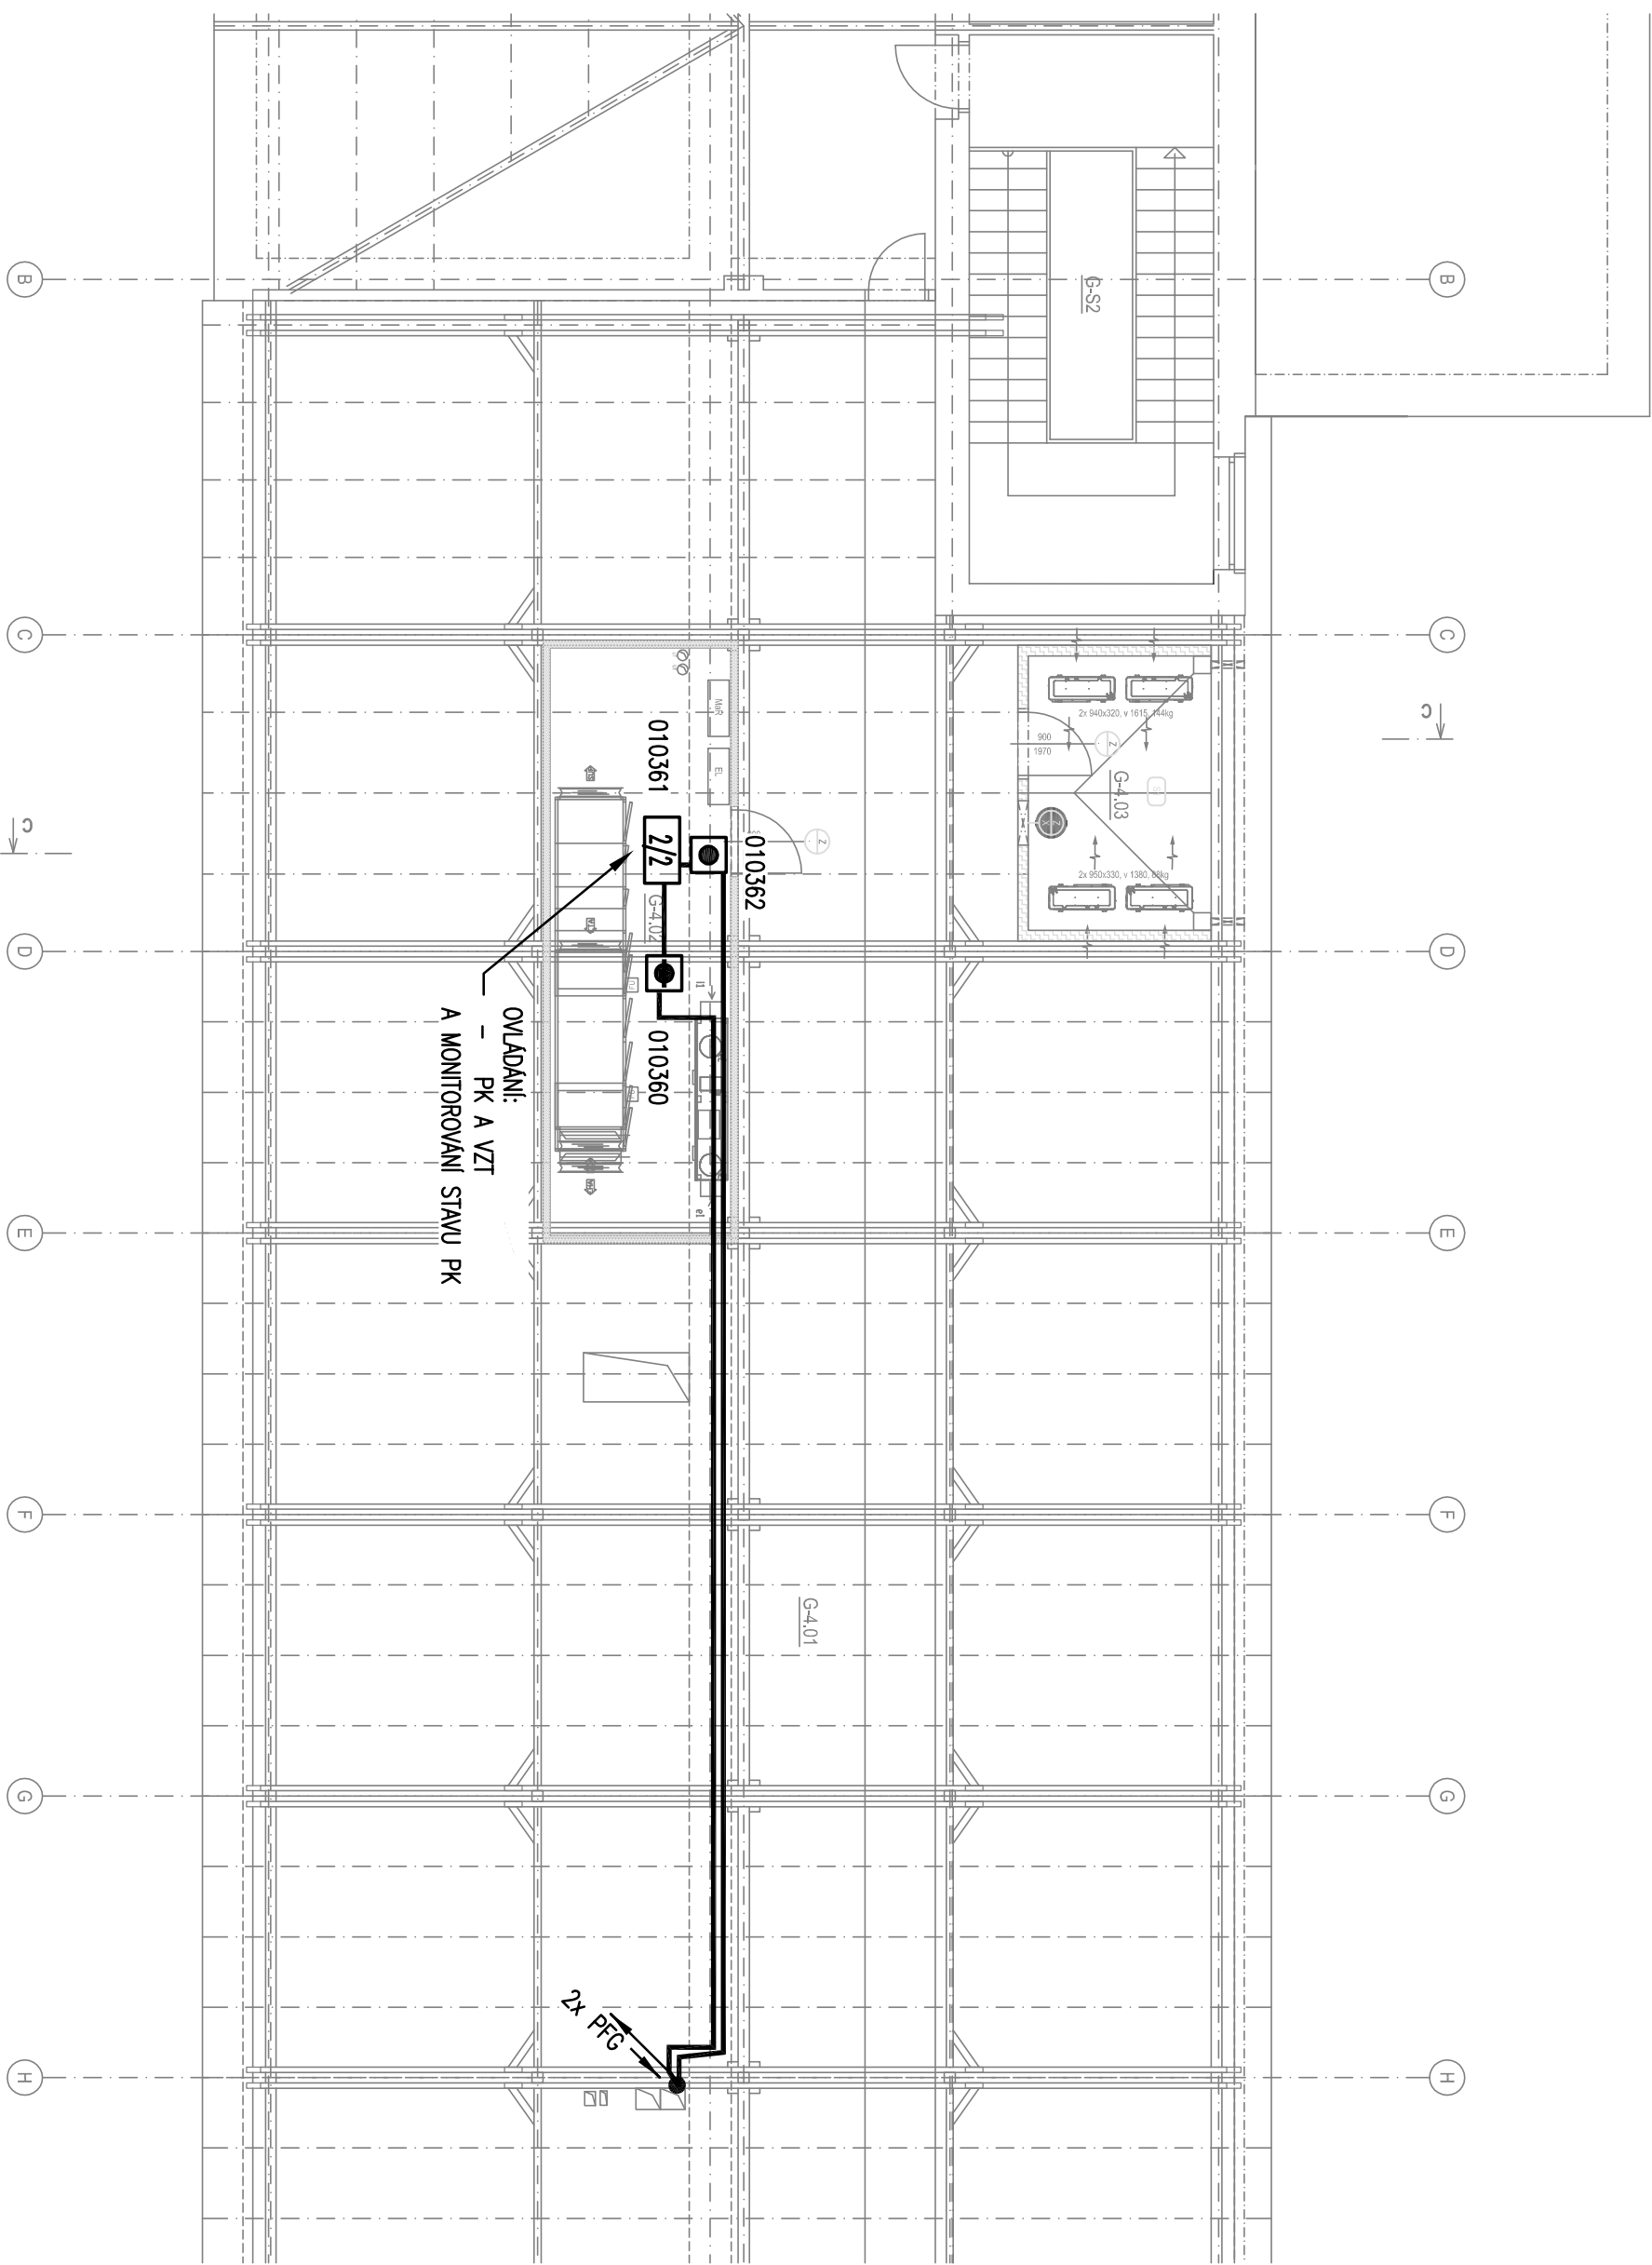
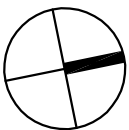
-  ÚSTŘEDNA EPS
-  OPTICKO–KOUŘOVÝ HLÁŠIČ
-  0–K HLÁŠIČ NAD PODHLEDEM
-  T
TEPLOTNĚ–DIFFERENCIÁLNÍ HLÁŠIČ
-  TLAČÍTKOVÝ HLÁŠIČ
-  V/V
V/V MODUL 1in/1out
-  2/2
V/V MODUL 2in/2out




POZNÁMKA

LEGENDA K POUŽITÝM KABELŮM A K NOSNÉMU MATERIÁLU EPS JE UVEDENA VE VÝKRESE "BLOKOVÁ SCHÉMATA EPS A NZS".

ZÁKLADNÍ ÚDAJE

- ROZVODNÁ SOUSTAVA: 1NPE, 230V, 50Hz, TN–S (ÚSTŘEDNA EPS, NZS)
2–24VDC, SELV (STRANA ROZVODŮ EPS)
2–100VAC, SELV (STRANA ROZVODŮ NZS)
- OCHRANA PŘED ÚRAZEM EL. PROUDEM DLE ČSN 33 2000–4–41 ed.2:
- OCHRANA PŘED NEBEZPEČNÝM DOTYKEM ŽIVÝCH ČÁSTÍ
- OCHRANA IZOLACÍ ŽIVÝCH ČÁSTÍ
 - OCHRANA KRYTY NEBO PŘEPÁŽKAMI
- OCHRANA PŘI PORUŠE
- AUTOMATICKÉ ODPOJENÍ V PŘÍPADĚ PORUCHY
 - OCHRANNÉ UZEMNĚNÍ A OCHRANNÉ POSPOJOVÁNÍ
 - OCHRANA MALÝM NAPĚTÍM
- PROSTŘEDÍ: DLE ČSN 33 2000–5–51, VIZ. PROTOKOL O URČENÍ VNĚJŠÍCH VLIVŮ
- ±0,000 = 396,07 m.n.m. (ÚROVEŇ PODLAHY 1.NP BUDOVY G)



Generální projektant: Tomíčky & Martiňák www.a-tomic.cz				Hlavní inženýr projektu: ING. PETR TOMÍČKÝ číslo autorizace 1004721 obor autorizace IP00	
Název stavby: NEMOCNICE PÍSEK, a.s. STAVEBNÍ ÚPRAVY LŮŽKOVÝCH JEDNOTEK INTERNY V BUDOVĚ G				Oddíl: EPS a NZS	
Zpracovatel: R.M.Elektro - Ing. Miroslav Rek Křemová 60, 602 00 Brno Tel.: +420 541 235 788 E-mail: projekce@melektro.cz		Vpracoval: ING. MIROSLAV REK		Kontroloval: ING. MIROSLAV REK	
Odpovědný projektant: ING. MIROSLAV REK		Vpracoval: ING. MIROSLAV REK		Kontroloval: ING. MIROSLAV REK	
Objekt: SO 01 - BUDOVA G					
Název přílohy: PŮDORYS KROVU - EPS		Investor:  NEMOCNICE PÍSEK Katale Čapka 589 397 01 Písek			
Označení přílohy: D.1.01.4h-205		Zadákové číslo: DPS 13-2023		Paré:	
		Datum: 04-2024			
		Stupeň: PROVÁDĚNÍ STAVBY			
		Autorizace:			
		Formát: 3x44			
		Měřítko: 1:100			