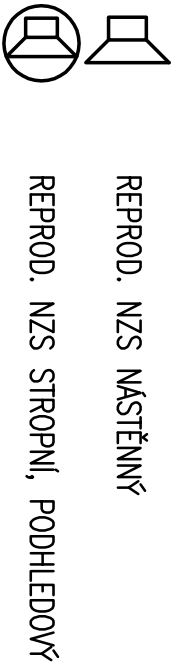


POUŽITÉ ZNAČKY



POZNÁMKA

----- OZVUČOVACÍ LINKY – KABELY “PFD”

PFD – KABEL 2x1,5 TŘÍDA REAKCE NA OHĚŇ B2(c0)sl d1, P30–R
KABELY JSOU PŘÍCHYCOVÁNY PEVNĚ KE STAVEBNÍ KONSTRUKCI DLE NORMOVÉ INSTALACE
POKUD NENÍ UVEDENO JINAK.

ZÁKLADNÍ ÚDAJE

ROZVODNÁ SOUSTAVA: 1NPE, 230V, 50Hz, TN–S (ÚSTŘEDNA EPS, NZS)

2–24VDC, SELV (STRANA ROZVODŮ EPS)

2–100VAC, SELV (STRANA ROZVODŮ NZS)

OCHRANA PŘED ÚRAZEM EL. PROUDEM DLE ČSN 33 2000–4–41 ed.2:

OCHRANA PŘED NEBEZPEČNÝM DOTYKEM ŽIVÝCH ČÁSTI

• OCHRANA IZOLACÍ ŽIVÝCH ČÁSTI

• OCHRANA KRYTY NEBO PŘEPÁŽKAMI

OCHRANA PŘI PORUŠE

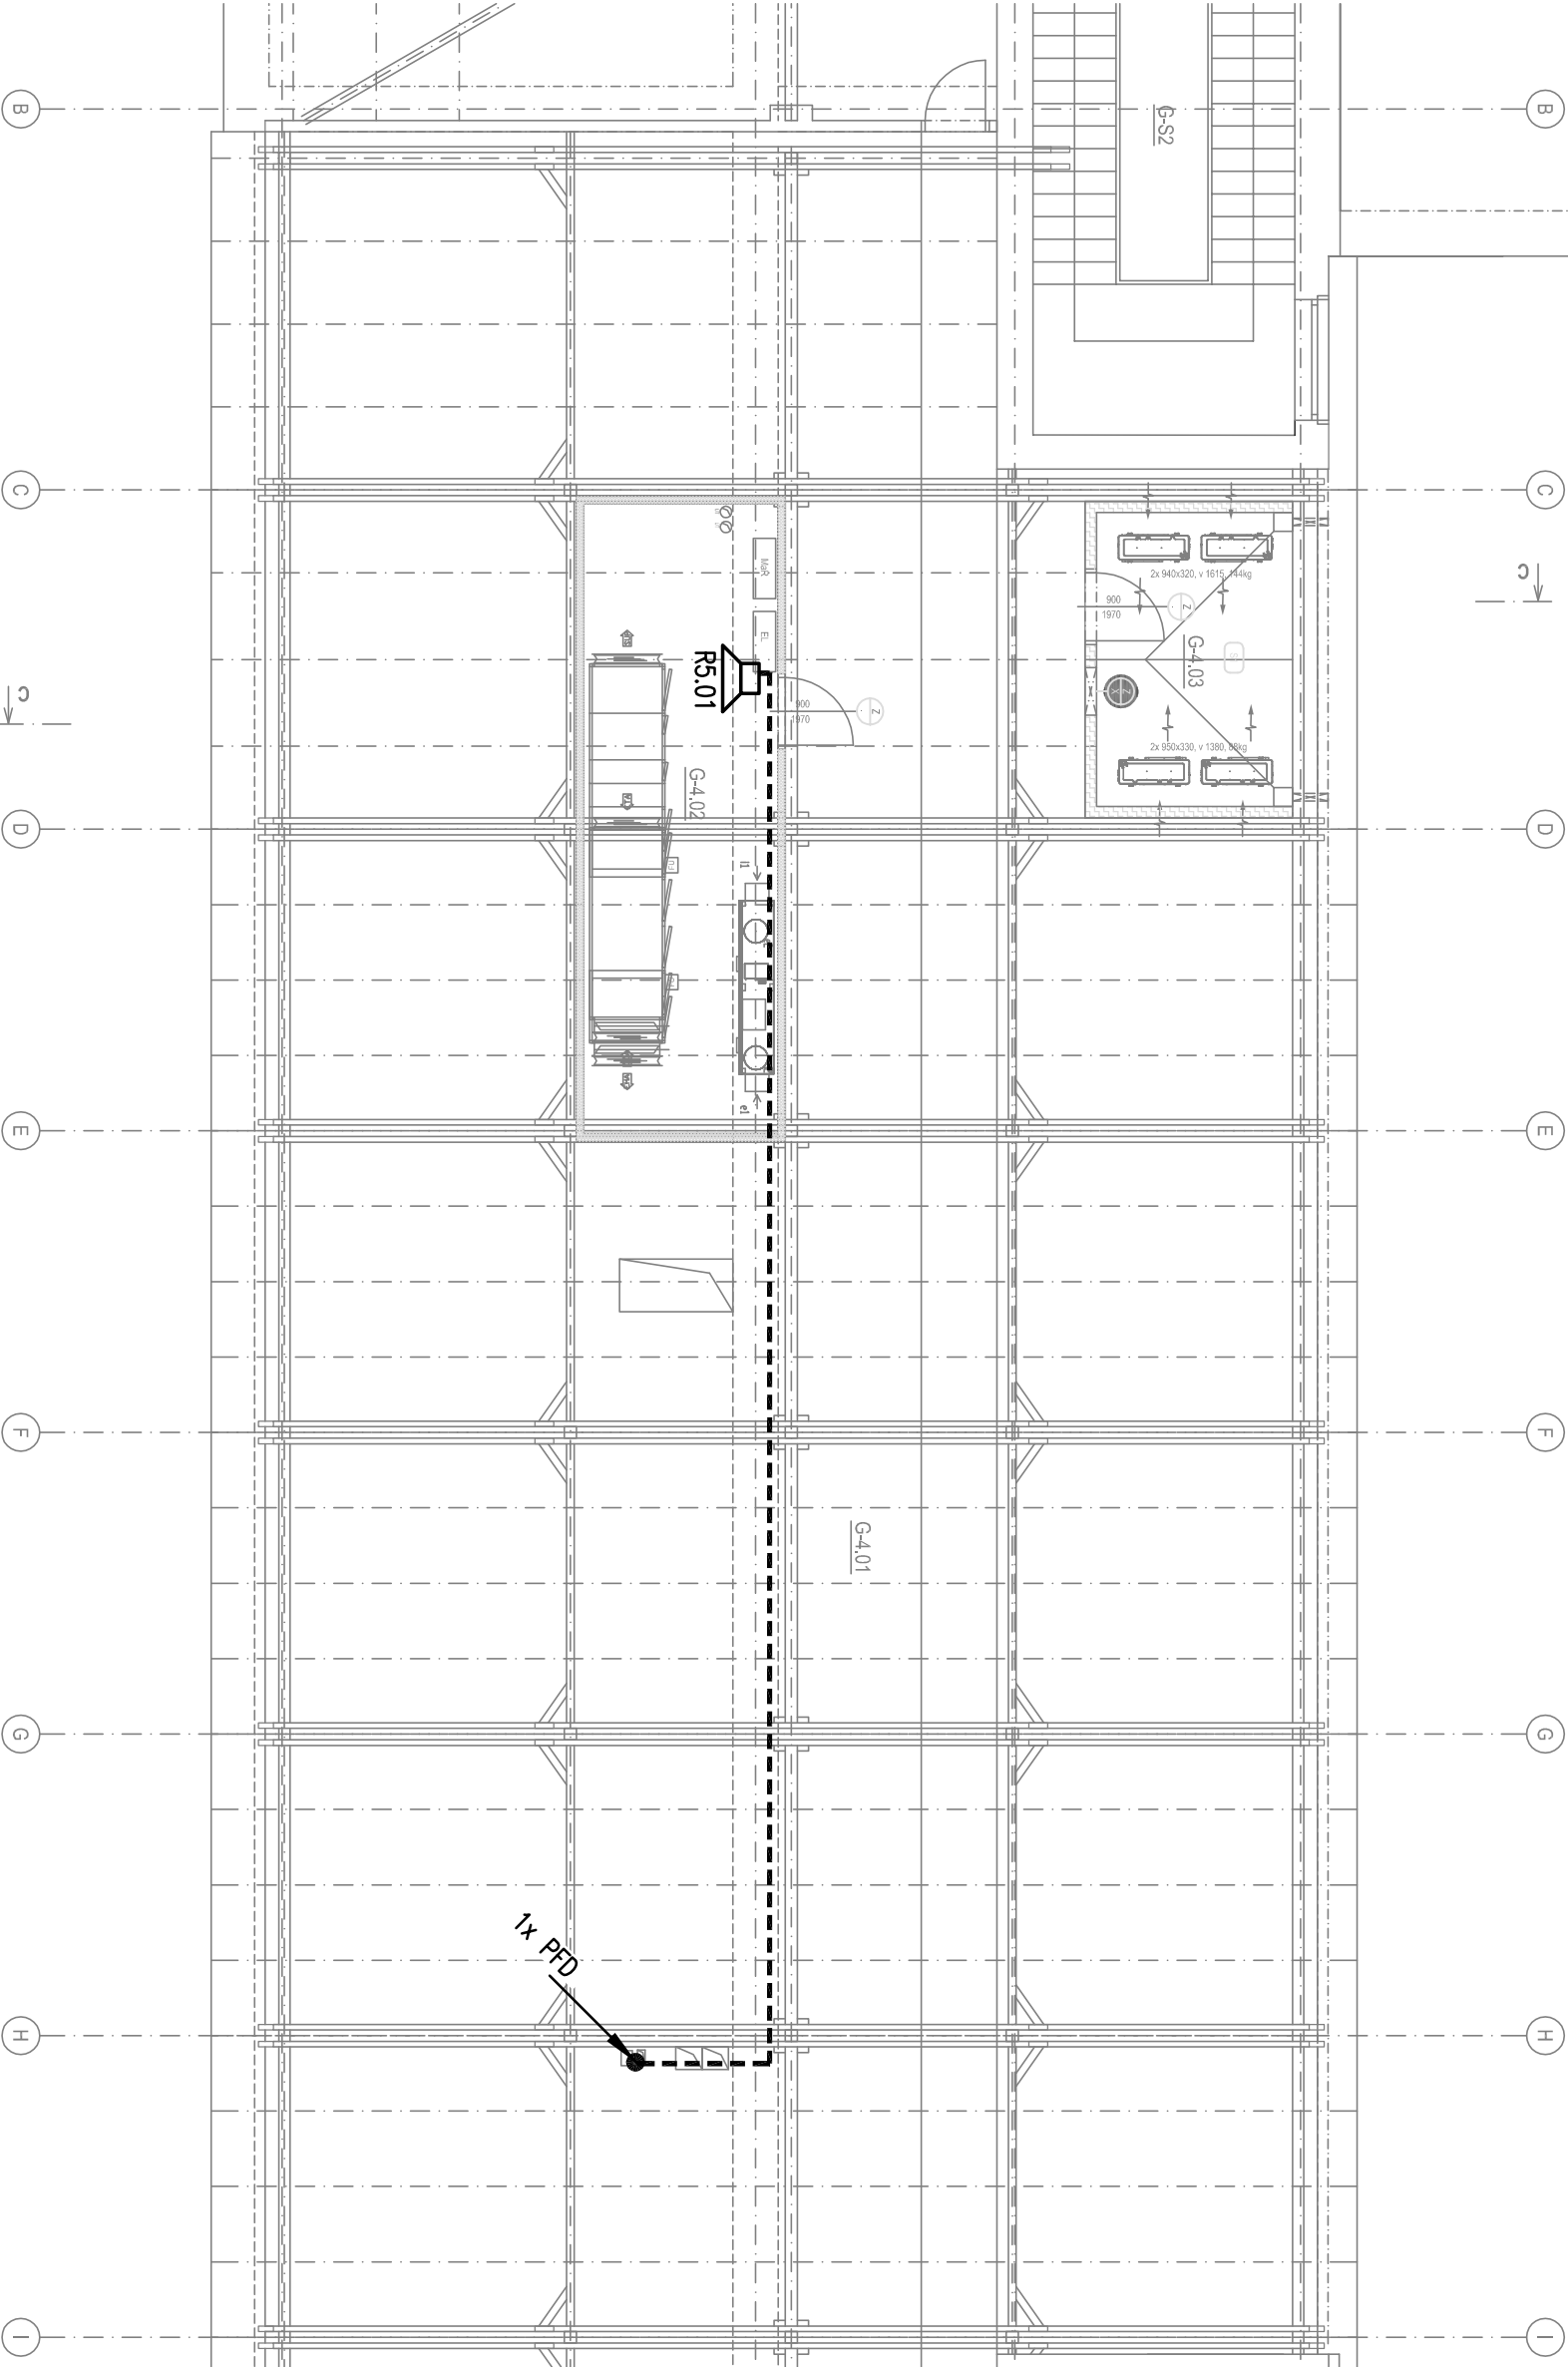
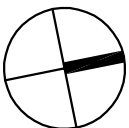
• AUTOMATICKÉ ODPOJENÍ V PŘÍPADĚ PORUCHY




• OCHRANNÉ UZEMNĚNÍ A OCHRANNÉ POSPOJOVÁNÍ

• OCHRANA MALÝM NAPĚTÍM

PROSTŘEDÍ: DLE ČSN 33 2000–5–51, VZ. PROTOKOL O URČENÍ VNĚJŠÍCH VLIVŮ

±0,000 = 396,07 m.n.m. (ÚROVEŇ PODLAHY 1.NP BUDOVY G)



Generální projektant: Tomíček & Marhánek www.a-tomic.cz				Hlavní inženýr projektu: ING. PETR TOMÍČKÝ číslo autorizace 1004721 obor autorizace IP00			
Název stavby: NEMOCNICE PÍSEK, a.s. STAVEBNÍ ÚPRAVY LŮŽKOVÝCH JEDNOTEK INTERNY V BUDOVĚ G				Investor:  NEMOCNICE PÍSEK Karlůvka 589 397 01 Písek Nemocnice Písek, a.s.			
				Zakázkové číslo: DPS 13-2023		Paré:	
				Datum: 04-2024			
				Suplét: PROVÁDĚNÍ STAVBY			
Zpracovatel: R.M.Elektro - Ing. Miroslav Rek Křenová 60, 602 00 Brno Tel.: +420 541 235 788 E-mail: projekte@melektro.cz		Oddíl: EPS a NZS		Autorizace:			
Odpovědný projektant: ING. MIROSLAV REK 		Vyraboval: ING. MIROSLAV REK		Kontroloval: ING. MIROSLAV REK			
Objekt: SO 01 - BUDOVA G							
Název přílohy: PŮDORYS KROVU - NZS		Označení přílohy: D.1.01.4h-209		Formát: 3x44 Měřítko: 1:100			