



LEGENDA MÍSTNOSTÍ	
-1.01	ČISTÁ PŘÍPRAVNÁ ZELENINY
-1.02	ČISTÁ PŘÍPRAVNÁ MASA
-1.03	DENNÍ MÍSTNOST
-1.04	KANCELÁŘ
-1.05	PŘÍPRAVA OSTATNÍ
-1.06	VARNA
-1.07	MYTÍ STOLNÍHO NÁDOBÍ
-1.08	KOMPLEKTACE A VÝDEJ
-1.09	MYTÍ PROVOZNÍHO NÁDOBÍ
-1.10	VÝDEJ PRO PERSONÁL
-1.11	VÝTLUK VAJEC
-1.12	SKLAD VOZÍKŮ A NÁDOBÍ
-1.13	CHODBA
-1.14	ROZVOVNÁ NN
-1.15	CHODBA

LEGENDA:

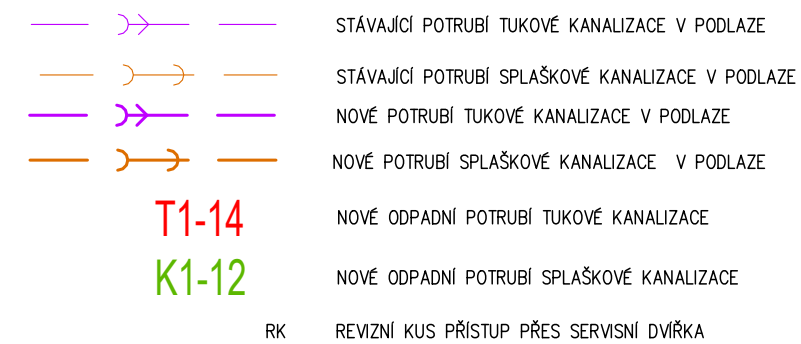

PROJEKTANT:		AGROPROJEKT JIHLAVA, spol. s r.o. Strojírenská 4/7, 586 01 Jihlava www.agroprojektjihlava.cz				
ZODP.PROJEKTANT:		Ing. Michal Havlíček		STUPEŇ DOKUMENTACE: DPS		
VYPRACOVAL:		Ing. Michal Havlíček		FORMÁT: 4x A4		
VEDOUCÍ PROJEKTU:		Martin Mandát		DATUM: 10/2025		
INVESTOR:		NEMOCNICE PRACHATICE, a.s. Nebahovská 1015, 383 01 Prachatice			AUTORIZACE:	
NÁZEV AKCE:		NEMOCNICE PRACHATICE SNÍŽENÍ ENERGETICKÉ NÁROČNOSTI KUCHYNĚ				
KRAJ:		Jihočeský kraj	MÍSTO:	k.ú. Prachatice		
ČÁST PROJEKTU:		SO 01 D.1.2. Technika prostředí staveb (TPS) D.1.2.1 TPS - ZDRAVOTNÉ TECHNICKÉ INSTALACE			ČÍSLO PARÉ:	
OBSAH:		PŮDORYS 1.PP - KANALIZACE		MĚŘÍTKO: 1:75	ČÍSLO VÝKRESU: SO 01 D.1.2.1.2.-4	REVIZE: 00