



PŮDORYS 1.NP


M 1:75

LEGENDA:

- HYDRANTOVÝ ROZVOD, POZINK IZ.
- STOUPACÍ POTRUBÍ HYDRANTOVÉHO ROZVODU

POZN: DETAIL HYDRANTU VIZ SAMOSTATNÝ VÝKRES "HYDRANTOVÝ ROZVOD"  
NEÚPLNÝ PŮDORYS 1. NP SLOUŽÍ POUZE K ORIENTACI PŘI UMÍSTOVÁNÍ HYDRANTOVÉ SKŘÍŇE

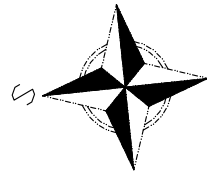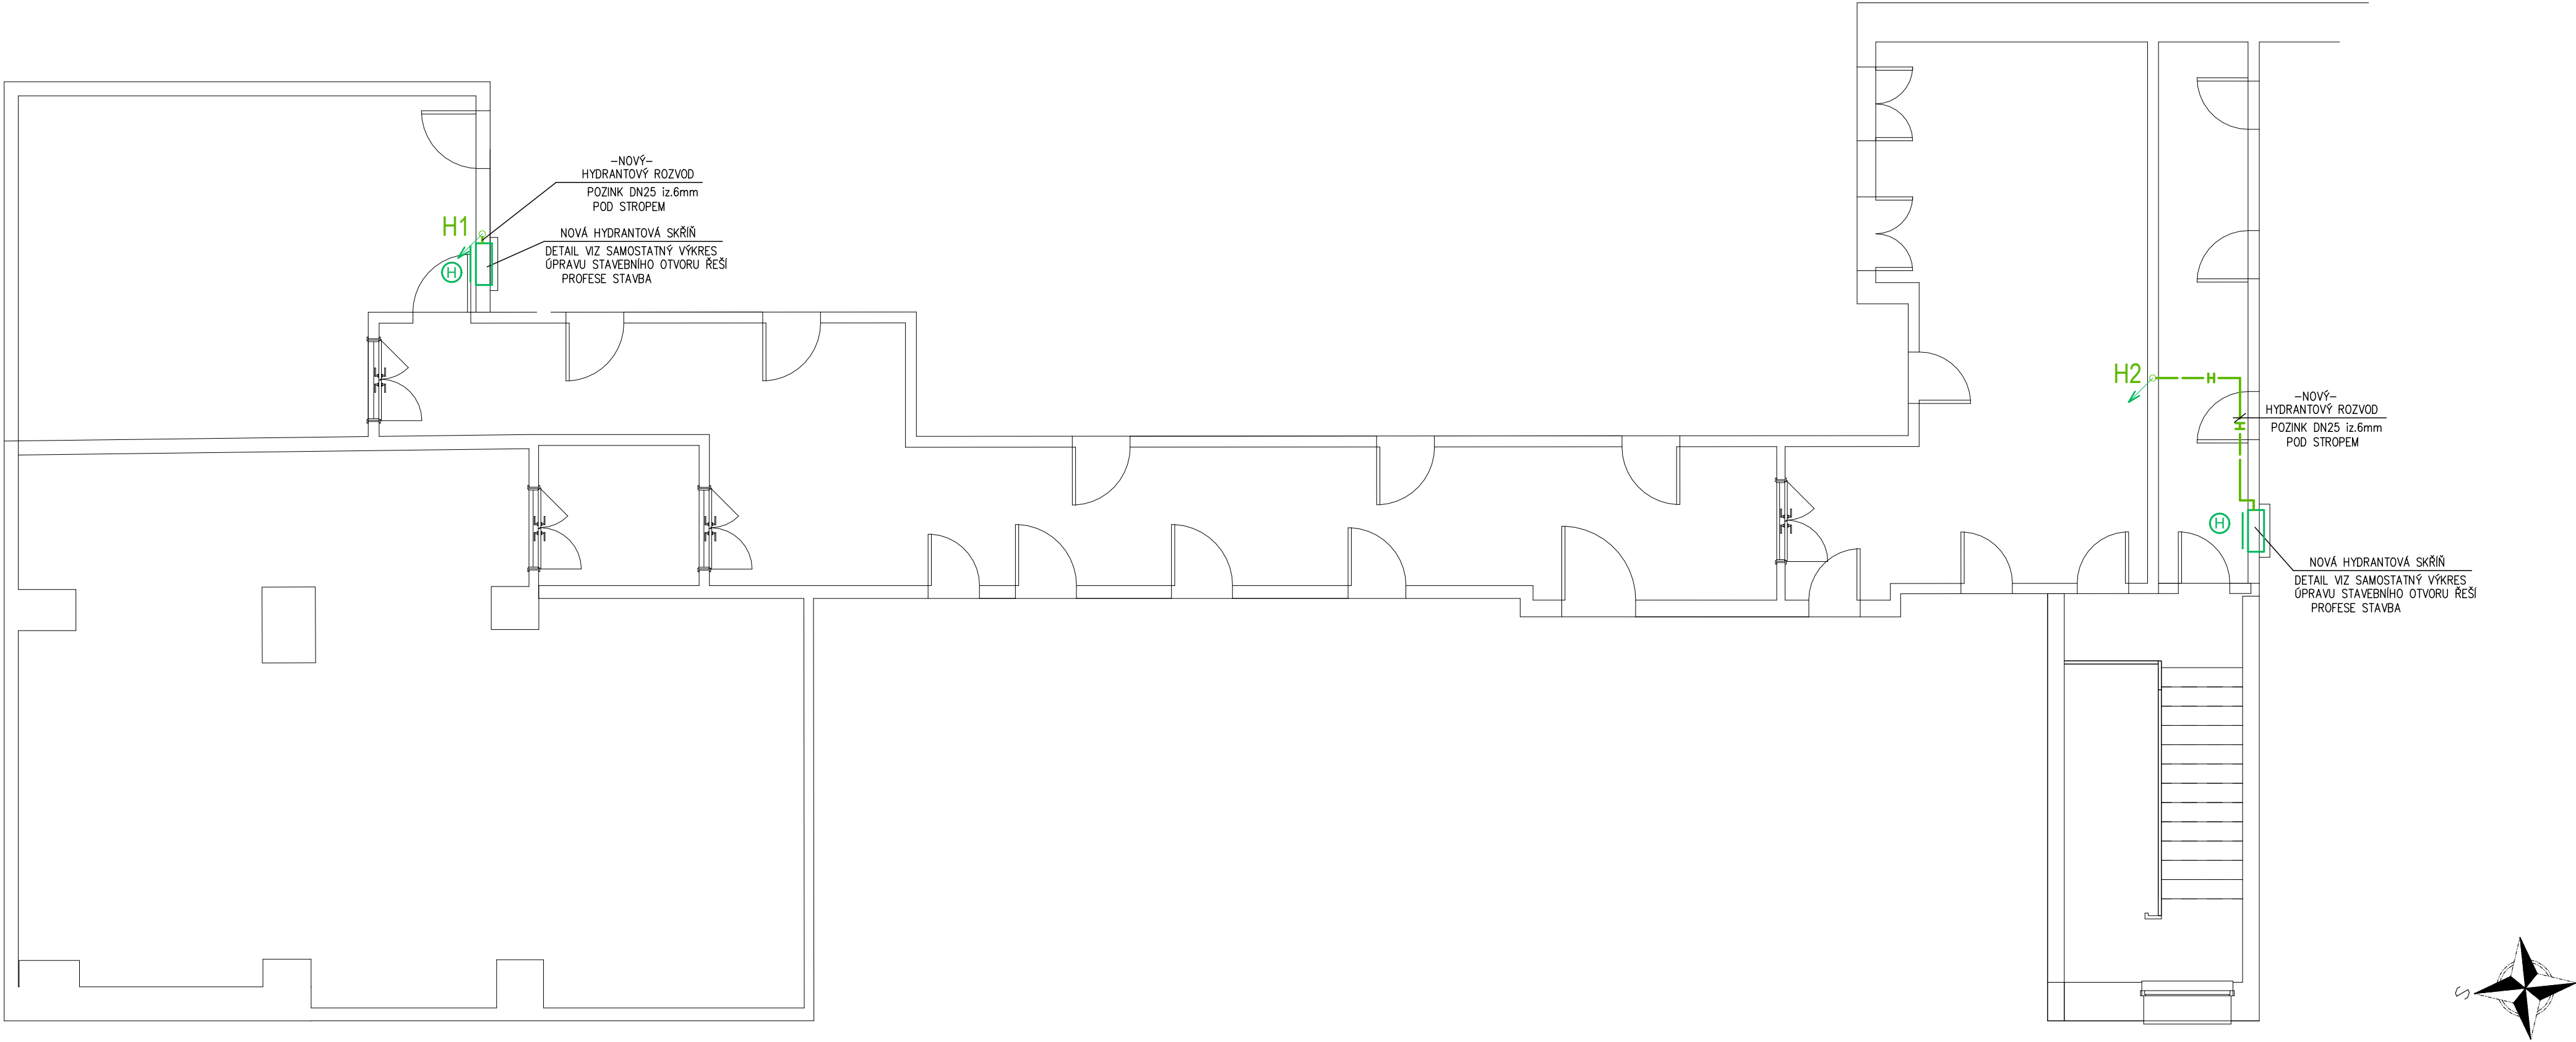

PROJEKTANT:		AGROPROJEKT JIHLAVA, spol. s r.o. Strojírenská 4/7, 586 01 Jihlava www.agroprojektjihlava.cz			
ZODP.PROJEKTANT:		Ing. Michal Havlíček		STUPEŇ DOKUMENTACE:   DPS	
VYPRACOVAL:		Ing. Michal Havlíček		FORMÁT:   4xA4	
VEDOUČÍ PROJEKTU:		Martin Mandát		DATUM:   10/2025	
INVESTOR:		NEMOCNICE PRACHATICE, a.s. Nebahovská 1015, 383 01 Prachatice			AUTORIZACE:
NÁZEV AKCE:		NEMOCNICE PRACHATICE SNÍŽENÍ ENERGETICKÉ NÁROČNOSTI KUCHYNĚ			
KRAJ:		Jihočeský kraj	MÍSTO:	k.ú. Prachatice	
ČÁST PROJEKTU:		SO 01 D.1.2. Technika prostředí staveb (TPS) D.1.2.1 TPS - ZDRAVOTNĚ TECHNICKÉ INSTALACE			ČÍSLO PARÉ:
OBSAH:		PŮDORYS 1.NP - VODOVOD		MĚŘÍTKO:   1:75	ČÍSLO VÝKRESU:   SO 01 D.1.2.1.2.-2   REVIZE:   00