



VZT 2.NP 9,7kW; 70/50°C; 14,49kPa

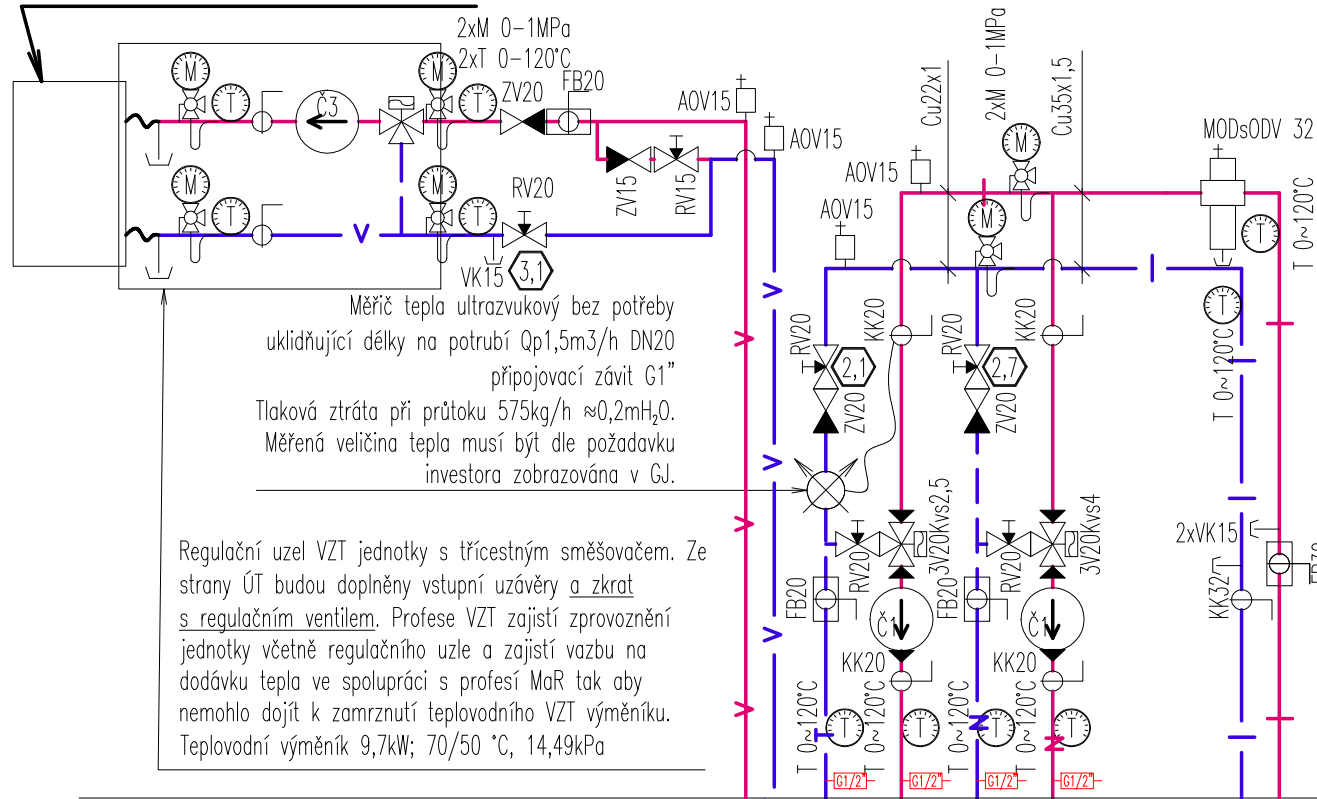


VZT CYTOSTATIKA 16kW, 80/60°C

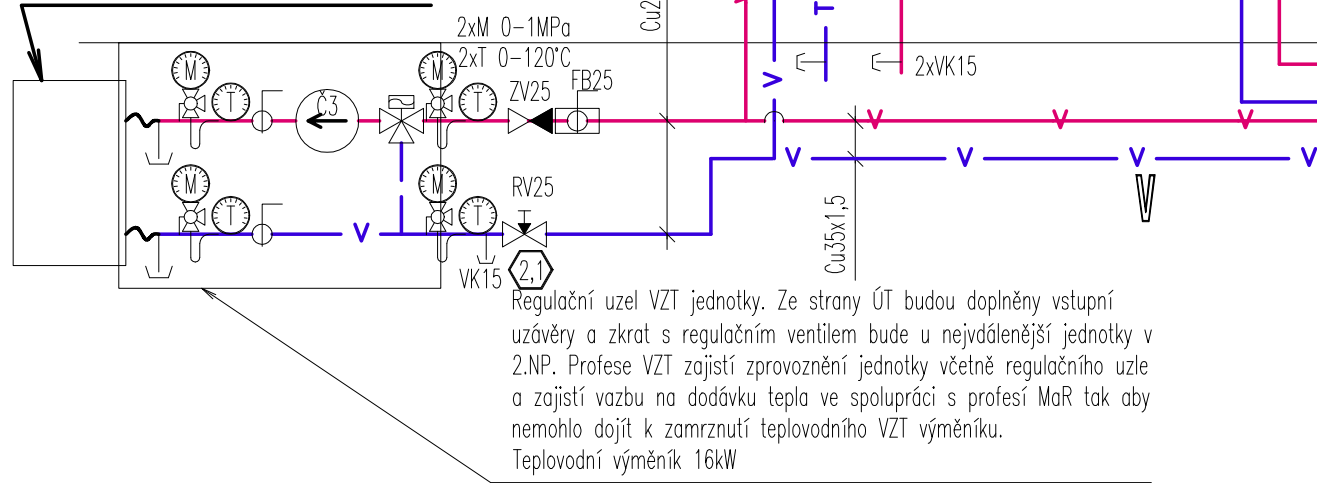

Stávající oběhové čerpadlo Grundfos UPS 25-60 bude vyměněno za oběhové čerpadlo vysoceúčinné s integrovaným automatickým řízením výkonu; 25/1-6; 4~40W; 0,44A; 230V; -10~110°C; dopravní výška max.:6m; průtok max.:3,8m3/h

Rozdělovač a sběrač ve strojovně ÚT 1.PP objektu parc.č.1973 bývalé pracoviště RTG

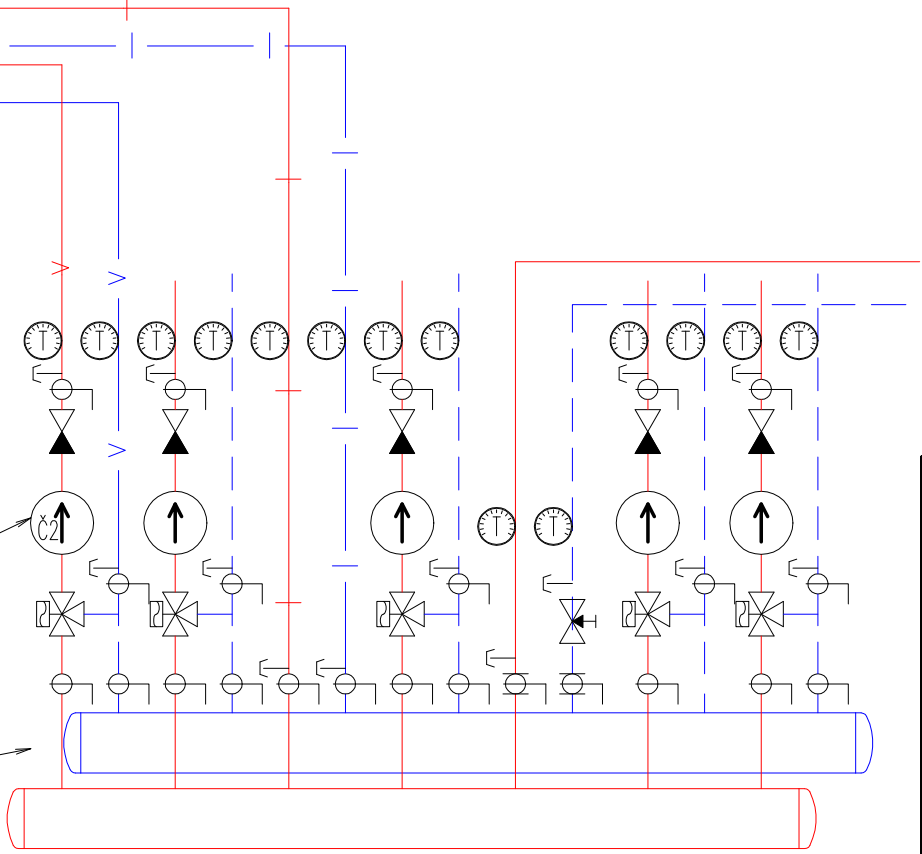

LEGENDA ARMATUR

- KK - KULOVÝ KOHOUT
- FB - FILTRBALL (KULOVÝ UZÁVĚR S FILTREM)
- ZV - ZPĚTNÝ VENTIL
- RV - REGULAČNÍ VENTIL
- F - FILTR
- Č - ČERPADLO
- T - TEPLOMĚR
- MK - KULOVÝ KOHOUT SE ZAJIŠTĚNÍM
- VK - VYPUŠTĚČÍ KOHOUT
- AOV - AUTOMATICKÝ ODVZDUŠŇOVACÍ VENTIL
- 3V - TŘÍCESTNÝ ŠMĚŠOVAČ(VENTIL) - DODÁVKA MaR
- MODsODV - MAGNETICKÝ ODLUČOVAČ NEČISTOT S ODLUČOVAČEM VZDUCHU
- MĚŘIČ TEPLA - DODÁVKA MaR
- M - MANOMETR
- MANOMETROVÝ KOHOUT
- MANOMETROVÁ SMYČKA
- G1/2 - PŘECHOD POTRUBÍ

LEGENDA ČERPADEL

- Č1 - Nové oběhové čerpadlo vysoceúčinné s integrovaným automatickým řízením výkonu; 25/1-8; 4~75W; 0,66A; 230V; -10~110°C; dopravní výška max.:7,5m; průtok max.:4,8m3/h
- Č2 - Nové oběhové čerpadlo vysoceúčinné s integrovaným automatickým řízením výkonu; 25/1-6; 4~40W; 0,44A; 230V; -10~110°C; dopravní výška max.:6m; průtok max.:3,8m3/h
- Č3 - oběhové čerpadlo - součástí regulačního uzlu vzt jednotky

LEGENDA TOPNÝCH OKRUHŮ

- T - OKRUH NÁSTAVBY NOVÉ UBYTOVNY Q=11495W; m=494kg/h; 65/45°C
- X - OKRUH LÉKARNY V OBJEKTU BÝVALÉ VRÁTNICE Q=18546W; m=797kg/h; 65/45°C
- V - OKRUH VZDUCHOTECHNIKY Q=25700W; m=1,105kg/h; 80/60°C
- I - PŘÍVOD TEPLA Q=30041W; m=1292kg/h; 80/60°C

Jan Plucar	tel.: 728 405 333, E-mail: plucar.vvp@seznam.cz	Razítko:		
	Karlovo nám., 377 01 Jindřichův Hradec, IČO: 06346707			
Vypracoval: Jan PLUCAR	Kontrola: Jan PLUCAR			
Investor: Nemocnice Prachatice a.s., Nebahovská 1015, 38301 Prachatice				
Místo: parc.č. st. 2138, st. 2664, k.ú. Prachatice				
Akce:	Stupeň PD: DPS	Podpis: Arch.č.: 24/20 Datum: 3/2020		
Úprava lékárny Nemocnice Prachatice a.s. D.1.4.2 Ústřední vytápění				
Obsah:	Formát: 3xA4	Měřítko: 1:20	číslo výkresu: 6	p a r e:
SCHEMA ZAPOJENÍ STROJOVNY ÚT				