


2x vzduchem chlazený kondenzátor
Chladicí výkon 2 x 99,93 kW
Hmotnost 2 x 253 kg
Regulace plynulá s EC motory
akustický tlak v 10m
pro jeden kondenzátor 32dB(A)

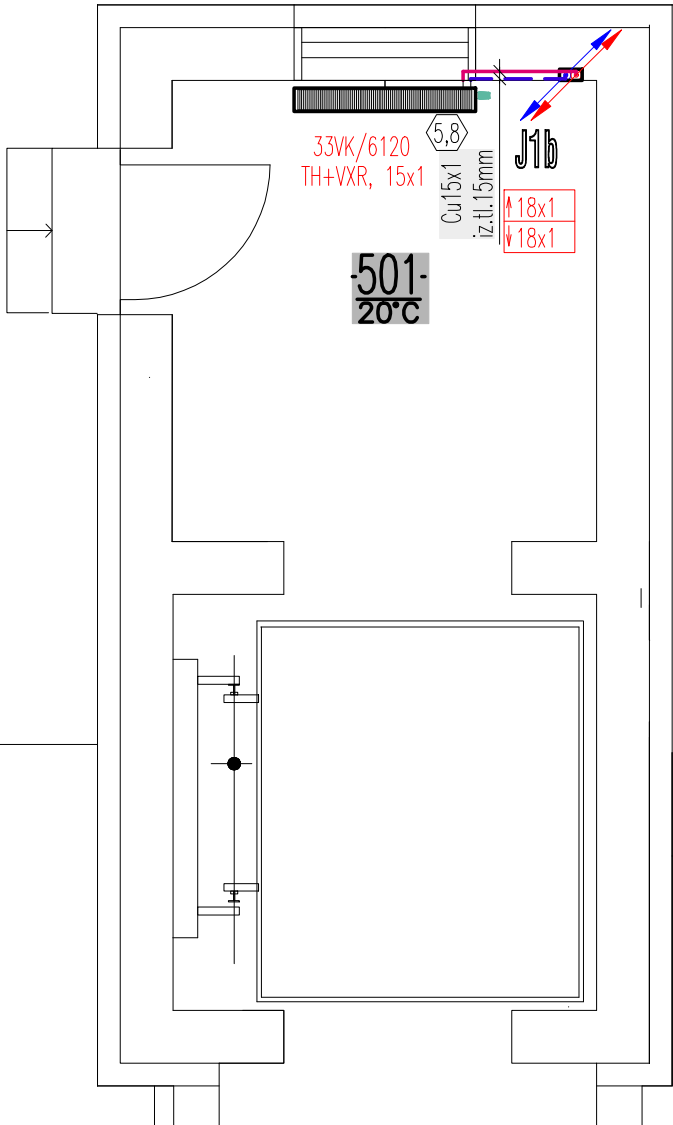

Jan Plucar

tel.: 728 405 333, E-mail: plucar.vvp@seznam.cz
Karlova 30/IV., 377 01 Jindřichův Hradec, IČO: 06346707

Razítko:

Vypracoval: Jan PLUCAR

Kontrola: Jan PLUCAR

Investor: Nemocnice České Budějovice, a.s., B. Němcové 585/54, České Budějovice

Místo: Horní areál Nemocnice České Budějovice a.s., pavilon "C"

Akce: Stupeň PD: DPS

**PŘÍSTAVBA, NÁSTAVBA A STAVEBNÍ ÚPRAVY PAVILONU „C“ – A
NA ODDĚLENÍ HEMODIALÝZY A GASTRO
D.1.4.2 – VYTÁPĚNÍ, ROZVODY CHLADU**

Podpis: 5/20 Datum: 1/2020

Obsah: PŮDORYS STŘECHY 5.NP

Formát: 4xA4 Měřítko: 1:50

číslo výkresu: 8
p a r e: