


LEGENDA VZT

- IZOLACE POŽÁRNÍ EI30
- POŽÁRNÍ Klapka EIS30

SCHÉMA AREÁLU

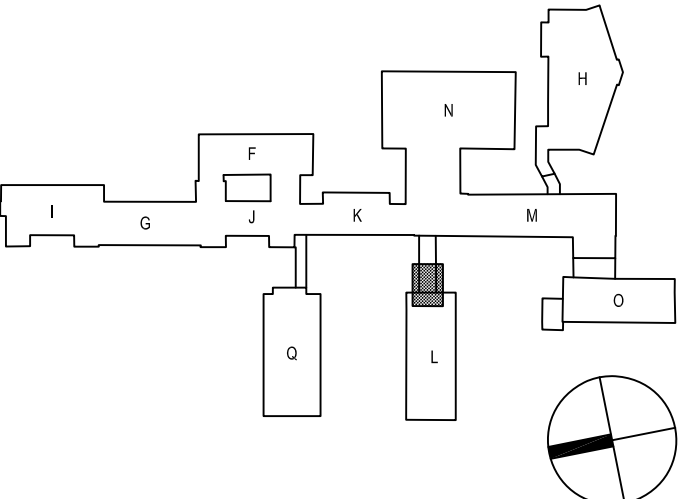

±0,000 = 263,200 m n.m.

Revize	Vypracoval	Popis revize	Datum

LT PROJEKT PROJEKTOVÁNÍ ZDRAVOTNICKÉ VÝSTAVBY		Hlavní inženýr projektu: ING. PETR TOMICKÝ Vedoucí projektant zakázky: ING. PETR TOMICKÝ	Investor: NEMOCNICE PÍSEK Nemocnice Písek, a.s. Karla Čapka 589 397 23 Písek
Profese: VZT	Zpracovatel dílu: Jan Leznar Klimova 6, 616 00 Brno Tel: +420 606 724 479 E-mail: leznar@projekce-vzt.cz		Autorizace:
Odpovědný projektant: JAN LEZNAR	Vypracoval: JAN LEZNAR	Kontroloval: JAN LEZNAR	
Akce: NEMOCNICE PÍSEK, a.s. SOC. ZÁZEMÍ CHIR. ODDĚLENÍ - I. ETAPA		Zakázkové číslo: DPS 01 - 2020 Datum: 02 - 2020 Stupeň: PRO PROVÁDĚNÍ STAVBY Formát: 8 A4	Paré: 8 A4
Obsah: PŮDORYS PŮDY A ŘEZY		Měřítko: 1:50	Číslo výkresu: D.1.01.4f-103