


2.NP

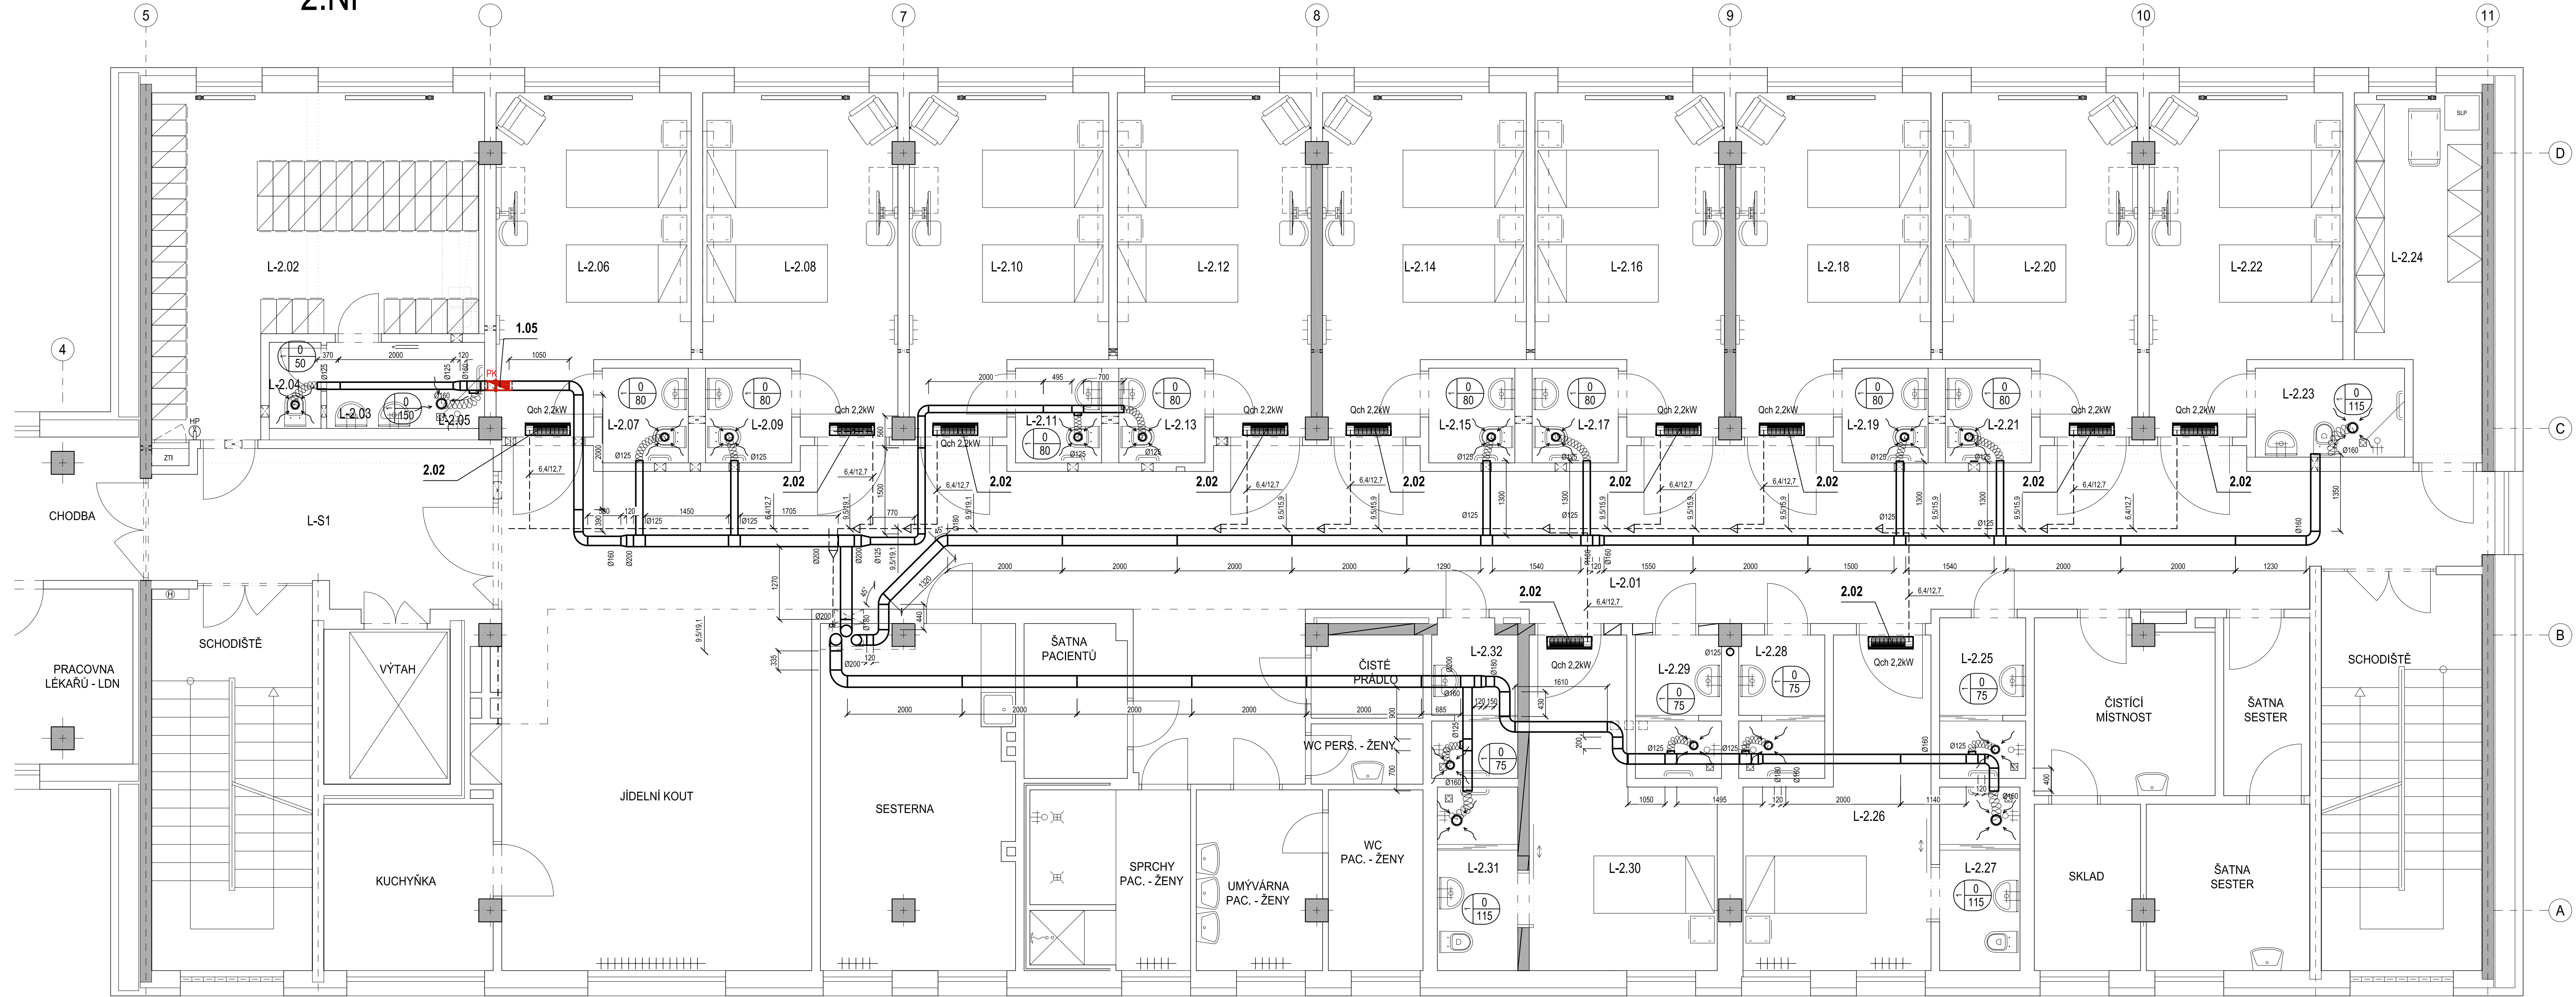


LEGENDA MÍSTNOSTÍ			LEGENDA MÍSTNOSTÍ		
Č.M.	NÁZEV MÍSTNOSTI	m²	Č.M.	NÁZEV MÍSTNOSTI	m²
L-2.01	CHODBA	91,8	L-2.18	POKOJ - 2 L	18,2
L-2.02	ŠATNA ZAMĚSTNANCŮ	27,7	L-2.19	HYGIENICKÉ ZÁZEMÍ	2,6
L-2.03	UMÝVÁRNA ZAMĚSTNANCŮ	2,7	L-2.20	POKOJ - 2 L	18,2
L-2.04	WC ZAMĚSTNANCŮ	1,4	L-2.21	HYGIENICKÉ ZÁZEMÍ	2,6
L-2.05	SPRCHA ZAMĚSTNANCŮ	1,6	L-2.22	POKOJ - 2 L	18,2
L-2.06	POKOJ - 2 L	18,2	L-2.23	HYGIENICKÉ ZÁZEMÍ	4,1
L-2.07	HYGIENICKÉ ZÁZEMÍ	2,6	L-2.24	SKLAD	12,5
L-2.08	POKOJ - 2 L	18,2	L-2.25	SPRCHA PACIENTI MUŽI 1	4,3
L-2.09	HYGIENICKÉ ZÁZEMÍ	2,6	L-2.26	HYGIENICKÉ ZÁZEMÍ	4,6
L-2.10	POKOJ - 2 L	18,6	L-2.27	POKOJ - 1 L	15,0
L-2.11	HYGIENICKÉ ZÁZEMÍ	2,6	L-2.28	SPRCHA PACIENTI ŽENY 1	3,9
L-2.12	POKOJ - 2 L	18,1	L-2.29	SPRCHA PACIENTI ŽENY 2	3,9
L-2.13	HYGIENICKÉ ZÁZEMÍ	2,8	L-2.30	POKOJ - 1 L	15,0
L-2.14	POKOJ - 2 L	18,0	L-2.31	HYGIENICKÉ ZÁZEMÍ	4,7
L-2.15	HYGIENICKÉ ZÁZEMÍ	2,8	L-2.32	SPRCHA PACIENTI MUŽI 2	4,2
L-2.16	POKOJ - 2 L	17,7	L-S1	CHODBA KOM. VERTIKÁLY	15,8
L-2.17	HYGIENICKÉ ZÁZEMÍ	2,6			

LEGENDA VZT

POŽÁRNÍ KLAPKA EIS30

SCHÉMA AREÁLU

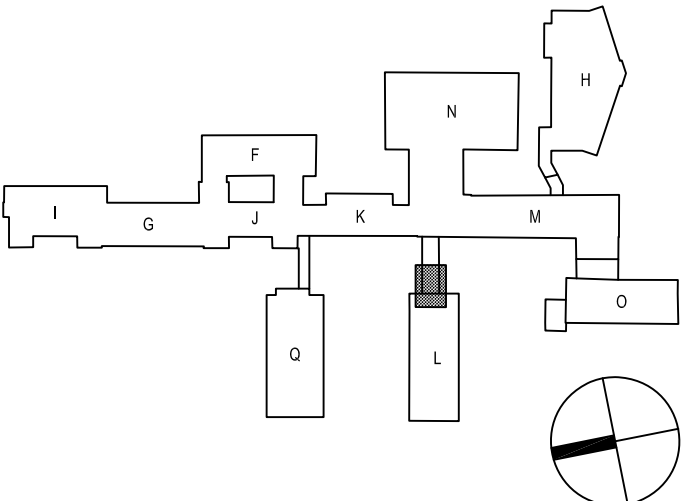

±0,000 = 263,200 m n.m.

Revize	Vypracoval	Popis revize	Datum
LT PROJEKT PROJEKTOVÁNÍ ZDRAVOTNICKÝCH STAVBY			
Profese:	Zpracovatel dílu:	Hlavní inženýr projektu:	Investor:
VZT	Jan Leznar Klimova 6, 616 00 Brno Tel.: +420 606 724 479 E-mail: leznar@projekte-vzt.cz	ING. PETR TOMICKÝ	Nemocnice Písek, a.s. Karlův náměstí 589 397 23 Písek
Odporující projektant:	Vypracoval:	Kontroloval:	Autorizace:
JAN LEZNAR	JAN LEZNAR	JAN LEZNAR	
Akce: NEMOCNICE PÍSEK, a.s. SOC. ZÁZEMÍ CHIR. ODDĚLENÍ - I. ETAPA		Zakázkové číslo: DPS 01 - 2020	Paré:
Objekt: REKONSTRUKCE ČÁSTI 2.NP BUDOVI L		Datum: 02 - 2020	
Obsah: PŮDORYS 2.NP		Stupeň: PRO PROVEDENÍ STAVBY	
		Formát: 12 A4	
		Měřítko: 1:50	Číslo výkresu: D.1.01.4f-101