


FÁZE IV.

BAZÉNOVÝ VÝMĚNÍK  
36kW, 70/50°C,  
TLAKOVÁ ZTRÁTA 9kPa

VANOVÝ VÝMĚNÍK 6kW;  
70/50°C, TLAKOVÁ  
ZTRÁTA 9kPa

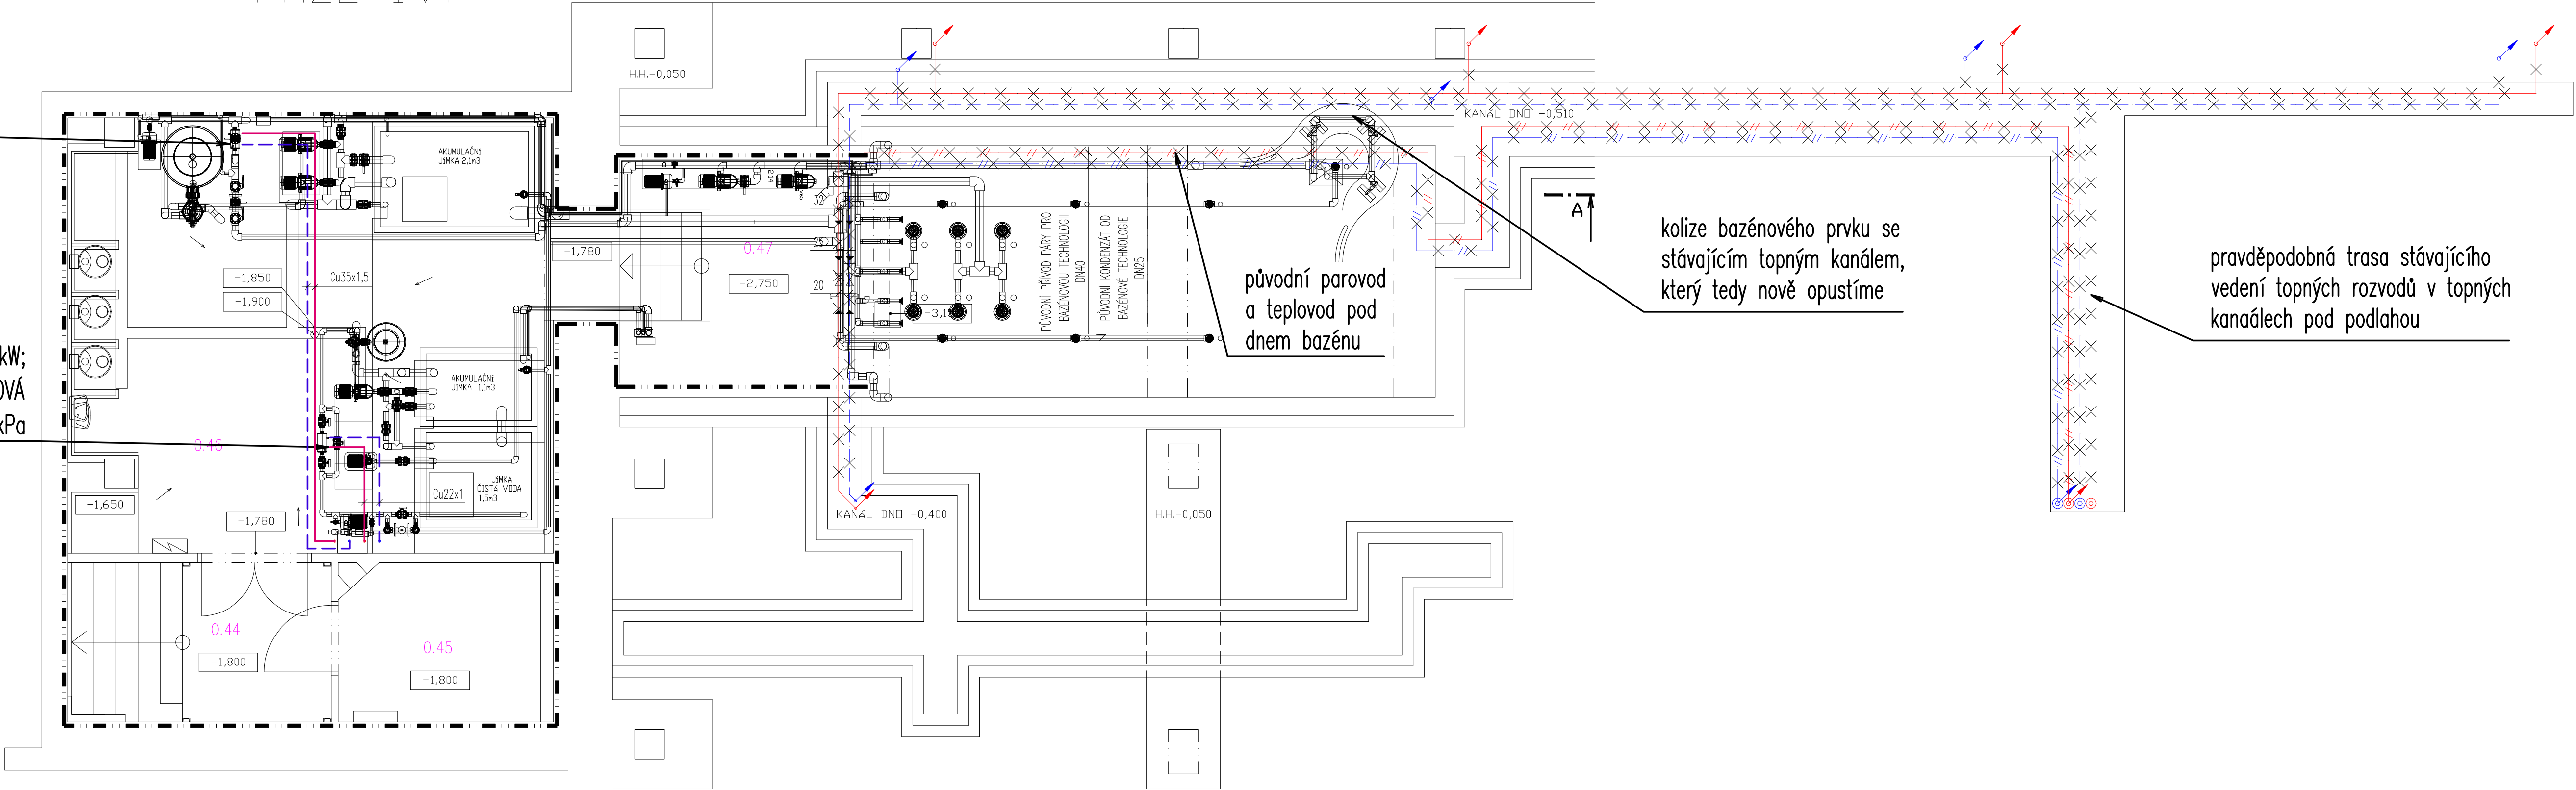

<b>Jan Plucar</b>		tel.: 728 405 333, E-mail: plucar.vvp@seznam.cz	Razítko:	
Vypracoval: Jan PLUCAR		Karlova 30/IV., 377 01 Jindřichův Hradec, IČO: 06346707		
Investor: Nemocnice J.Hradec a.s.		Kontrola: Jan PLUCAR		
Místo: Jindřichův Hradec			Podpis: Arch. č.: 91/19 Datum: 1/2020	
Akce: Stupeň PD: DSP+DPS				
<b>KOMPLEXNÍ PROJEKT PRO PŘESTAVBU REHABILITAČNÍHO ODDĚLENÍ NEMOCNICE JINDŘICHŮV HRADEC a.s. – FÁZE IV. a V. D.1.4.2 – ÚSTŘEDNÍ VYTÁPĚNÍ</b>				
Obsah: PŮDORYS 2.PP	Formát: 4xA4	Měřítko: 1:50	Číslo výkresu:  2	d o r b y