

Tabulka použitých oc. chráničů	
Cu trubka	Chránička
Ø 8x1	TR Ø 22x3
Ø 12x1	TR Ø 28x6
Ø 18x1	TR Ø 31,8x6
Ø 22x1	TR Ø 38x6
Ø 28x1	TR Ø 44,5x2
Ø 42x1,5	TR Ø 57x3,2
Ø 54x2	TR Ø 76x3,2
Ø 70x3	TR Ø 89x3,6

Tabulka doporučených vzdáleností podpěr	
Cu trubka	Mín. vzdálenost [m]
Ø 8x1	1,5
Ø 12x1	1,5
Ø 18x1	1,5
Ø 22x1	2,0
Ø 28x1	2,0
Ø 42x1,5	2,5
Ø 54x2	2,5
< Ø 54	3,0

POZNÁMKA:

- Potrubí plynů bude vedeno ve vnitřním nehořlavém podhledu na konzolách
- Sady potrubí budou vedeny v držácích pod omítkou
- Potrubí pod omítkou bude vedeno v chráničích nebo opatřeno izolací
- Prostupy potrubí zdmi a stropy budou opatřeny chráničkami z ocelových trubek
- Prostupy potrubí potkáním dřevěnými konstrukcemi budou opatřeny průhlednými průchodkami s odvětráním a v provedení dle požárně bezpečnostního řešení stavby
- Pevnostové úpravy potrubí musí odpovídat protahovacímu měřidlu
- Průběh lůžkové rampy budou začínat a končit vždy 200mm od stěny


LEGENDA ČAR:

— Rozvodné potrubí kyslíku (O2)
— Stávající rozvodné potrubí kyslíku (O2)


LEGENDA:

TR Termínální jednotka s rychlospojku
LR Lůžková rampa 1650mm
LR-P Lůžková rampa průběžná
VS-2 Ventilová skříň pro 2 plyny
SP Vyhodnocení klinické nouzové signalizace
vSS Vyšetřovací světlo
Z Teleskopická zástěna

SCHEMA VENTILOVÉ KRABICE PRO 2 PLYNY (dle ČSN EN 7396-1)

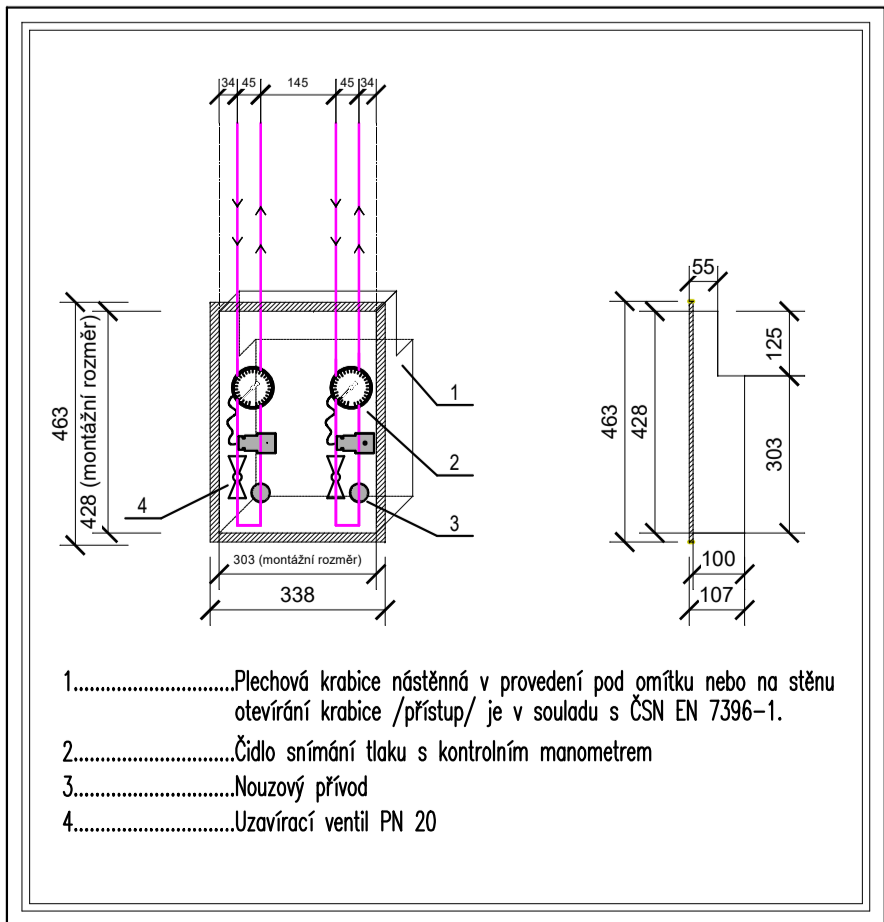

SCHEMA LŮŽKOVÉ RAMPY (LR-P)

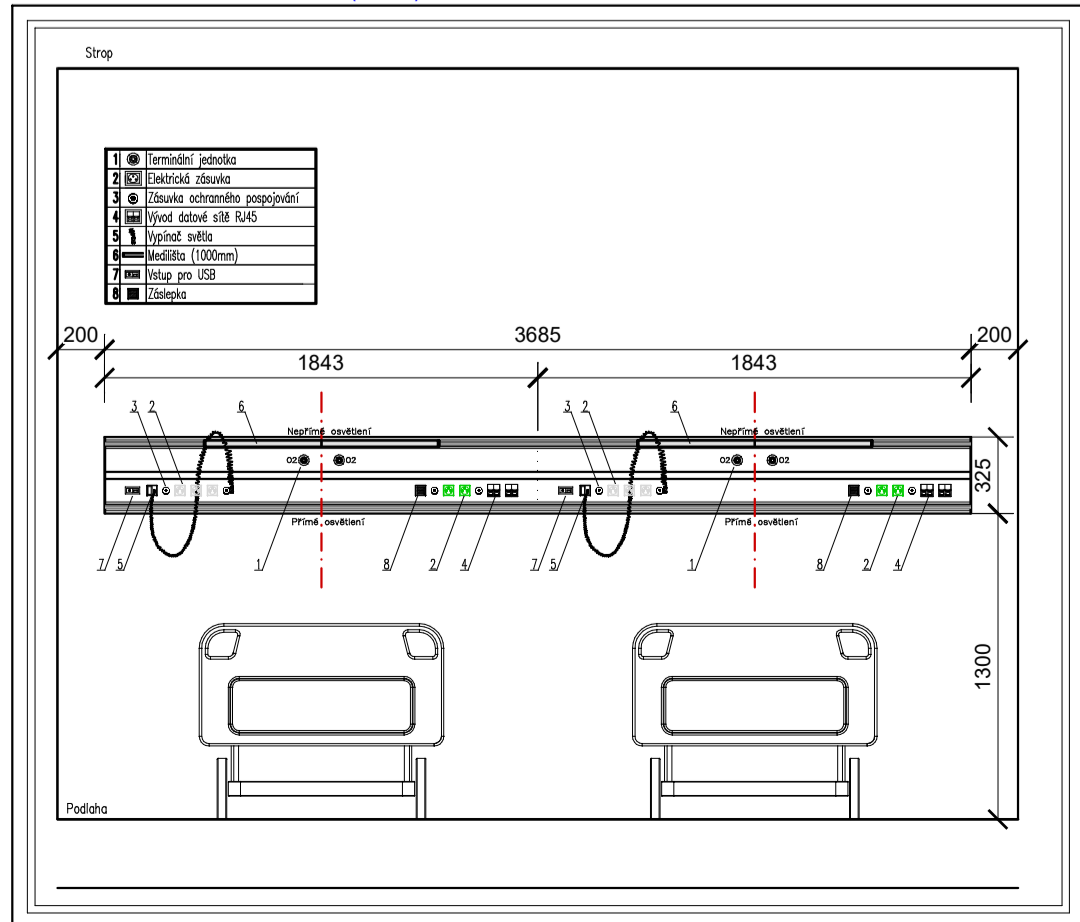

LEGENDA VÝVODŮ PRO SPECIALISTY:

LR-P Vývod medicijních plynů (kyslík) do zdroj, nástěnné rampy ukončený rychlospojku
Osazení pro jedno lůžko: 2x kyslík
Přívod el. proudu 230 V/16 A z "M0" a "D0" slaboproudu a ochranného pospoj. do zdroj, nástěnné rampy
Osazení pro jedno lůžko:
- 2x el. zásuvka M00
- 4x zásuvka ochranného pospojování
- 2x dvojtyp datový vývod (RJ45)
- 1x záslepka
- Přívod pro noční osvětlení (ovládané od dveří)
- Přívod pro přímé osvětlení (ovládané z rampy na stěně)
- Přívod pro nepřímé osvětlení (ovládané od dveří)
- 1x mediální (délka 1000mm)
- 1x USB port

Hlavní Projektant	Zodp. projektant	Vypracoval	Kreslil
Ing. Ladislav Sláma	Ing. František Žetula	Irena Marešková	Irena Marešková
Investor:	Nemocnice Český Krumlov Nemocniční 429 381 01 Český Krumlov		
Akce:	Nemocnice Český Krumlov- interní oddělení v 5. a 6.NP a rehabilitační oddělení v 7.NP	Formát: 10xA4 Datum: 06/2021	Kopie:
Část:	ROZVODY MEDICINÁLNÍCH PLYNŮ	Stupeň: DPS	
Obsah:	Půdorys 6.NP	Měřítko: 1:50	Revize:
		Výkres č.:	03 00

BSJ GROUP

BSJ group s.r.o.
Veselovské nám. 19, 110 00 Praha
Zak.č.: 20210336