



PŮDORYS 2. NP

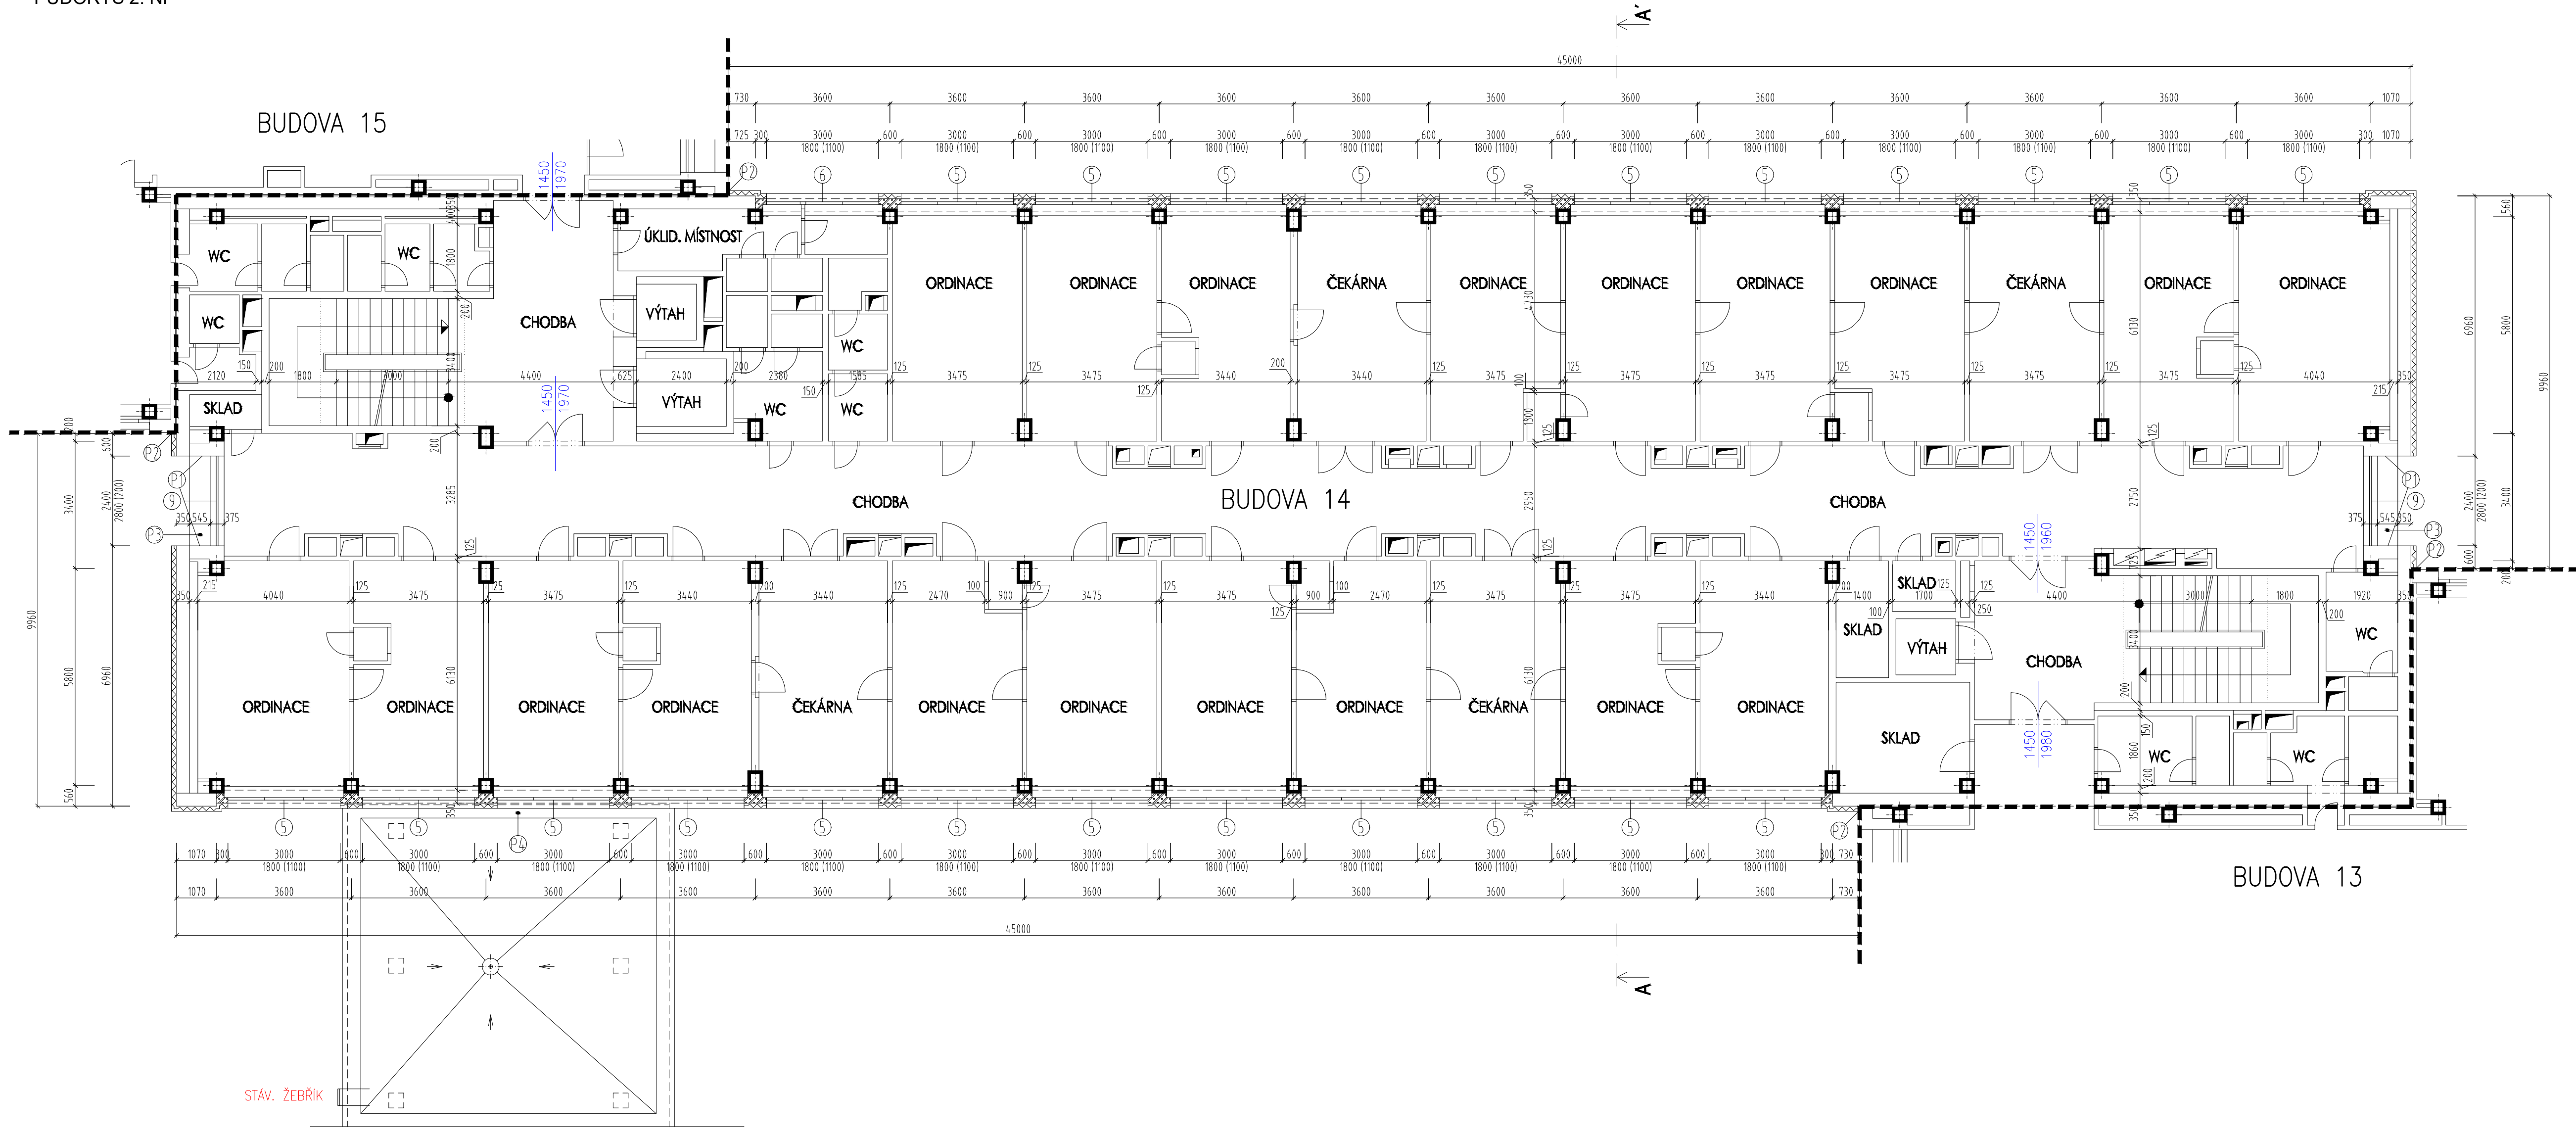

DSP
SO-2 D.1.1-ARCH
D-23

STAVEBNÍ ÚPRAVY POLIKLINIKY
NEMOCNICE JINDŘICHŮV HRADEC

| | |
|----------------------|-----------------------------|
| Investor | Nemocnice Jindřichův Hradec |
| Generální projektant | JPS J.Hradec s.r.o. |
| Hl. inženýr projektu | Ing. Milan Špulák |
| Spolupráce | - |
| Přímý zpracovatel | - |
| Vypracoval | - |
| Ved. projektant | Ing. Milan Špulák |


J.Hradec s.r.o.
provozovna:
Jarosovská 1126/II
sídl.: Karlov 37/IV
Jindřichův Hradec
tel.: 384 371 021
www.jpsjh.cz
info@jpsjh.cz

| | | | | |
|--------|-------|-------|-------|--------|
| Revize | | | | |
| | | | | |
| | | | | |
| | | | | |
| | Číslo | Popis | Datum | Podpis |

| | |
|----------------|--|
| Archivní číslo | 23037 |
| Stavba | STAVEBNÍ ÚPRAVY POLIKLINIKY NEMOCNICE JINDŘICHŮV HRADEC |
| Stupeň | DSP |
| Název PS - SO | VÝMĚNA VYBRANÝCH DVEŘÍ BUDOVY 13,14,15 |
| Část | D.1.1 - Architektonicko-stavební řešení |
| Název výkresu | STÁVAJÍCÍ STAV PŮDORYS 2. NP |
| Datum | ZÁŘÍ 2023 |
| Formát | 840/594 (8x4) |
| Měřítko | 1:100 |

| stupeň | číslo PS - SO | část | výkres | revize | E-podp |
|--------|---------------|-------|--------|--------|--------|
| DSP | SO-2 | D.1.1 | D-23 | 00 | |