


VÝŘEZ PŮDORYSU (1:70)

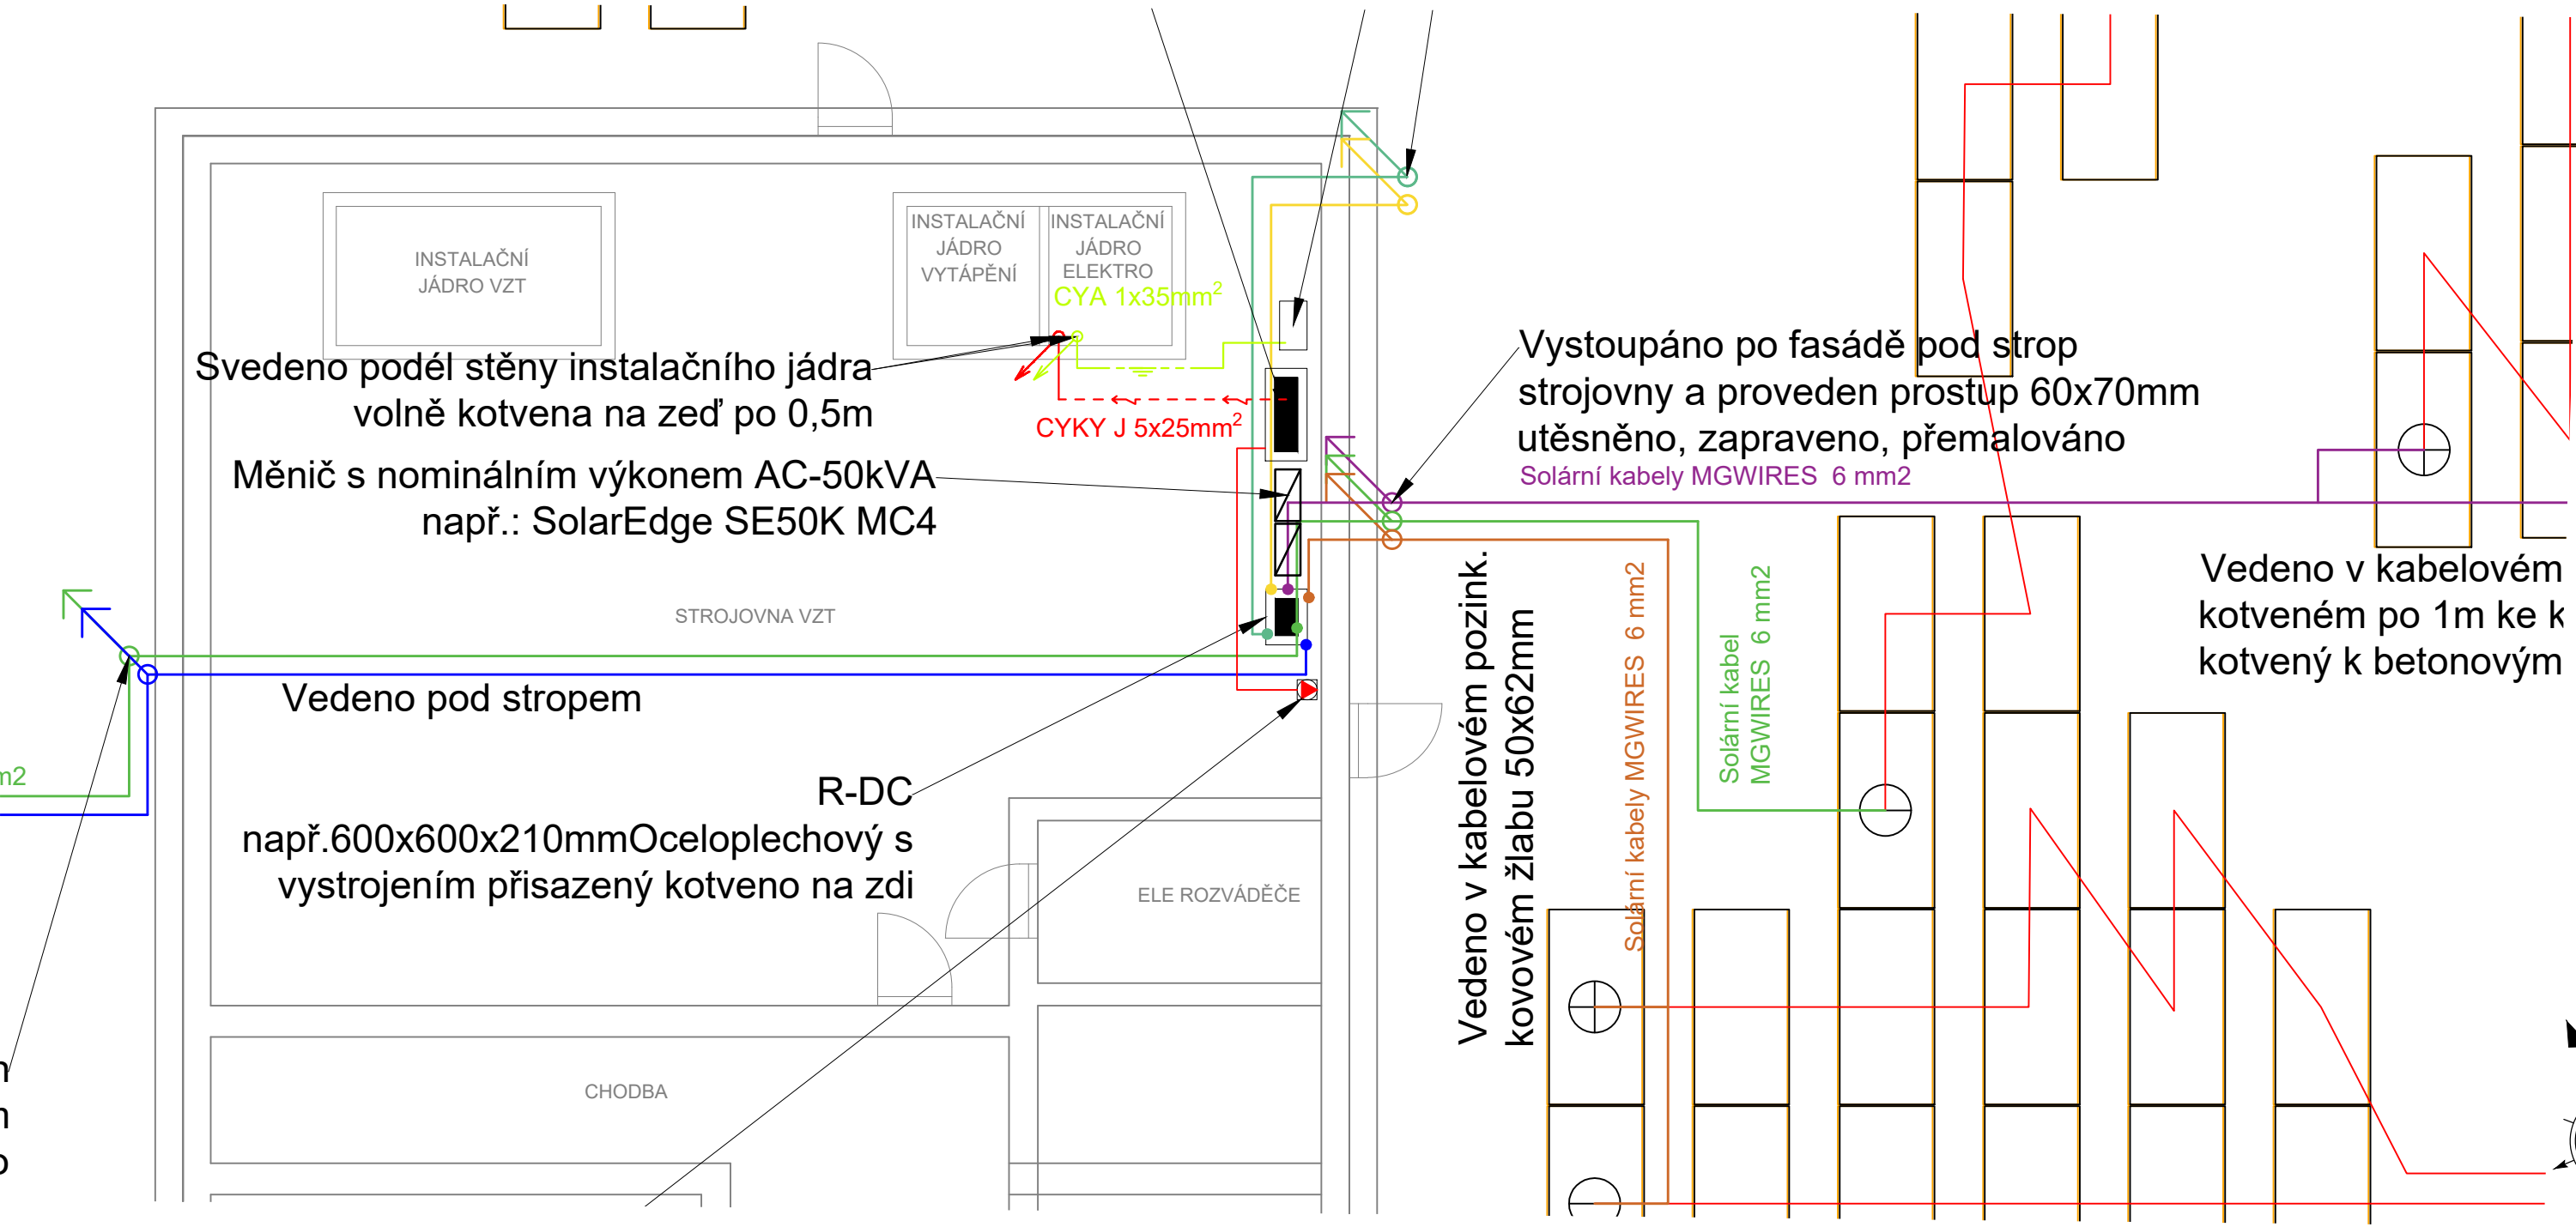

- LEGENDA:
- Místo stavby: Nemocnice Jindřichův Hradec, a.s.
PAVILON D
U Nemocnice 380, 377 01 Jindřichův Hradec
- Katastrální území: Jindřichův Hradec [660523]
Parcelní čísla pozemků: p. č. 737/13
- Počet FV panelů: 135
Instalovaný výkon: 61,425 kWp
- Sklon od vodorovné roviny: 10°
Azimut: 199°

Akce	FVE v areálu Nemocnice Jindřichův Hradec, a.s. o instalovaném výkonu 131,95 kWp	
Investor	Nemocnice Jindřichův Hradec, a.s. U Nemocnice 380, 377 01 Jindřichův Hradec IČO/DIČ 26095157 / CZ26095157	TO SYSTEM s.r.o. V Brance 83, Příbram 261 01 IČO: 28911822, www.tosystem.cz
Stupeň	Dokumentace pro provedení stavby	Formát A2
Projektant	Mgr. Michal Smejkal – ČKAIT 0013645	Měřítko 1:150
Kontroloval	Ing. Jakub Janďourek	Datum 5/2024
Vypracoval	Ing. Jakub Janďourek	Číslo zakázky PK 24-021
Profese	D.2.1 - Fotovoltaická elektrárna	Číslo výkresu Č. paré
Výkres	PŮDORYS PAVILON D - STŘECHA	D.2.1.4
Revize		