


ČISTÁ VESTAVBA -- STAVEBNÍ PŘIPRAVENOST

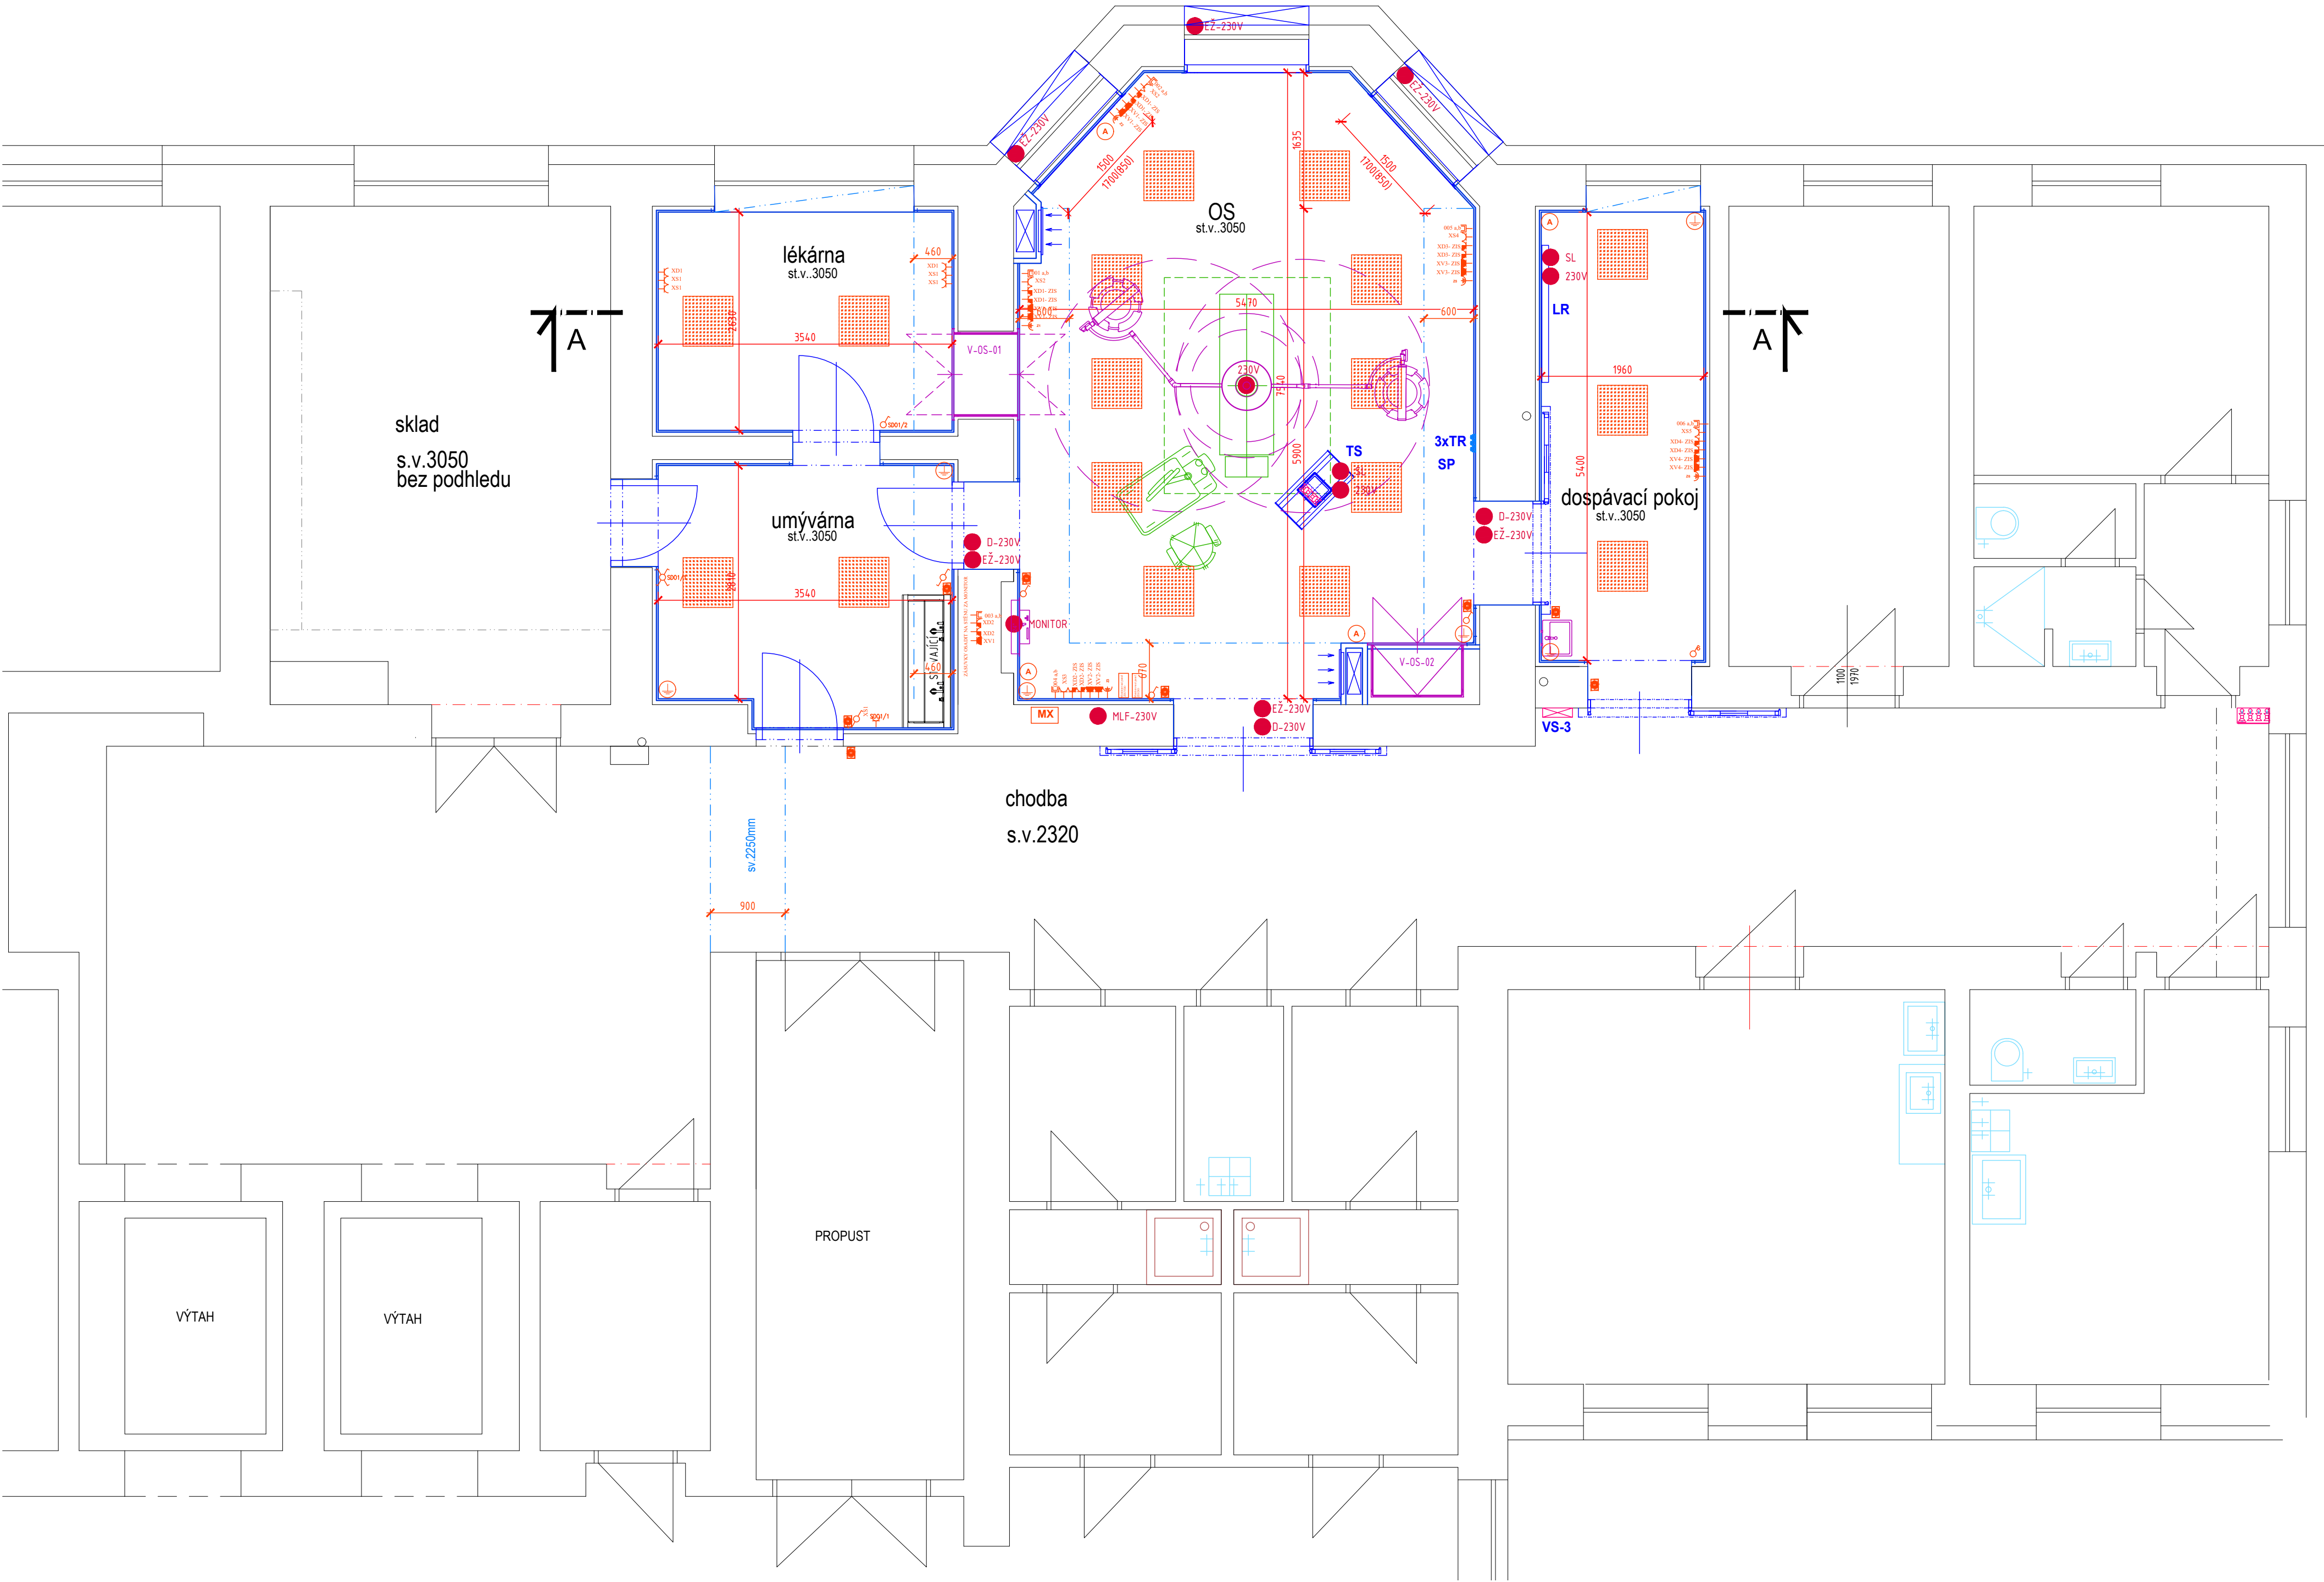

LEGENDA STAVEBNÍ PŘIPRAVENOSTI

- S-230V NAPÁJENÍ 230V, 50Hz PRO ELEKTROZÁMEK PROKLÁDACÍ SKŘÍŇE, V KAŽDÉ SKŘÍŇI UMÍSTĚN TRANSFORMÁTOR KABEL NECHAT S 2M REZERVOU ZA OKLÁDEM INAD PODHLEDEM
- D-230V NAPÁJENÍ 230V PRO ELEKTROPONHON AUTOMATICKY OVLÁDANÝCH DVEŘÍ PŘIVEĐENO DO STŘEDU PRŮCHOZÍHO OTVORU KABEL NECHAT S 2M REZERVOU ZA OKLÁDEM INAD PODHLEDEM
- NAPÁJENÍ 230V PRO SVÍTIDLA, PŘIVEĐENO KE SVÍTIDLŮM SVÍTIDLA NAVZÁJEM PROPOJENÝ ŘÍDÍCÍ SIGNÁL STÍMIVÁNÍ SVÍTIDEL, SIGNÁL PŘIVEĐEN Z MLF ŘÍDÍCÍ JEDNOTKY PŘES ROZVÁDEČ SILNOPROUDU KE SVÍTIDLŮM, SVÍTIDLA NAVZÁJEM PROPOJENÝ SIGNÁLEM DALI
- V ■ ZEMNÍČÍ MÍSTO PRO ZEMNĚNÍ VODIVÉ POSPOJOVANÉ VESTAVBY OPERAČNÍCH SÁLŮ K CENTRÁLNÍMU ZEMNĚNÍ U VŠECH VODIČŮ PONECHAT REZERVU MINIMÁLNĚ 1m
- DOTYKOVÝ DVEŘNÍ SPÍNÁČ - PACIENT, PERSONÁL, ÚKLID
- 12 : 30 ■ SIGNÁL JEDNOTNÉHO ČASU, HODINY OSAZENY DO PŘÍČEK VESTAVB

TENTO VÝKRES JE CHRÁNĚN AUTORSKÝMI PRÁVY.

S

PROJEKT / PROJECT:

Obnova septického chirurgického sálu
Nemocniční 429, 38101 Český Krumlov, CZ

AUTORŮ / AUTHORS:

ING. JIŘÍ SLÁNSKÝ, MAG. ALEXANDR HORBAČ
HLAVNÍ INŽENÉR PROJEKTU: ING. JIŘÍ SLÁNSKÝ

INVESTOR / CLIENT:

Nemocnice Český Krumlov, a.s.
Nemocniční 429, 38101 Český Krumlov, CZ

GENERÁLNÍ PROJEKTANT / ARCHITECT:

JIKA

CZ

ČESKÁ ZNAČKA
T: 773 500 371, E: info@jika-cz.cz, W: www.jika-cz.cz

AUTORIZOVANÝ / AUTHORIZED:

PROJEKTANT / PROJECTANT:

ING. JIŘÍ SLÁNSKÝ

OPRACOVÁNÍ / DRAWING:

Šimčík JIŘÍ

KONTROLNÍK / CHECKED BY:

ING. JIŘÍ SLÁNSKÝ

STÁZ / PHASE:

DPS
Nemovitost
Budova E

VEŠTĚNÍ / SCALE:

1:50

ČÍSLO PROJEKTU / PROJECT NUMBER:

J24007

NÁZEV VÝKRESU / TITLE:

Půdorys 2.NP - Čistá vestavba
STAVEBNÍ PŘIPRAVENOST

ČÍSLO VÝKRESU / DRAWING NO.:

ČV - 03

DATA / DATE:

07/2024

REVIZI:

X