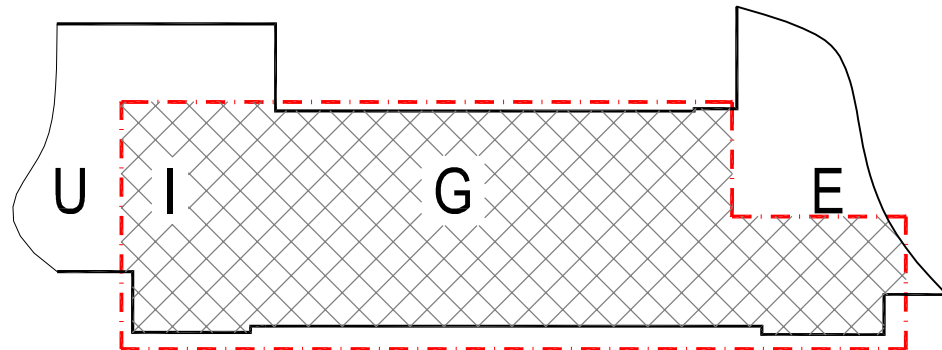


POZNÁMKY:  
- POTRUBÍ BUDE IZOLOVÁNO PODLE POKYNŮ UVEDENÝCH V TECHNICKÉ ZPRÁVĚ



±0,000 = 396,07 m n.m. (ÚROVEŇ PODLAHY 1.NP BUDOVY G)

#### LEGENDA ARMATUR



 
 

- VK VYPOUŠTĚCÍ KOHOUT  
KK KULOVÝ KOHOUT UZAVÍRACÍ  
VV-3,0 VYVAŽOVACÍ VENTIL s odlehčenou kuželkou s možností měření průtoku, tlaku a teploty média - přednastavený na číslo 3,0  
PU POŽÁRNÍ UCPÁVKA ODPOVÍDAJÍCÍ DIMENZE

#### LEGENDA OTOPNÝCH TĚL - NOVÝCH

- PONECHANÉ OTOPNÉ TĚLESO

#### LEGENDA POTRUBÍ

- PRÍVOD OTOPNÉ VODY - OT (75°C) původní/nový  
- - - VRAT OTOPNÉ VODY - OT (55°C) původní/nový  
— PRÍVOD OTOPNÉ VODY - VZT (70 resp. 60°C) původní/nový  
- - - OTOPNÉ VODY - VZT (45 resp. 40°C) původní/nový  
● NÁPOJNÉ MÍSTO PŮVODNÍCH A NOVÝCH ROZVODŮ

Generální projektant: Tomický & Maršálek www.a-tomic.cz				Hlavní inženýr projektu: ING. PETR TOMICKÝ číslo autorizace 1004721 obor autorizace IP00		Investor:  Nemocnice Písek, a.s. Karla Čapka 589 397 01 Písek				
Název stavby: <b>NEMOCNICE PÍSEK, a.s. STAVEBNÍ ÚPRAVY LŮŽKOVÝCH JEDNOTEK INTERNY V BUDOVĚ G</b>						Zakázkové číslo: DPS 13-2023		Paré:		
						Datum: 04-2024				
						Stupeň: PROVÁDĚNÍ STAVBY				
Zpracovatel: TRASKO Projekt, s. r. o. Na Nouzce 487/8, 682 01 Vyškov Tel: +420 777 738 229, E-mail: c.truchlik@trasko.cz				Oddíl: <b>ÚT</b>		Autorizace:				
Odpovědný projektant: ING. ČENĚK TRUCHLÍK 		Vypracoval: ING. ČENĚK TRUCHLÍK 		Kontroloval: VÁCLAV KREJČÍ 						
Objekt: SO 01 - BUDOVA G										
Název přílohy: PŮDORYS 1.NP - NAVRHOVANÝ STAV						Označení přílohy: D.1.01.4b-106			Formát: 6x44 Měřítko: 1:100	