


PŮDORYS 1.NP - KANALIZACE

M 1:50

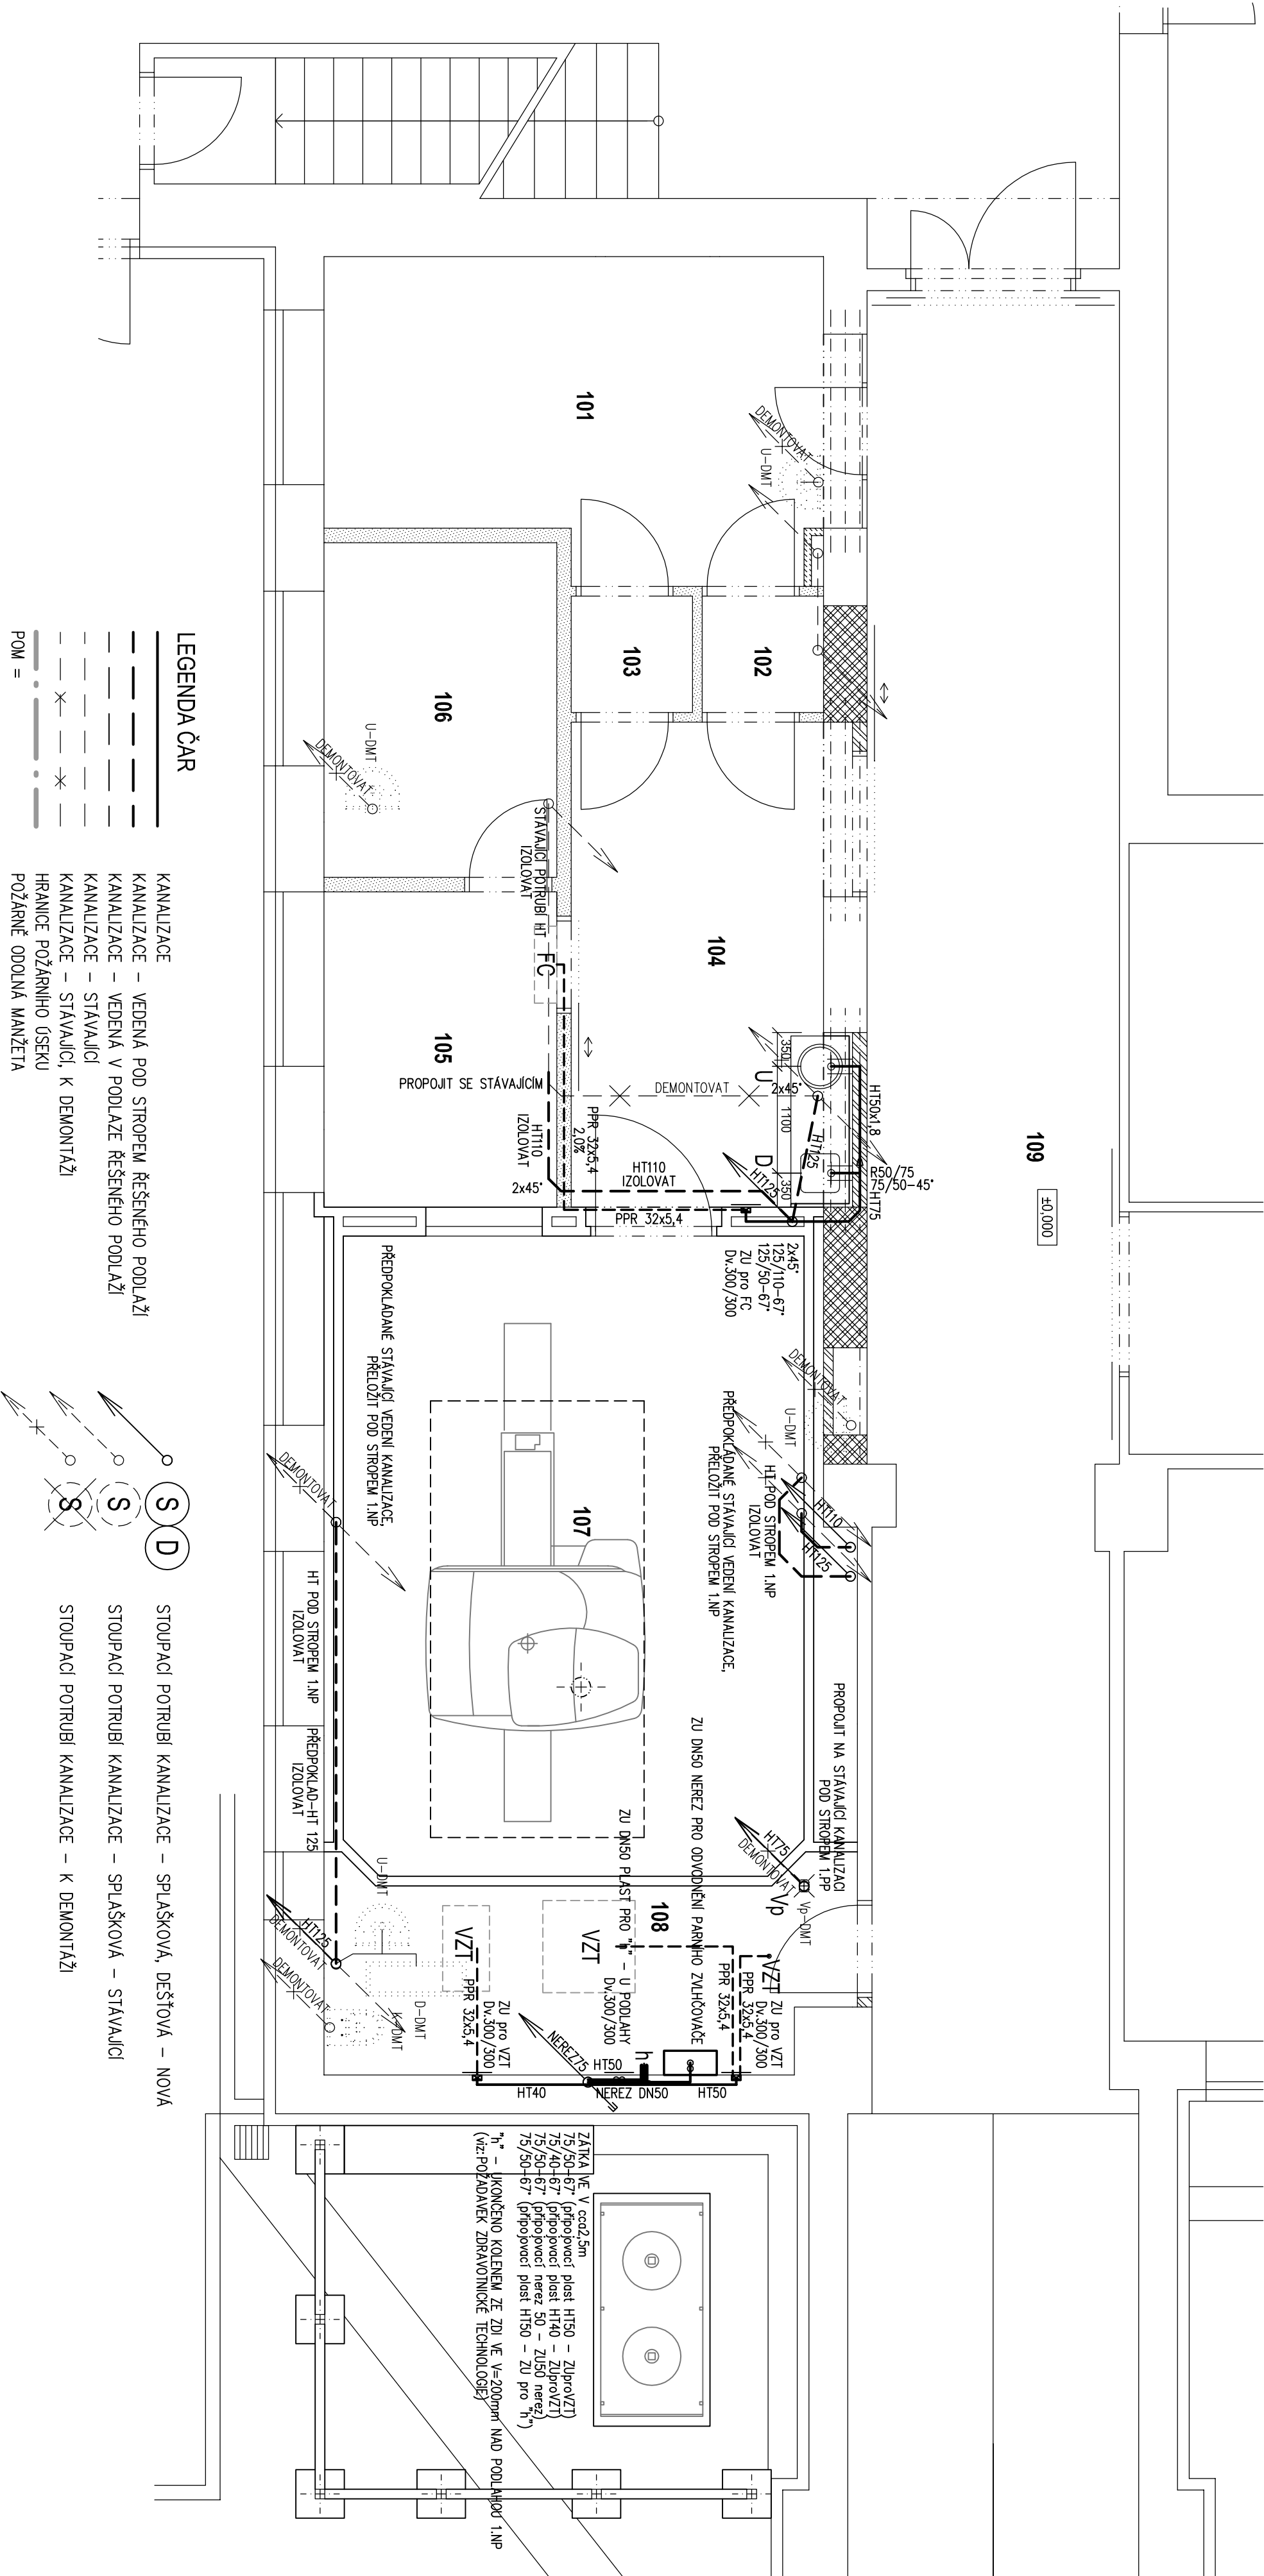

LEGENDA ČAR

- U UMÝVADLO DO DESKY KUCHLINKY – DODÁVKOU STAVBY SPOU S KL., ZAPACHOVÁ UZÁVĚRKA DN50 PLAST,
 - BATERIE NÁSTĚNNÁ PÁKOVÁ 1/2"x150mm, S PRODLOUŽENÝM RAMÍNKEM. (BAT. A ZU DODÁVKOU ZTI)
 - D DŘEŽ JEDNOKOMOROVÝ DO DESKY KUCHLINKY – DODÁVKOU STAVBY SPOU S KL., ZAPACHOVÁ UZÁVĚRKA DN50 PLAST,, BATERIE NÁSTĚNNÁ PÁKOVÁ 1/2"x150mm, S PRODLOUŽENÝM RAMÍNKEM, (BAT. A ZU DODÁVKOU ZTI)
 - Vp PODLAHOVÁ VPUST – odpad svislý – SE ZU S PACHOTIŠNÝM UZÁVĚREM V PŘÍPADĚ VYŠCHNUTÍ (např.HI310NP) + IZOLAČNÍ SOUPRAVA(HL83)
- POZNÁMKA: PODLAHOVÉ VPUSTI BUDOU ODSAZENY POD ÚROVEŇ ČISTÉ PODLAHY (VYSPADOVÁNÍ)

LTPROJEKT			Hlavní inženýr projektu: ING. PETR TOMICKÝ			Investor: Nemocnice Tábor, a.s. Kpt. Jaroslav 2000 390 02 Tábor Nemocnice Tábor, a.s. +420 381 608 111		
PROJEKTOVÁNÍ ZDRAVOVNICKÉ VÝSTAVY			Vedoucí projektant zakázky: ING. PETR TOMICKÝ			AutORIZACE:		
Profese: ZTI			Zpracoval dle:			Ing. Simona ABERLOVÁ AutORIZOVANÝ VEDOUcí ZTI mobil: +420 608 553 321 e-mail: aberlova.zti@gmail.com		
Odpovědný projektant: ING. SIMONA ABERLOVÁ			Vyracoval: ING. SIMONA ABERLOVÁ			kontroloval: ING. SIMONA ABERLOVÁ		
Akce: NEMOCNICE TÁBOR, a.s. MAGNETICKÁ REZONANCE			Zakázkové číslo: DPS 19 - 2013			Pate: 04 - 2013		
Objekt: VÝCHOVNÍ KŘÍDLO BUDOVY B			SO 01			Formát: 4 A4		
Obsah: PŮDORYS 1.NP - KANALIZACE			Suplet: PROVÁDĚCÍ DOKUMENTACE			Měřítko: 1:50		
						Číslo výkresu: D1.04-102		