



ŘEZ B-B

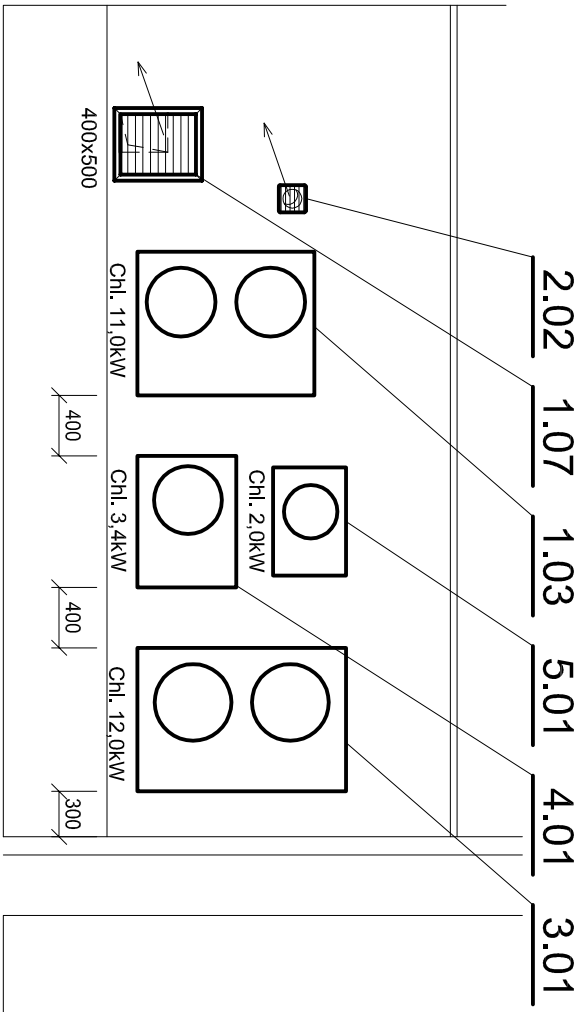

LEGENDA MÍSTNOSTÍ

Č.M.	NÁZEV MÍSTNOSTI	m²	POVRCH PODLAHY	OZ.	POVRCH STĚN	POVRCH STROPU
101	ČEKARNA	16,7	PVC	A1		PODHL. KAZETOVÝ S.H. = 3400
102	SVLEKACÍ BOX	1,7	PVC	A1		PODHL. SPK S.H. = 2600
103	SVLEKACÍ BOX	1,7	PVC	A1		PODHL. SPK S.H. = 2600
104	PŘÍPRAVNA	14,6	ELEKTROSTATICKÝ VODIVA	C1	KERAMICKÝ OBKLAD ZA LINKOU V = 1500	PODHL. KAZETOVÝ S.H. = 3000
105	OVLADOVNA	8,1	ELEKTROSTATICKÝ VODIVA	C1		PODHL. KAZETOVÝ S.H. = 3400
106	POPISOVNA	8,3	PVC	A1		PODHL. KAZETOVÝ S.H. = 3400
107	VÝŠETROVNA MR	21,5	ELEKTROSTATICKÝ VODIVA	C1	VELKOPLOŠNÉ PANELE KABINOVÉHO OBKLADU	VELKOPLOŠNÉ PANELE KABIN. PODHLEDU S.H. = 2800
108	TECHNICKÁ MÍSTNOST	10,7	ELEKTROSTATICKÝ VODIVA	C1		
109	CHODBA		STAV. KERAMICKÁ DLAŽBA		OMÝVATELUNY NÁTĚR V = 1600	STAV. KAZETOVÝ PODHLED

±0,000 = PODLAHA 1.NP

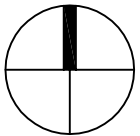

LTPROJEKT PROJEKTOVÁNÍ ZDRAVOVNICKÉ VÝSTAVBY		Hlavní inženýr projektu: ING. PETR TOMÍČKÝ Vedoucí projektantů zakázky: ING. PETR TOMÍČKÝ		Investor: Nemocnice Tábor, a.s. Kpt. Jaroslav 2000 390 02 Tábor Nemocnice Tábor, a. s. +420 381 608 111	
Profese: VZT		Zpracoval dle: JAHLA s.r.o., Pražská 1566, 399 01 Milevsko Tel: +420 382 521 108 E-mail: janecek@jahle-klimatizace.cz		Autorizace:	
Odpovědný projektant: ING. PETR FORMÁNEK		Výpracoval: ING. PETR JANEČEK		Kontroloval: ING. PETR JANEČEK	
Adce: NEMOCNICE TÁBOR, a.s. MAGNETICKÁ REZONANCE		Zakázkové číslo: DPS 19 - 2013		Přet: 04 - 2013	
Objekt: BUDOVA B		Formát: 4 A4		Datum: 04 - 2013	
Obsah: PŮDORYS 1.NP, ŘEZ B-B		SO 01		Stupeň: PROVADĚCÍ DOKUMENTACE	
		Měřítko: 1:50		Číslo výkresu: D2.02-101	