


PŪDORYS 4.NP 1:100

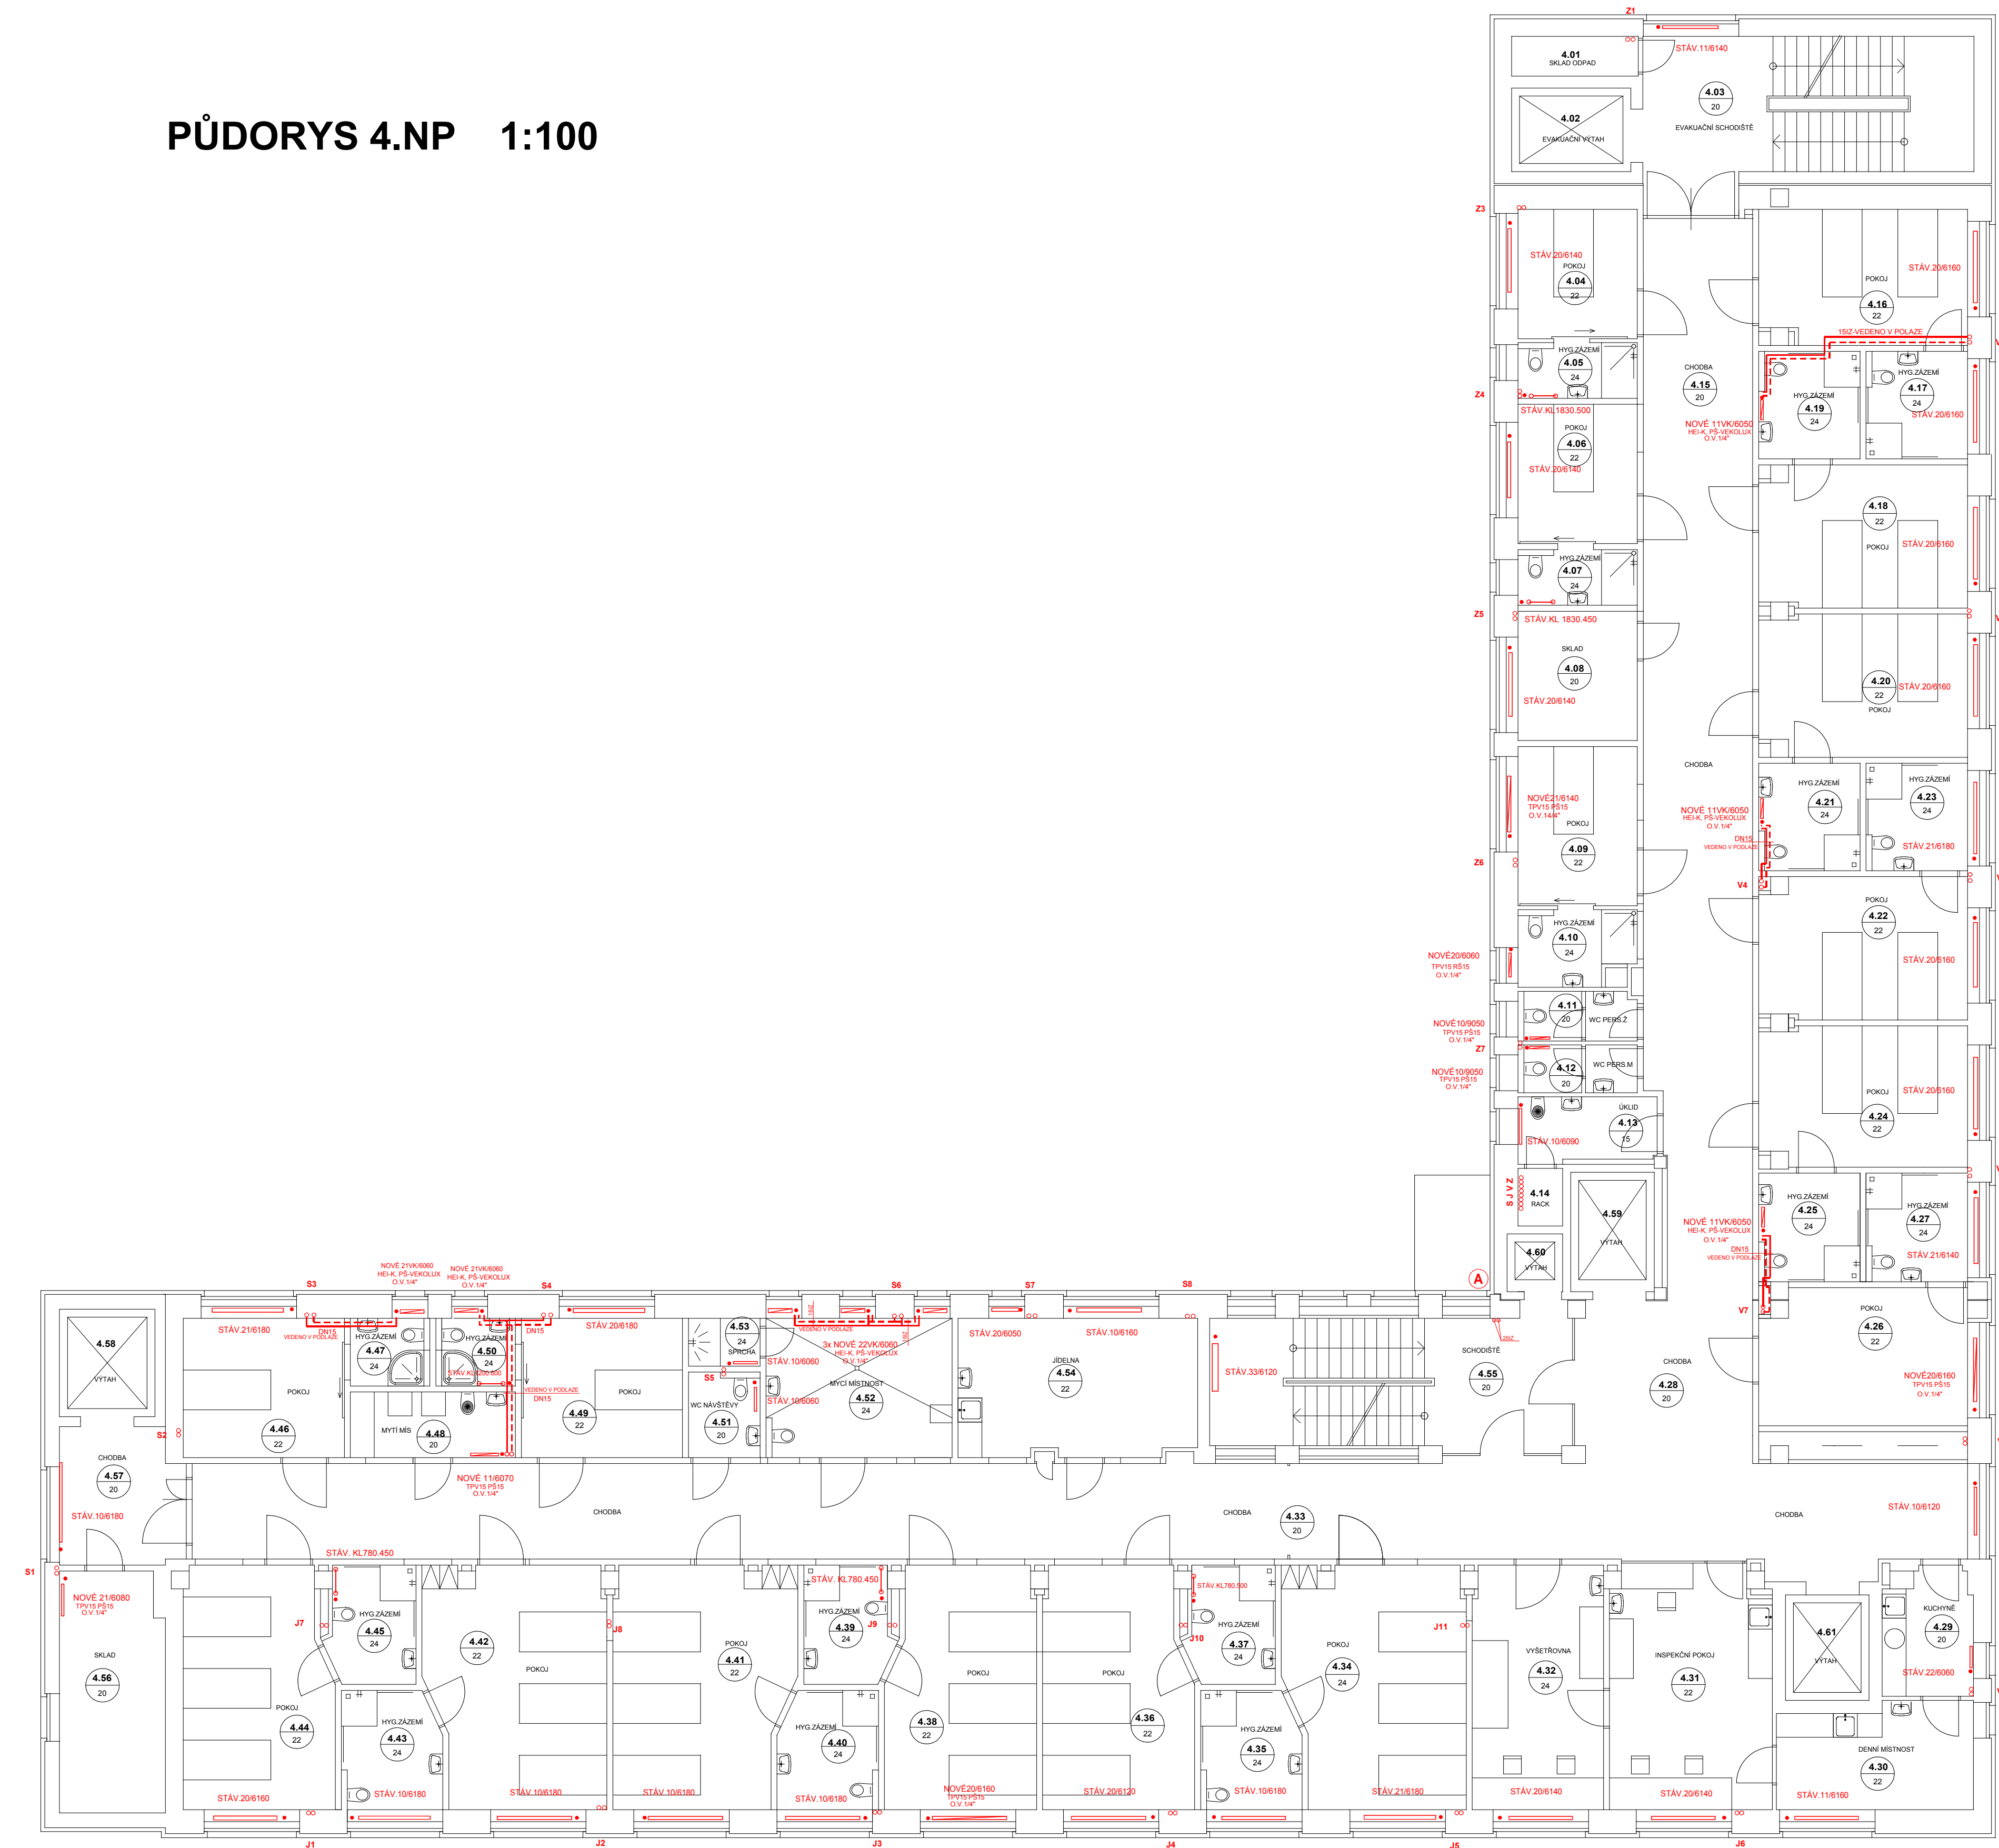

LEGENDA

TOPNA VODA - NÁŠEBOVÁ TČ

TOPNA VODA - ZPĚTNÁ 55C

POJISTNÉ POTRUBÍ

SPÁD POTRUBÍ

STOUPÁČKY ÚT

KK KULOVÝ KOHOUT "GLACOMAN" R2550

F FILTR ZÁVITOVÝ "FEINROLLO" TYP EMS

AOV AUTOMATICKÝ ODVZDUŠŇOVACÍ VENTIL "GLACOMAN" R88

OV ODVZDUŠŇOVACÍ VENTIL V 4320

VK KULOVÝ VYPOUŠTĚČÍ KOHOUT "GLACOMAN" R608

M TEPLOMĚR ROZSAH 0 - 120 °C

Z MANOMETER ROZSAH 0 - 250 kPa

ZK ZPĚTNÁ KLÁPKA "EURA"

TRV RADIÁTOROVÝ VENTIL RHOVÝ "HEIMEIER" S TERMOSTAT. HLAVICÍ "K"

RPŠ UZÁVRAČKA A REGULÁČNÍ RADIÁTOROVÉ SROUBENÍ RHOVÉ "REGULUX" - HEIMEIER S VYPOUŠTĚNÍM

TRV RADIÁTOROVÝ VENTIL PRŮMĚ "HEIMEIER" S TERMOSTAT. HLAVICÍ "K"

PŠ UZÁVRAČKA A REGULÁČNÍ RADIÁTOROVÉ SROUBENÍ PRŮMĚ "REGULUX" - HEIMEIER S VYPOUŠTĚNÍM

HEI 4340 -K TERMOSTATICKÁ HLAVICE HEIMEIER TYP "K"

PŠ-VEKOLUX VEKOLUX SROUBENÍ S KULOVÝM KOHOUTEM PRO KOMPAKTNÍ VENTILOVÁ TĚLESA "KORADO"

POZNÁMKA

NOVÝ HORIZONTÁLNÍ ROZVOD TOPNÉ VODY V OBJEKTU JE VEDEN V PODLAŽE.
ROZVOD BUDE TEPELNĚ OIZOLOVÁN TEPELNOU IZOLACÍ - TEPELNĚ IZOLAČNÍ
TRUBICE V SÍLE DLE DIMENZE POTRUBÍ.
ROZVOD V TECHNICKÉ MÍSTNOSTI JE VEDEN POD STROPEM.
ROZVOD BUDE TEPELNĚ OIZOLOVÁN IZOLACÍ "PAROC".

projektoval	krešil	odp. projektant	ved. projektant	PROJEKČNÍ KANCELÁŘ Nejedlý Václav Gregorova 2424 397 01 Písek email: vnesedy@prokoc.cz tel.: 0481 7214628
NEJEDLÝ		NEJEDLÝ	ING.ARCH.PROKOP	
		IČO: 11315431		
OU	Č.BUDEJOVICE	MÚ (Ob.ú.)	Č.BUDEJOVICE	
investor:	NEMOCNICE Č.B.a.s., B.Němčovic 585/64, Č.Budejovice 7, 370 01 Č.Budejovice			
STAVEBNÍ ÚPRAVY PAVILONU I NEMOCNICE ČESKÉ BUDĚJOVICE p.č.1261, 1247/17, 1247/1, k.ú. České Budějovice 7 D.1.4.2 - TPS VYTÁPĚNÍ				
obsah výkresu				datum 03/2019 form: 8 A4 měřítko: ZDS měřítko: 1:100 zakl.číslo: 030-2018 paré číslo: číslo výkr.:
PŮDORYS 4.NP				D.1.4.2.4