


Půdorys 4.NP - Stávající VZT

M 1:100

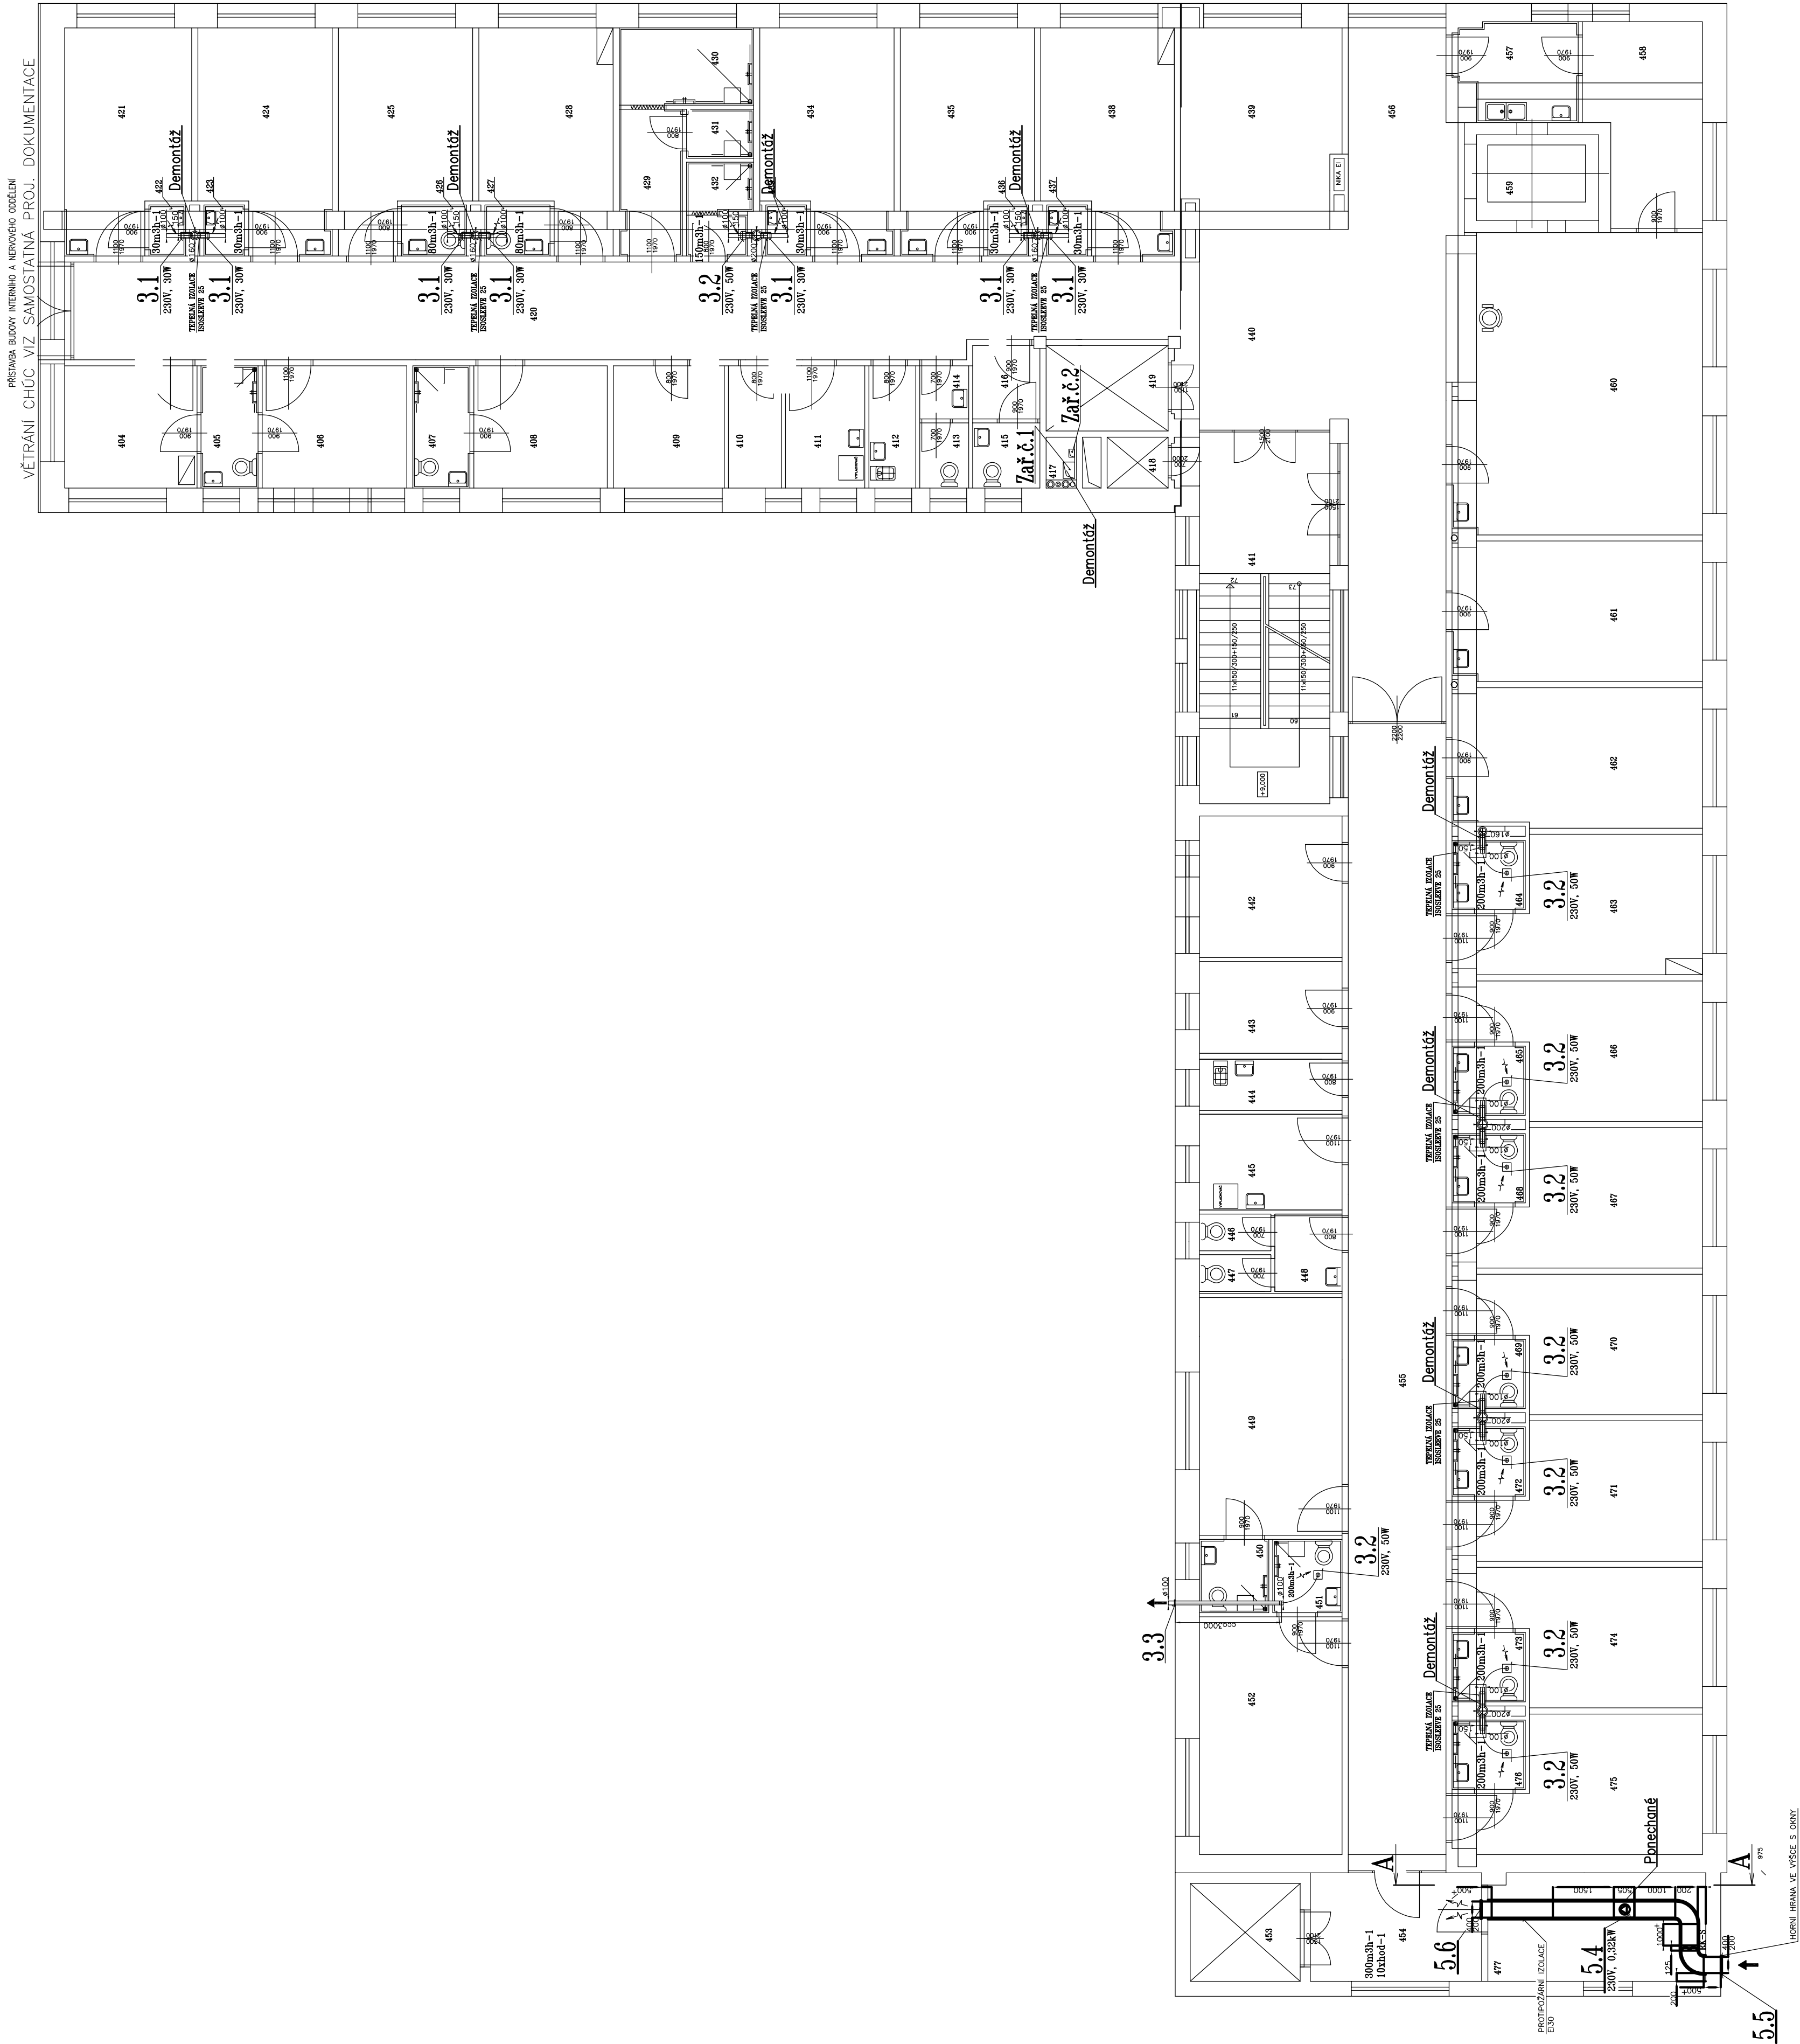

POZNÁMKA

Demontované VZT	Ponechané VZT
1.NP	zař.č. 1,2,11
2.NP	zař.č. 1,2,3
3.NP	zař.č. 1,2,3
4.NP	zař.č. 1,2,3
5.NP	zař.č. 1,2,3,10
6.NP	zař.č. 1,2,3,12

VYPRACOVAL: Ing. Ladislav Váňa	ZODP. PROJEKTANT: Ing. Ladislav Váňa	Ing. Ladislav Váňa Větrná 132 370 01 Vrábó IČO: 76176481, DIČ: CZ7501051625 tel.: 605 158 381
INVESTOR: Nemocnice České Budějovice, a.s., B. Němcové 585/54, České Budějovice 7	AKCE:	STUPEŇ DPS 19-15
		DATUM 04/2019
		FORMÁT 6 A4
		MĚŘÍTKO 1:100
		VÝKRES Č. 28